



 
上田千曲高等学校普通教室棟トイレ改修工事

図 面 リ ス ト					
建 築 主 体 工 事		電 気 設 備 工 事		給 排 水 衛 生 設 備 工 事	
A-01	改 修 特 記 仕 様 書 1	E-01	特 記 仕 様 書	M-01	特 記 仕 様 書
A-02	改 修 特 記 仕 様 書 2	E-02	配 置 図 ・ 案 内 図	M-02	主 要 機 器 表
A-03	改 修 特 記 仕 様 書 3	E-03	1・2・3階 幹線・自火報設備図	M-03	衛 生 器 具 表
A-04	改 修 特 記 仕 様 書 4		既存分電盤改修図	M-04	凡 例
A-05	配置図・案内図・仮設計画図	E-04	分電盤結線図・照明器具姿図	M-05	既存凡例・既存衛生器具表
A-06	仕 上 表 ・ 工 事 概 要	E-05	1・2・3階 電 気 設 備 平 面 図	M-06	既存・改修給水設備系統図
A-07	全体1階平面図（既存・改修後）仮設計画図			M-07	既存・改修排水設備系統図
A-08	全体2階平面図（既存・改修後）仮設計画図			M-08	1階・2階平面図
A-09	全体3階平面図（既存・改修後）仮設計画図			M-09	3階平面図
A-10	既存立面図・既存断面図・仮設計画図			M-10	既存・改修換気設備1階・3階平面図
A-11	1階・3階改修平面詳細図			M-11	既存・改修換気設備2階平面図
A-12	1階・3階改修展開図			M-12	既存・改修給排水設備1階平面詳細図
A-13	2階改修平面詳細図			M-13	既存・改修給排水設備2階平面詳細図
A-14	2階改修展開図			M-14	既存・改修給排水設備3階平面詳細図
A-15	1階～3階改修多目的トイレ展開図			M-15	施 工 要 領 図
A-16	改修断面詳細図・改修天井伏図				
A-17	改 修 建 具 表				
A-18	既存1階撤去図（平面詳細図・天井伏図）				
A-19	既存1階撤去図（展開図）				
A-20	既存2階撤去図（平面詳細図・天井伏図）				
A-21	既存2階撤去図（展開図）				
A-22	既存3階撤去図（平面詳細図・天井伏図）				
A-23	既存3階撤去図（展開図）				

 概略工程表 【参考】

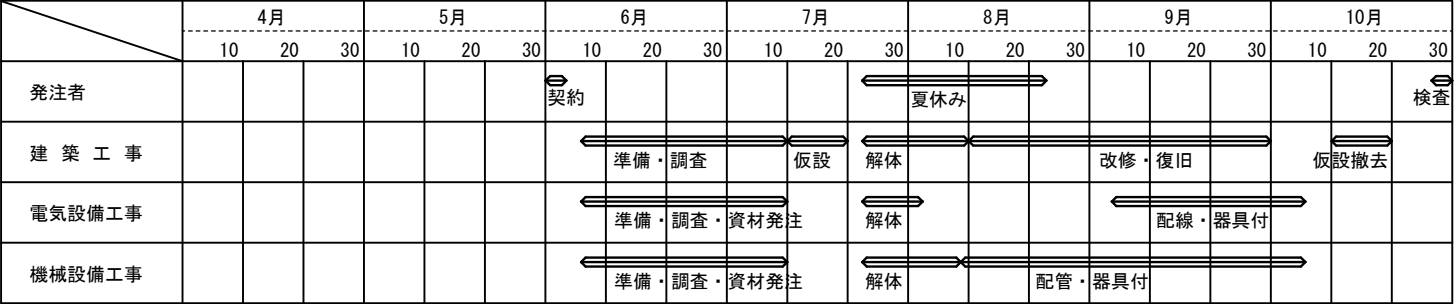

[illegible]



		工 事 名		長野県上田市住吉55-2 1級建築士事務所 長野県知事登録 (上田) N-78311号 1級建築士 大臣登録第292990号 小福田 洋 印 本 社 TEL 0268-22-8700(代) FAX 0268-27-5382 佐久営業所 TEL 0267-67-2987(代) FAX 0267-68-0660	検 印	設 計	年 月 日	縮 尺	整 理 番 号	図 面 番 号		図 名
 長野県教育委員会	上田千曲高等学校 普通教室棟トイレ改修工事	 株式会社 久高設計		2025. 3. 24	1 1000	24-014	A	05	配置図・案内図			
								23		仮設計画図		


仕 上 表

		改修前	改修後
1 階女子トイレ 3 階女子トイレ	床	モザイクタイル張り、水勾配、排水目皿	コンクリート t-40～70mm増し打ちの上金ゴテ押さえ t-2.5mm長尺塩ビシート（抗菌）張り 廊下見切り：SUSへの字金物
	巾 木	無し	H=60塩ビ巾木
	壁	100角磁器質タイル張り	LGS65 + t-12.5mmPB下地 t-3mm化粧ケイカル板目透かし張り、専用出隅化粧材R8（21×21）共材、目地シール 一部既存タイル張りの上に、t-3mm化粧ケイカル板目透かし張り（圧着ONタイル工法）
	天井	t-4mmフレキシブルボード目透かし張りAEP 塩ビ廻縁	既存天井下地共撤去の上LGS下地新設 t-9.5mm石膏ボード下地 t-9mm岩綿吸音板張り、塩ビ廻縁、P S内は天井仕上げ無し
	備 考	1階床下ピット 鋳鉄製600φマンホール有り 3階のみP S内にタラップ有り CH=2600	PS内床立ち上がり部分、新設壁廻り一部斫りの上モルタル補修、3階既存タラップ残し PS内床現状（コンクリートコテ押さえ） 壁掛洗面器・掃除用流し・換気扇・パネルヒーター（設備工事） PS内西面壁現状（コンクリート打ち放し） ライニング天板：ポストフォーム、化粧鏡・姿見鏡（設備工事） 600角アルミ床下点検口、1 階床下ピット内水中ポンプ及び排水管、 450角アルミ天井点検口 CH=2400
2階男子トイレ	床	モザイクタイル張り、水勾配、排水目皿	コンクリート t-40～70mm増し打ちの上金ゴテ押さえ t-2.5mm長尺塩ビシート（抗菌）張り 廊下見切り：SUSへの字金物 小便器前汚垂石（キラミックスステップスリム同等品）
	巾 木	無し	H-60塩ビ巾木
	壁	100角磁器質タイル張り	LGS65 + t-12.5mmPB下地 t-3mm化粧ケイカル板目透かし張り、専用出隅化粧材R8（21×21）共材、目地シール 一部既存タイル張りの上に、t-3mm化粧ケイカル板目透かし張り（圧着ONタイル工法）
	天井	t-4mmフレキシブルボード目透かし張りAEP 塩ビ廻縁	既存天井下地共撤去の上LGS下地新設 t-9.5mm石膏ボード下地 t-9mm岩綿吸音板張り、塩ビ廻縁、P S内は天井仕上げ無し
	備 考	CH=2600	PS内床立ち上がり部分、新設壁廻り一部斫りの上モルタル補修 PS内床現状（コンクリートコテ押さえ） 壁掛洗面器・掃除用流し・換気扇・パネルヒーター（設備工事） PS内西面壁現状（コンクリート打ち放し） ライニング天板：ポストフォーム、化粧鏡・姿見鏡（設備工事） 450角アルミ天井点検口 CH=2400
多目的トイレ （1 階～3 階共通）	床	モザイクタイル張り、水勾配	コンクリート t-40～70mm増し打ちの上金ゴテ押さえ t-2.5mm長尺塩ビシート（抗菌）張り
	巾 木	無し	H=60塩ビ巾木
	壁	100角磁器質タイル張り	LGS65 + t-12.5mmPB下地 t-3mm化粧ケイカル板目透かし張り、目地シール 一部既存タイル張りの上に、t-3mm化粧ケイカル板目透かし張り（圧着ONタイル工法）
	天井	t-4mmフレキシブルボード目透かし張りAEP 塩ビ廻縁	既存天井下地共撤去の上LGS下地新設 t-9.5mm石膏ボード下地 t-9mm岩綿吸音板張り、塩ビ廻縁
	備 考	CH=2600	L 型手摺り・壁掛手洗器・化粧鏡（設備工事） CH=2400


工事概要

仮 設 工 事	外部作業用昇降足場を設け作業員の移動を行う。 建物内部の資材搬入搬出経路は幅1m程度床専用養生シート張り、カラーコーン及びバードで区画する。 学生と交差しないように協議の上日程及び時間帯を制限する。 ユニット型現場事務所及び工事用汲み取りトイレを設ける。（場所は協議による）
解 体 工 事	ライニング壁・天井・トイレブース、入口ドア・衛生陶器類・露出配管類全て撤去（A-18～23撤去図参照）、 3階女子トイレP S内のタラップは残留とする、 注）床タイル及び壁タイルは基本的にそのままの状態で改修する
内 装 工 事	床：乾式化改修のうえ長尺塩ビシート（抗菌）張り、 壁：下地改修のうえ化粧ケイカル板張り、 天井下地改修のうえ石膏ボード張りの上岩綿吸音板張り、 出入り口引戸及びトイレブースは既存撤去し新設とする。（外部アルミ製建具は残留とする）
電 気 設 備 工 事	照明器具：既存蛍光灯撤去のうえ人感センサー式LED照明新設とする、 換気扇：既存電源撤去のうえ天井換気扇電源を新設する、 暖房便座用電源新設、 パネルヒーター増設及び1階ビット排水ポンプ増設に伴う電源新設、 分電盤：電力使用量の増加により必要に応じて改修を行う
機 械 設 備 工 事	大便器：既存撤去のうえ暖房便座付き腰掛便器を新設する（各階1台・計3台はウォシュレット付きとする）、 小便器：既存撤去のうえ自動洗浄床置き小便器を新設する、 手洗器：既存撤去のうえ壁掛洗面器、自動水栓（3箇所）新設する、 掃除用流し：既存撤去のうえ新設する、 多目的トイレは 暖房便座付き腰掛便器・L型手摺り・手洗器・化粧鏡を新設する、 換気扇：既存壁付け換気扇撤去のうえ天井換気扇を新設する、 パネルヒーターを増設する、 1階スラブ下ビット内に水中ポンプ及び排水管増設、 各階P S内のタテ配管は残留とする
そ の 他	各階共通でトイレの一角に廊下から出入りする多目的トイレを新設する。 1階女子トイレのマンホールは撤去のうえ点検口に改修する。 P Sは掃除用具入れとして使用する。
アスベスト関係	分析調査済（2検体）床タイル下モルタル及び壁タイル下モルタル共に含有無し、 但し石綿含有みなし（レベル3）として天井フレキシブルボード及び天井裏配管被覆材（アスファルトフェルト）とする ※事前調査における石綿分析結果報告書（証明書）及び石綿有無に関する調査結果報告書参照とする。

工 事 名		 株式会社 久高設計	長野県上田市住吉55-2 1級建築士事務所 長野県知事登録 (上田) N-78311号 1級建築士 大臣登録第292990号 小福田 洋 印 本 社 TEL 0268-22-8700(代) FAX 0268-27-5382 佐久営業所 TEL 0267-67-2987(代) FAX 0267-68-0660	検 印	設 計	年 月 日	縮 尺	整理番号	図面番号	図 名
 長野県教育委員会	上田千曲高等学校 普通教室棟トイレ改修工事			2025. 3. 24	NO SCALE	24-014	A	06	仕 上 表	
								23		工 事 概 要


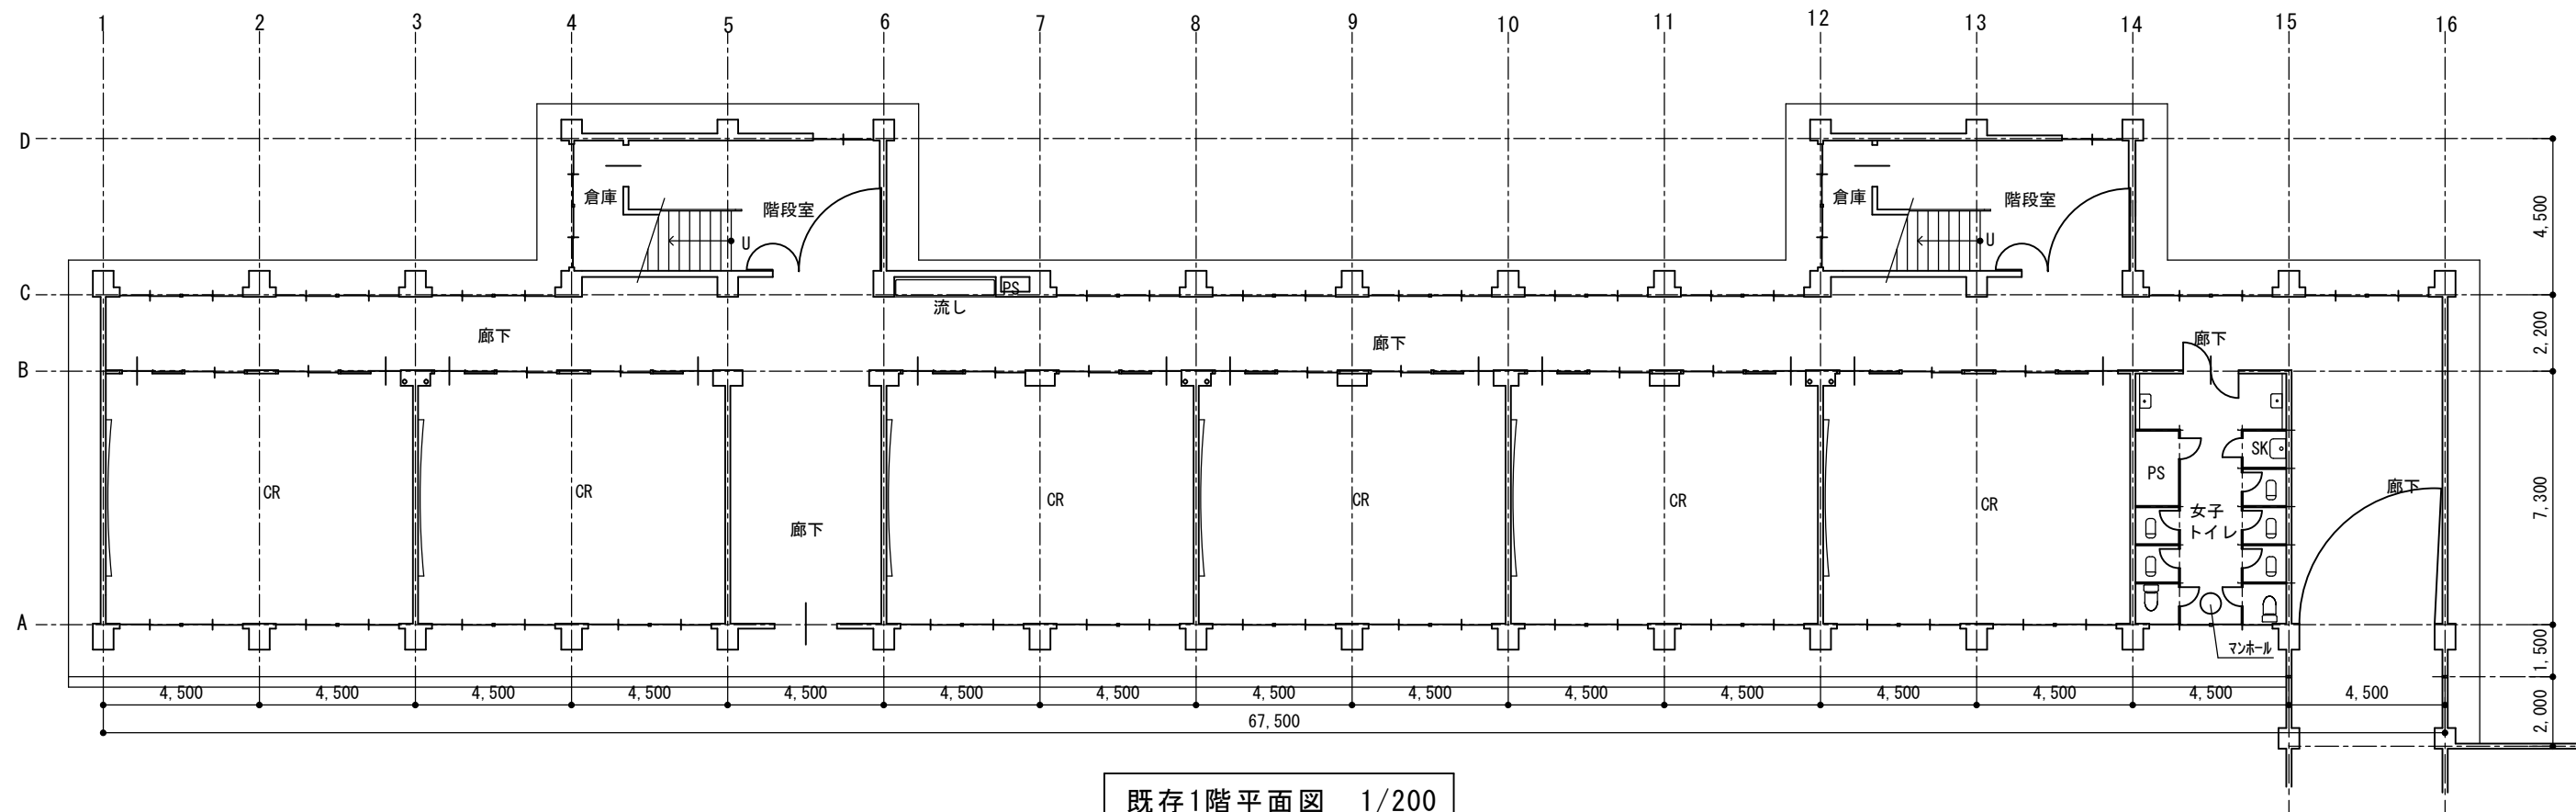


既存1階平面図 1/200

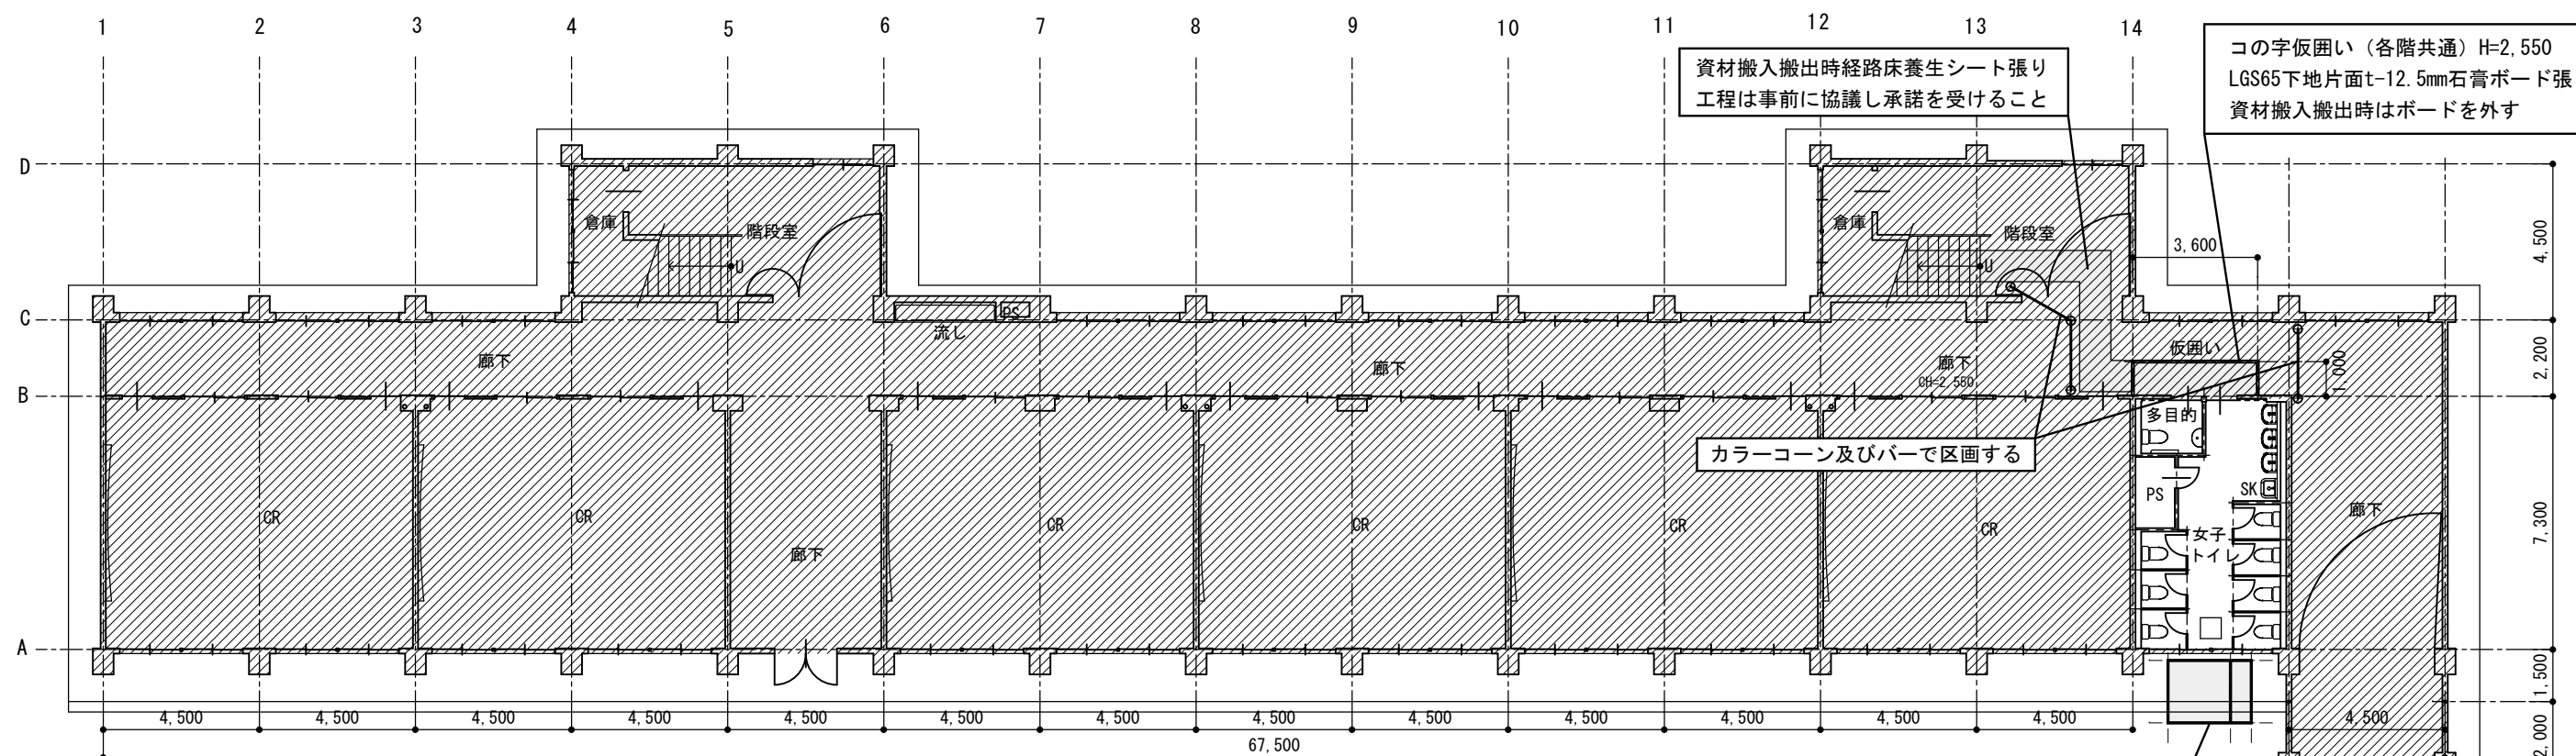


改修後1階平面図 1/200


工 事 名		 株式会社 久木設計	検 印	設 計	年 月 日	縮 尺	整 理 番 号	図 面 番 号	図 名
 長野県教育委員会	上田千曲高等学校 普通教室棟トイレ改修工事				2025. 3. 24	1 200	24-014	A 07 23	全体1階平面図 仮 設 計 画 図

  

工 事 名		 株式会社 久高設計	検 印	設 計	年 月 日	縮 尺	整理番号	図面番号		図 名	
 長野県教育委員会	上田千曲高等学校 普通教室棟トイレ改修工事					2025. 3. 24	1 200	24-014	A	08	全体 2 階平面図
										23	仮 設 計 画 図


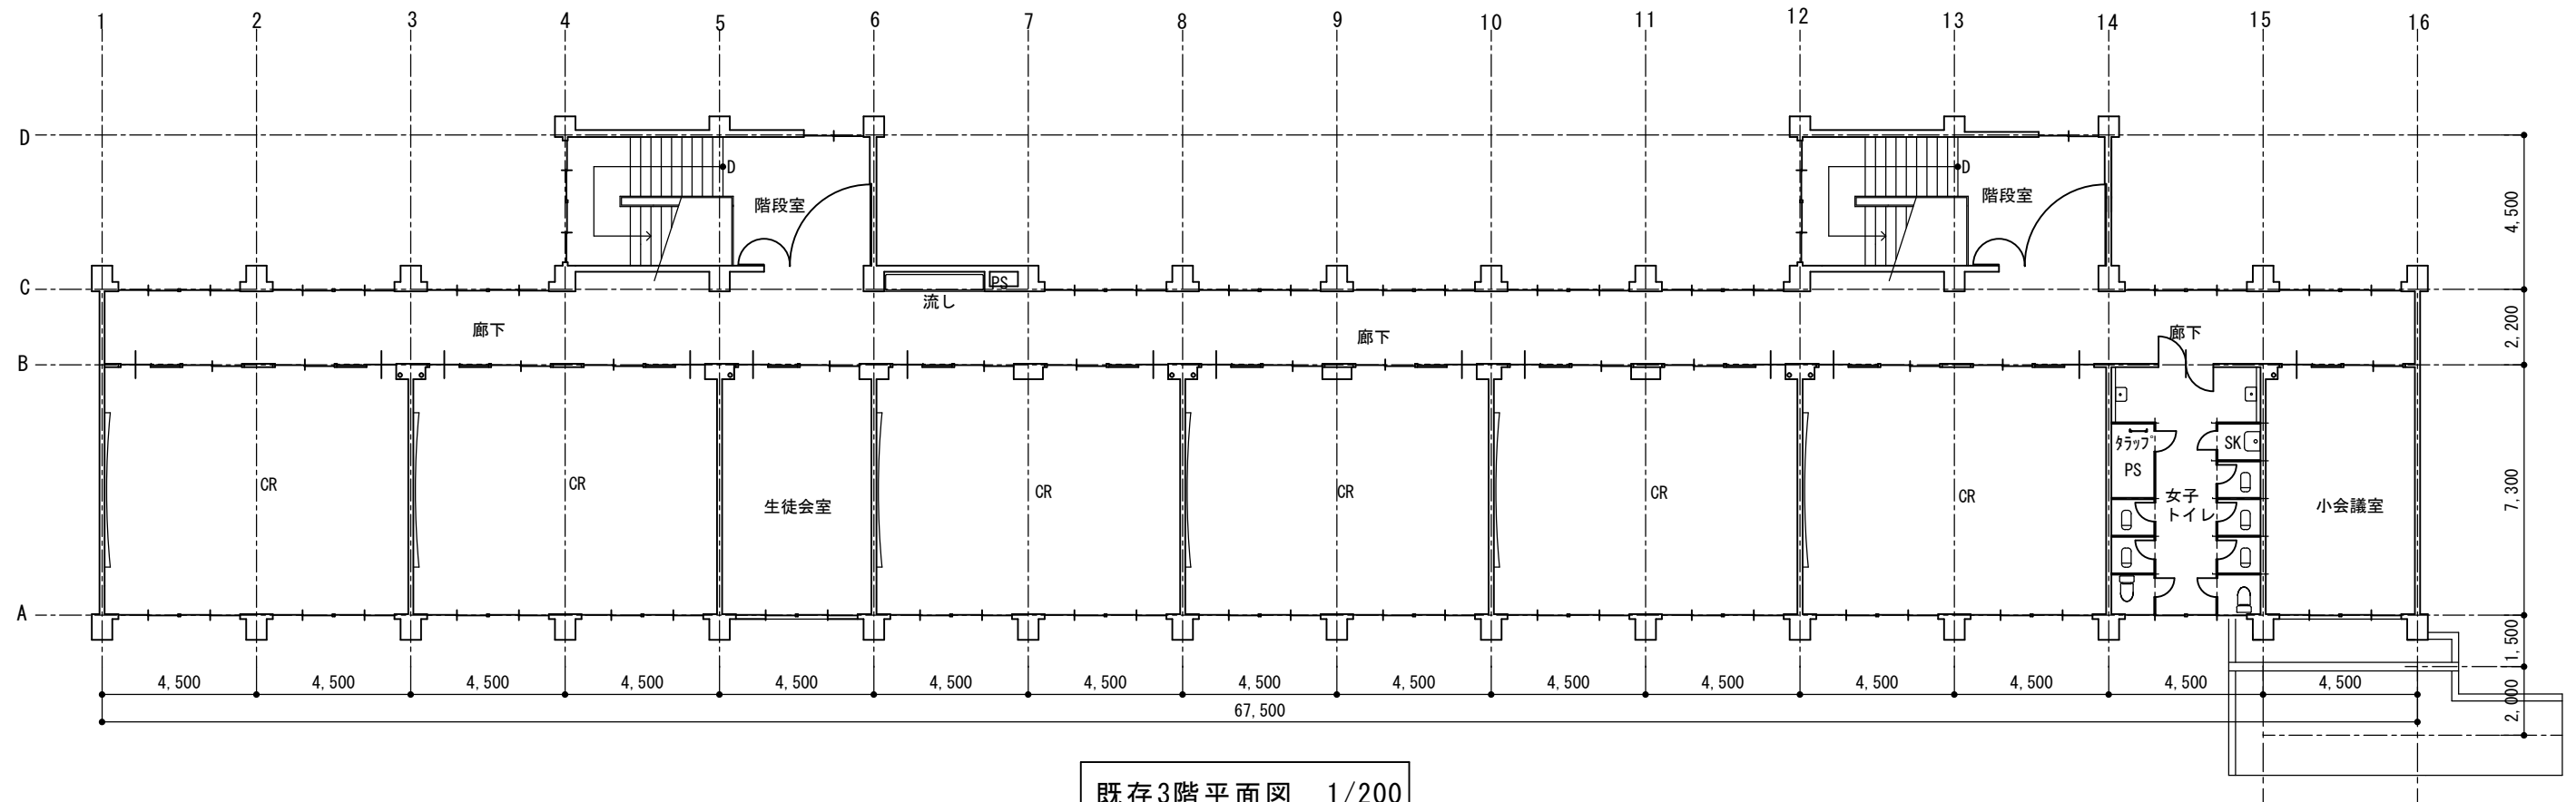


既存3階平面図 1/200

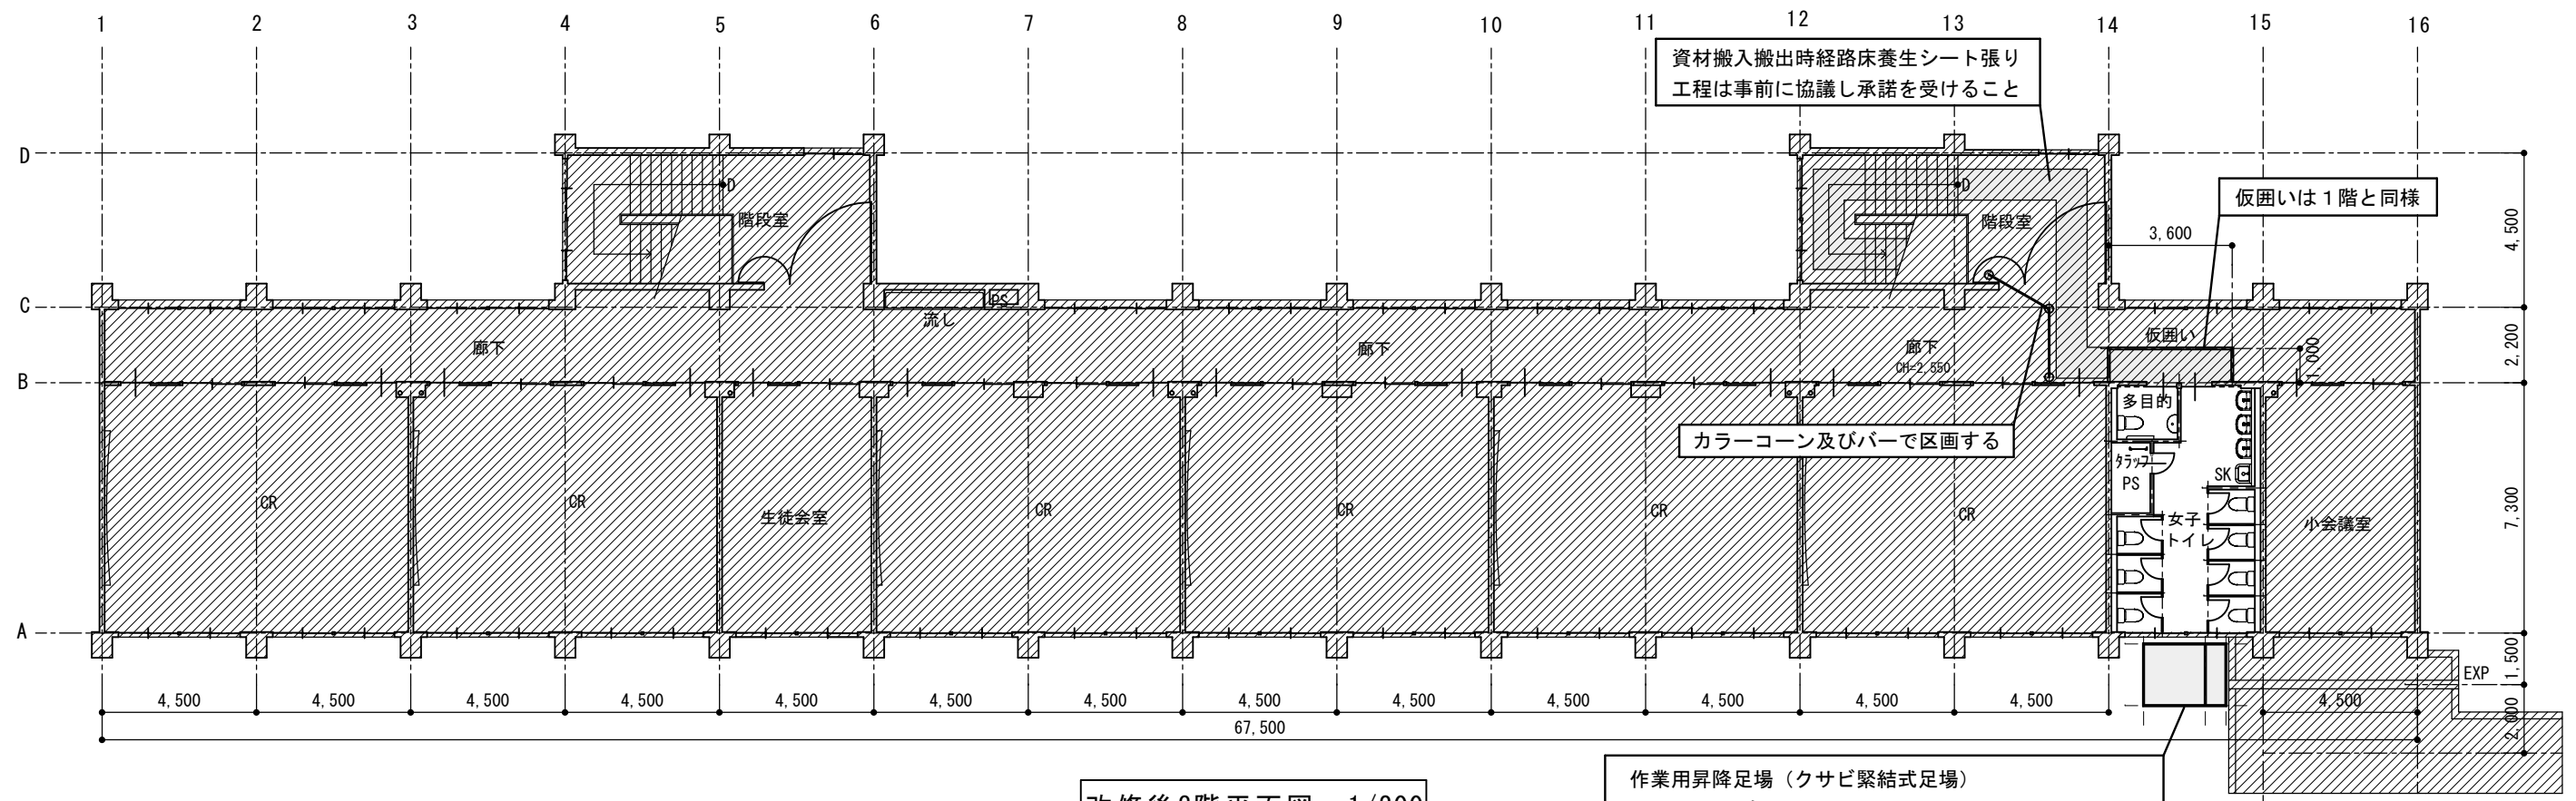




改修後3階平面図 1/200

工 事 名		長野県上田市住吉55-2 1級建築士事務所 長野県知事登録 (上田) N-78311号 1級建築士 大臣登録第292990号 小福田 洋 印 本 社 TEL 0268-22-8700(代) FAX 0268-27-5382 佐久営業所 TEL 0267-67-2987(代) FAX 0267-68-0660	株式会社 久高設計	検 印	設 計	年 月 日	縮 尺	整理番号	図面番号		図 名	
● 長野県教育委員会	上田千曲高等学校 普通教室棟トイレ改修工事						2025. 3. 24	1	24-014	A	09	全体3階平面図
								200			23	

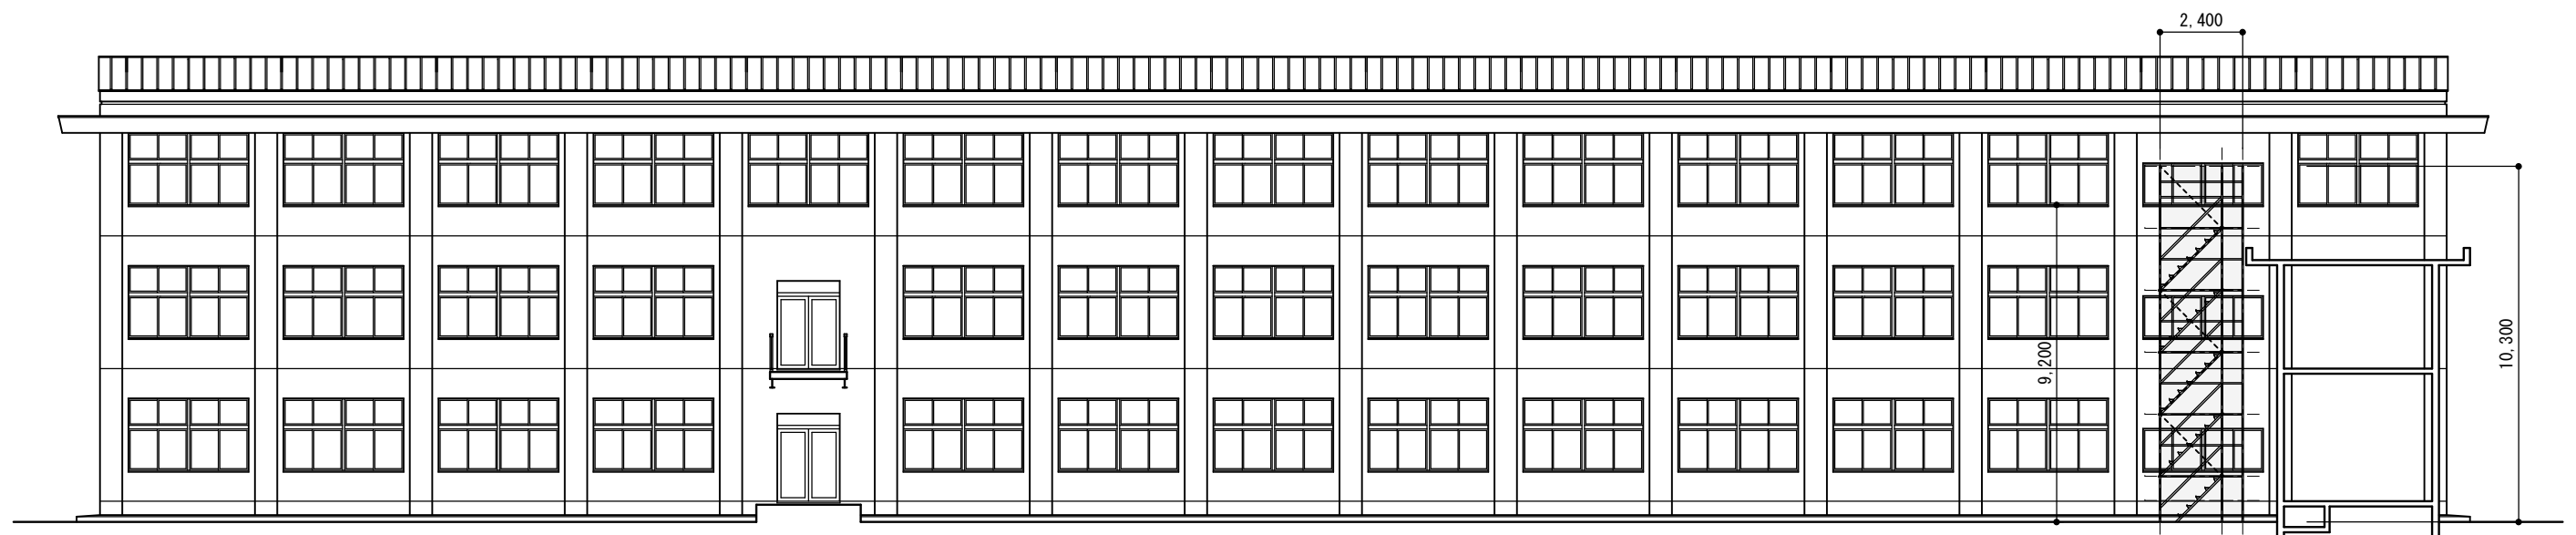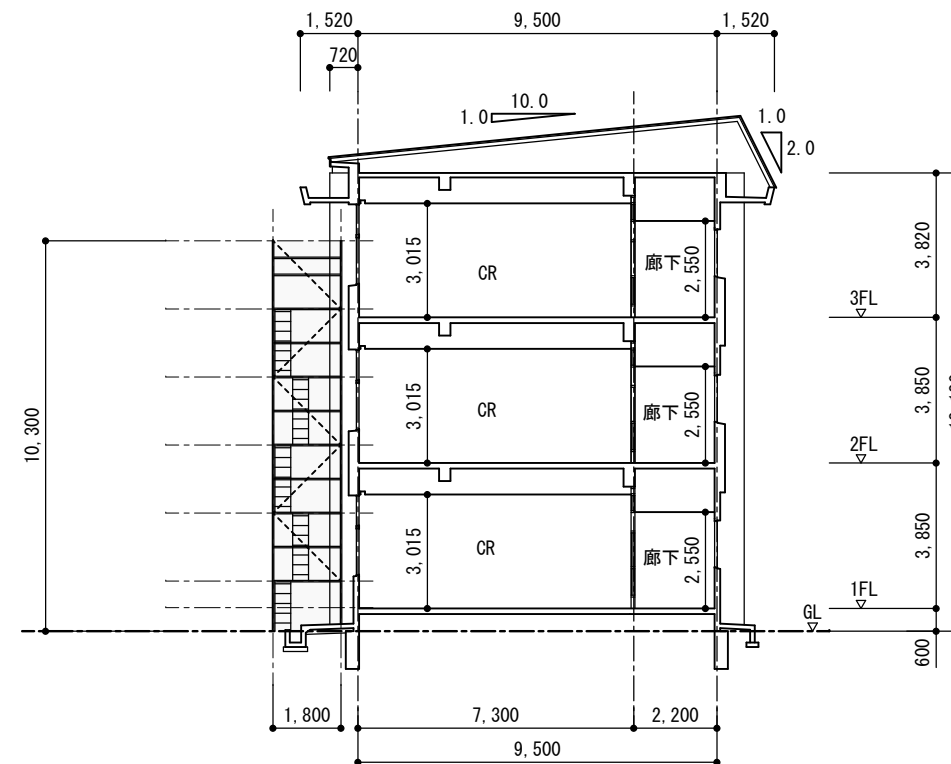


作業用昇降足場（クサビ緊結式足場）
間口2,400×奥行1,800×高さ10,300
足場板・階段・安全手摺り・垂直メッシュシート張り共


		工 事 名	長野県上田市住吉55-2 1 級建築士事務所 長野県知事登録 (上田) N-78311号 1 級建築士 大臣登録第292990号 小福田 洋 印 本 社 TEL 0268-22-8700(代) FAX 0268-27-5382 佐久営業所 TEL 0267-67-2987(代) FAX 0267-68-0660	検 印	設 計	年 月 日	縮 尺	整理番号	図面番号	図 名
 長野県教育委員会	上田千曲高等学校 普通教室棟トイレ改修工事	 株式会社 久高設計			2025. 3. 24	1 200	24-014	A	10	既存立面図
									23	既存断面図
										仮設計画図

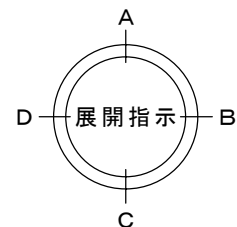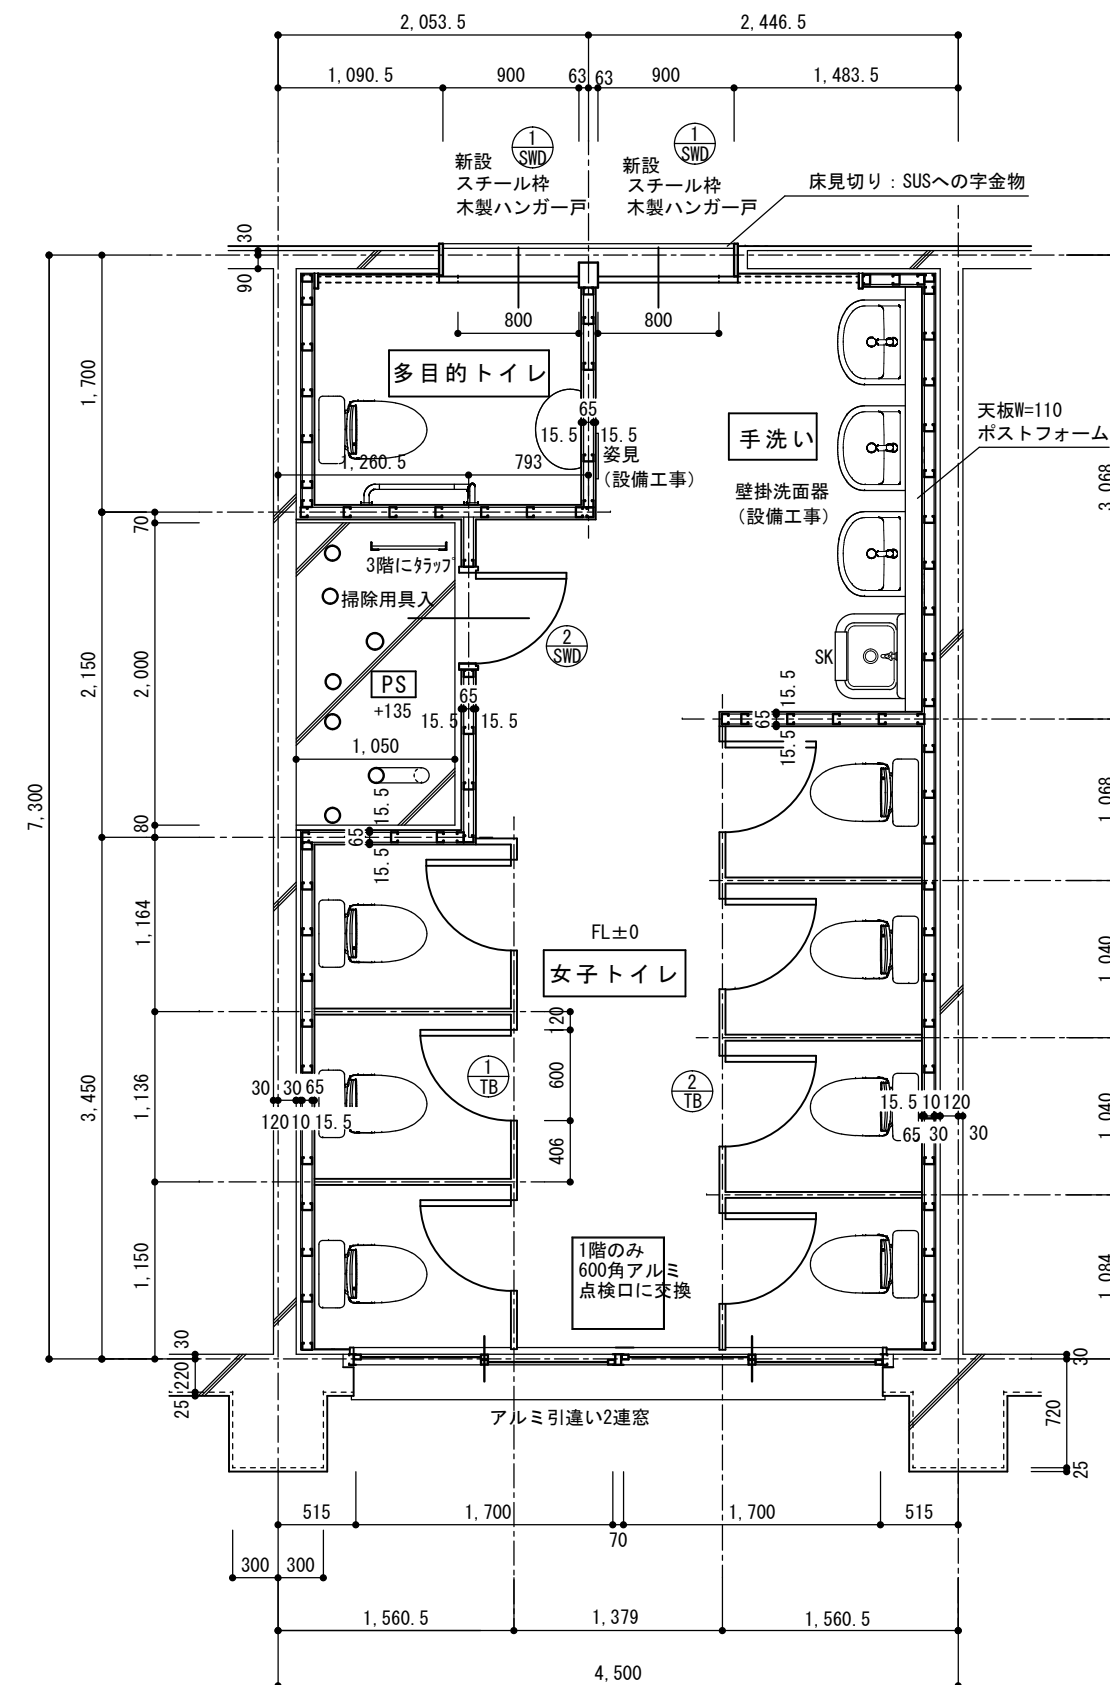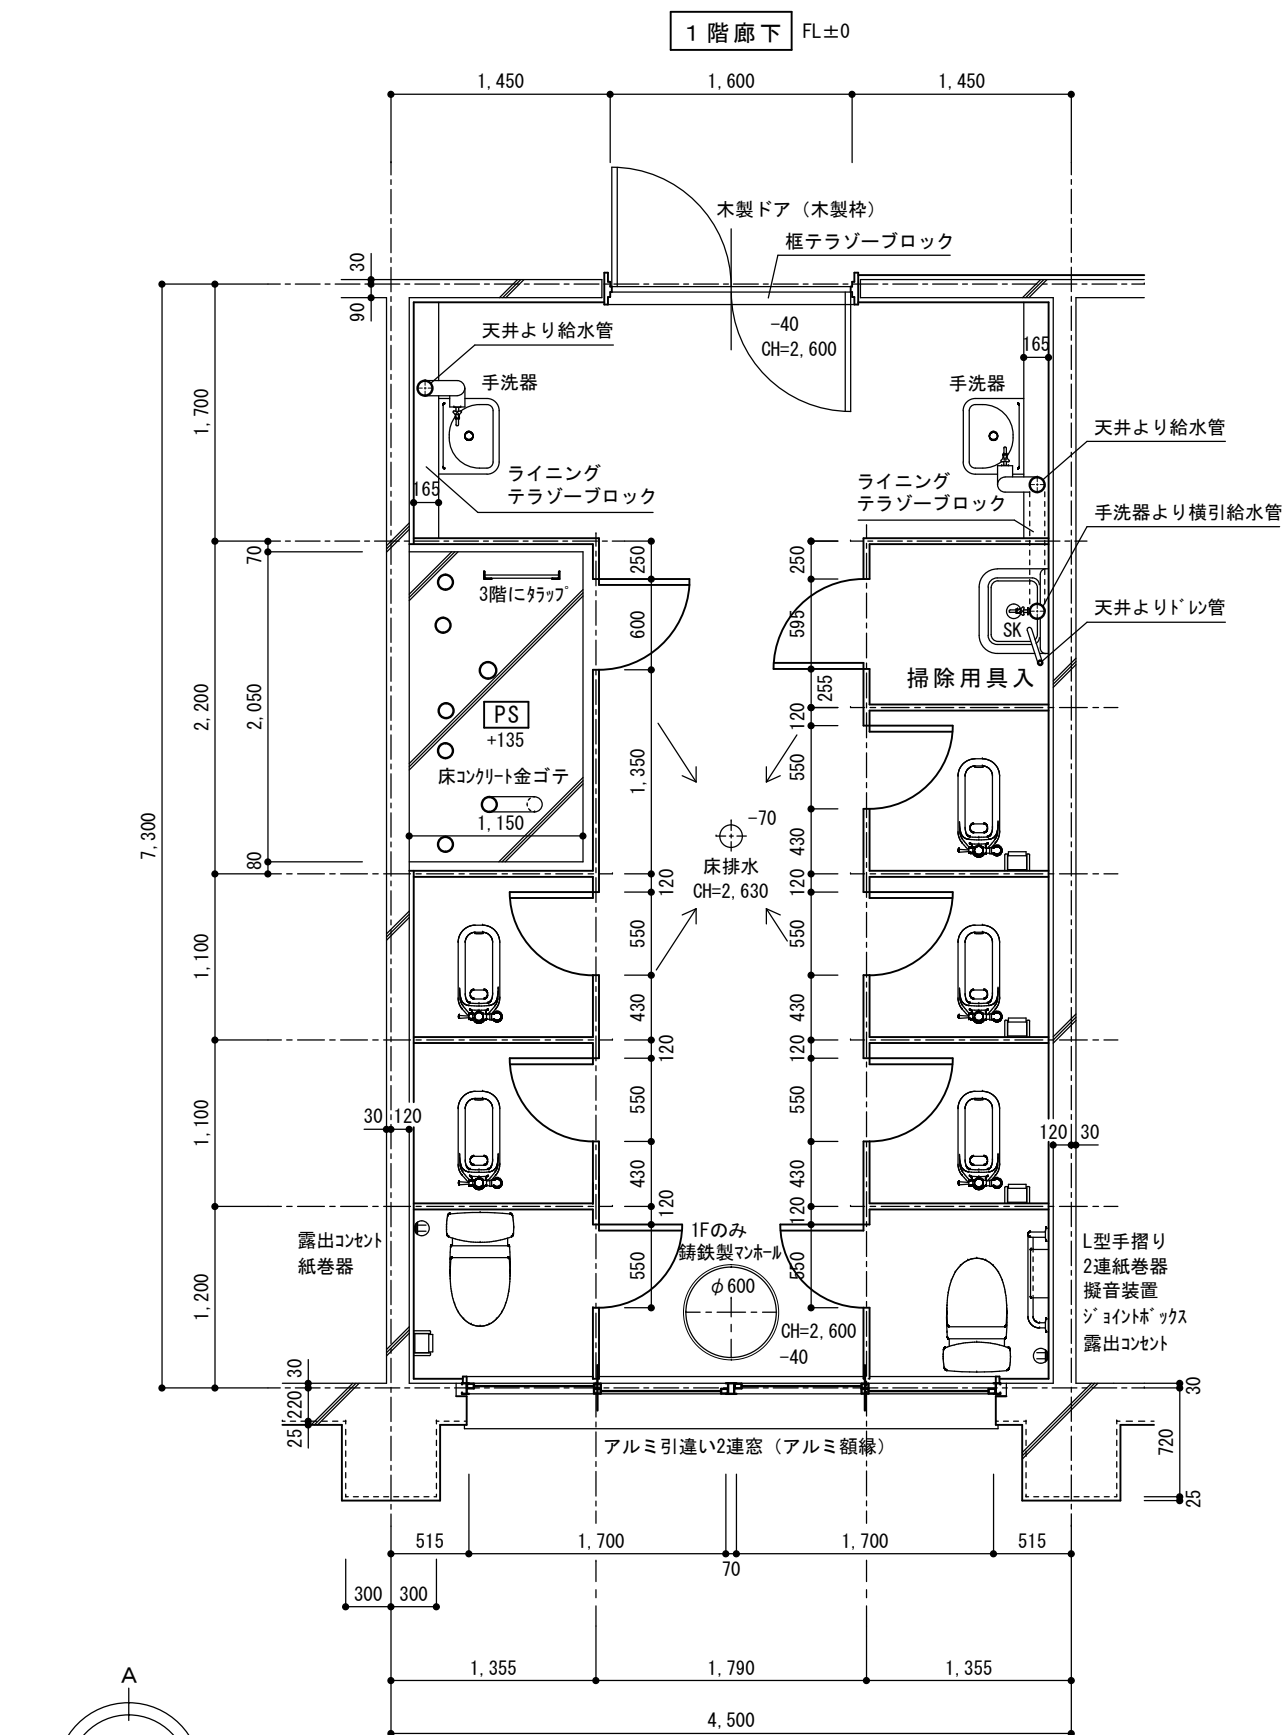


	工 事 名				検 印	設 計	年 月 日	縮 尺	整 理 番 号	図 面 番 号		図 名	
 長野県教育委員会	上田千曲高等学校 普通教室棟トイレ改修工事		 株式会社 久高設計	長野県上田市住吉55-2 1級建築士事務所 長野県知事登録 (上田) N-78311号 1級建築士 大臣登録第292990号 小福田 洋 印 本 社 TEL 0268-22-8700(代) FAX 0268-27-5382 佐久営業所 TEL 0267-67-2987(代) FAX 0267-68-0660			2025. 3. 24	1 50	24-014	A	11	1階改修平面詳細図	
											23		3階改修平面詳細図

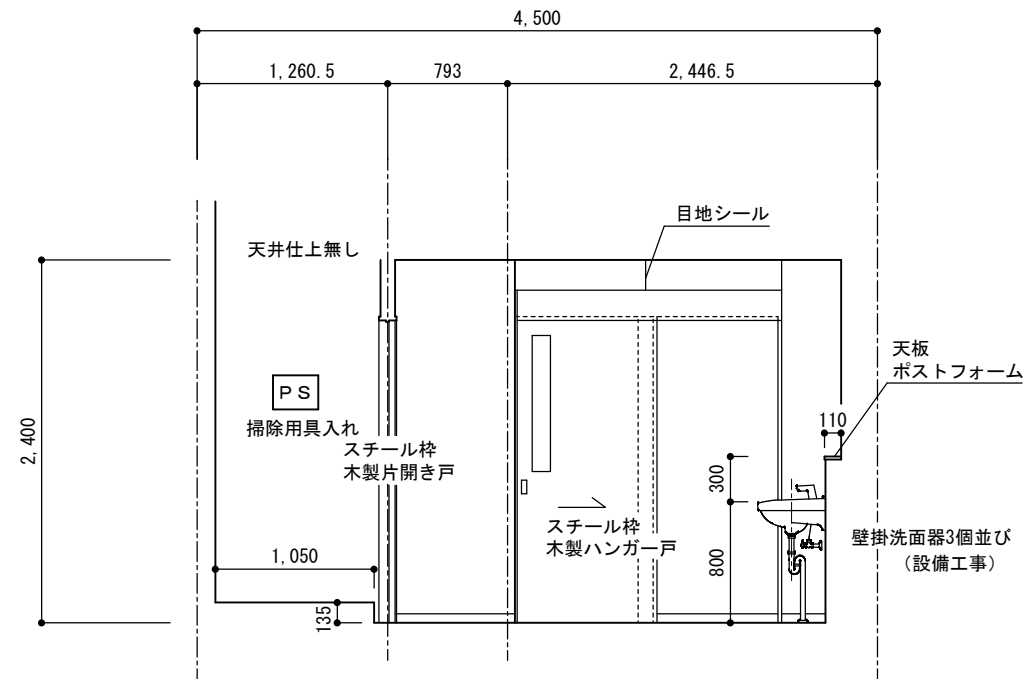


女子トイレ A面

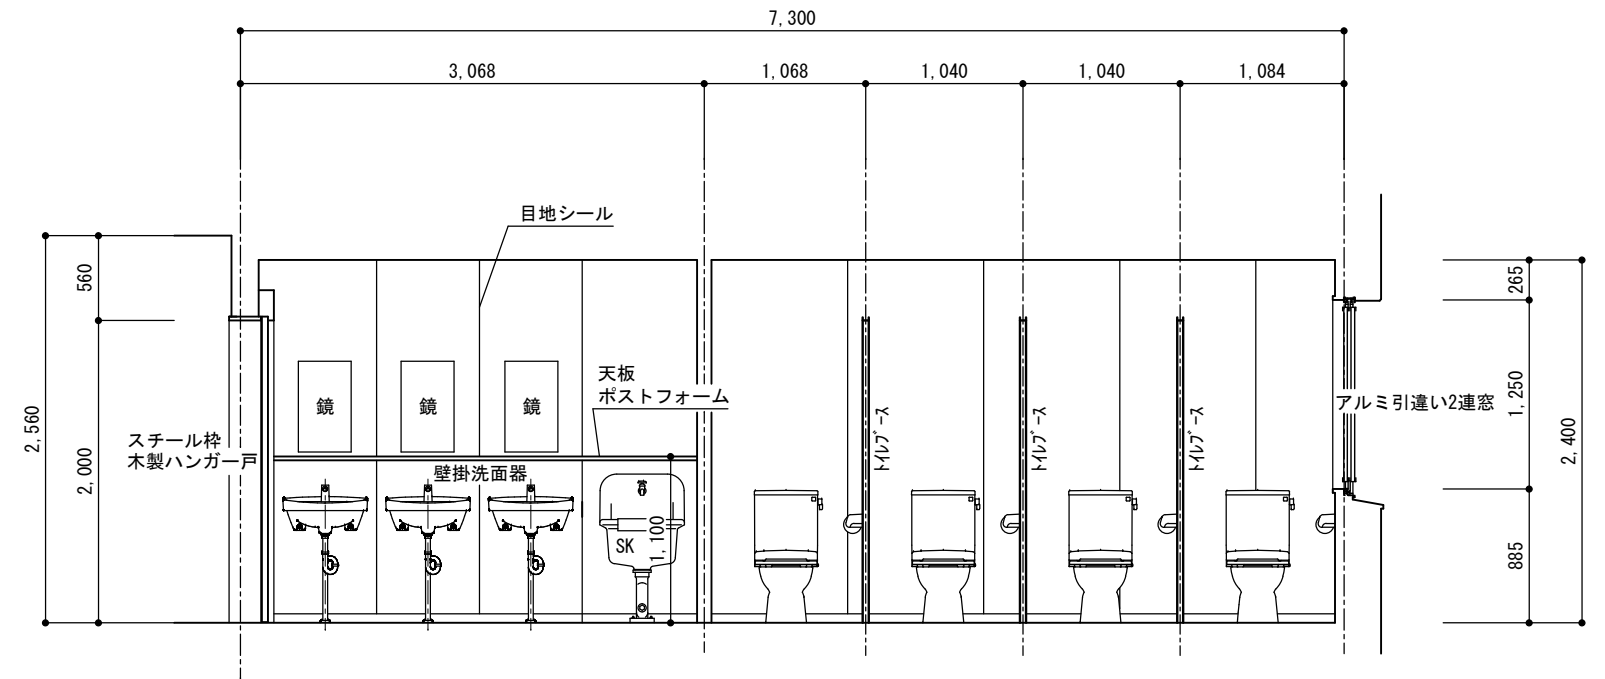

女子トイレ B面

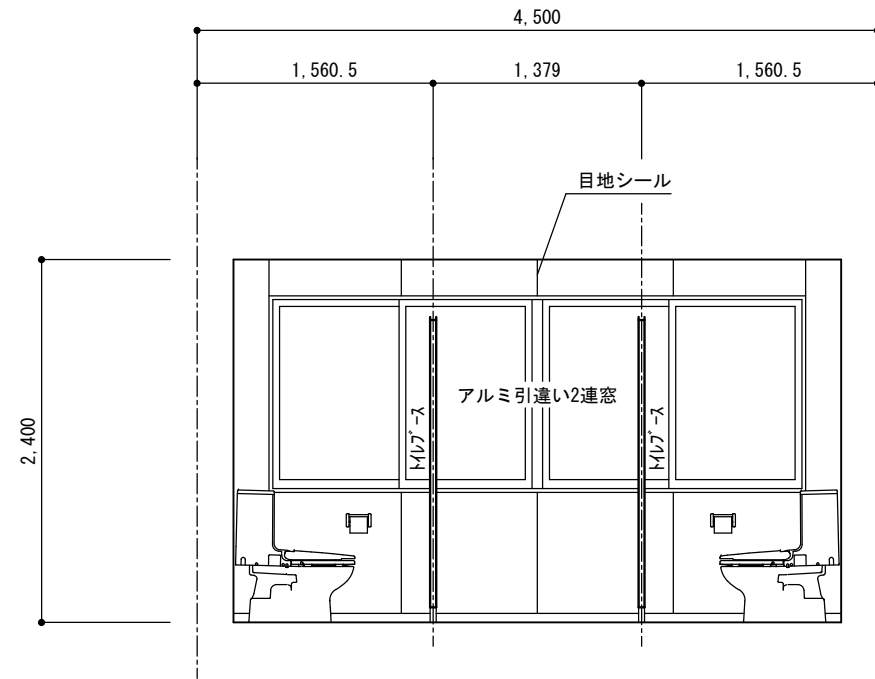


女子トイレ C面

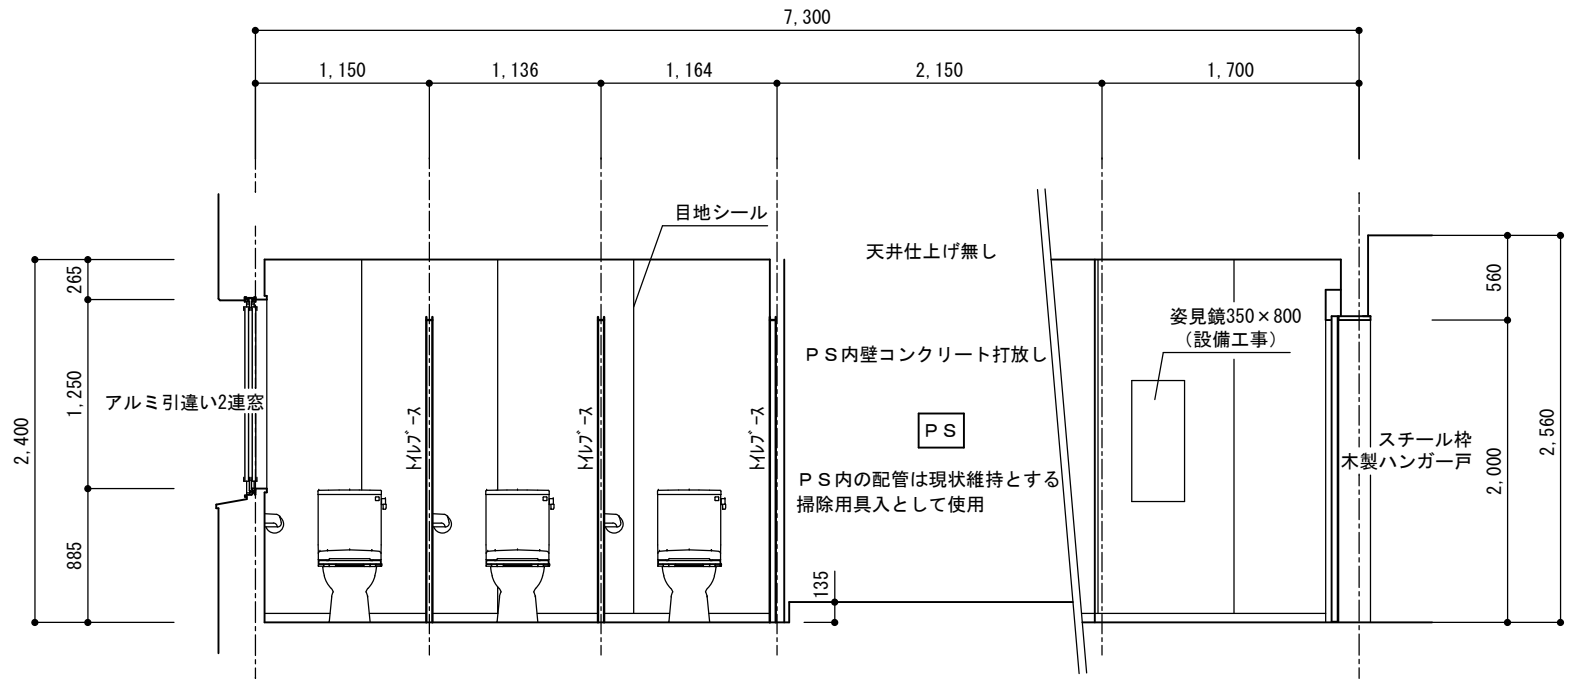


女子トイレ D面


工 事 名		 株式会社 久米設計	長野県上田市住吉55-2 1級建築士事務所 長野県知事登録 (上田) N-78311号 1級建築士 大臣登録第292990号 小福田 洋 印 本 社 TEL 0268-22-8700 (代) FAX 0268-27-5382 佐久営業所 TEL 0267-67-2987 (代) FAX 0267-68-0660	検 印	設 計	年 月 日	縮 尺	整理番号	図面番号	図 名
 長野県教育委員会	上田千曲高等学校 普通教室棟トイレ改修工事				2025. 3. 24	1 50	24-014	A	12	改修1・3階展開図
									23	

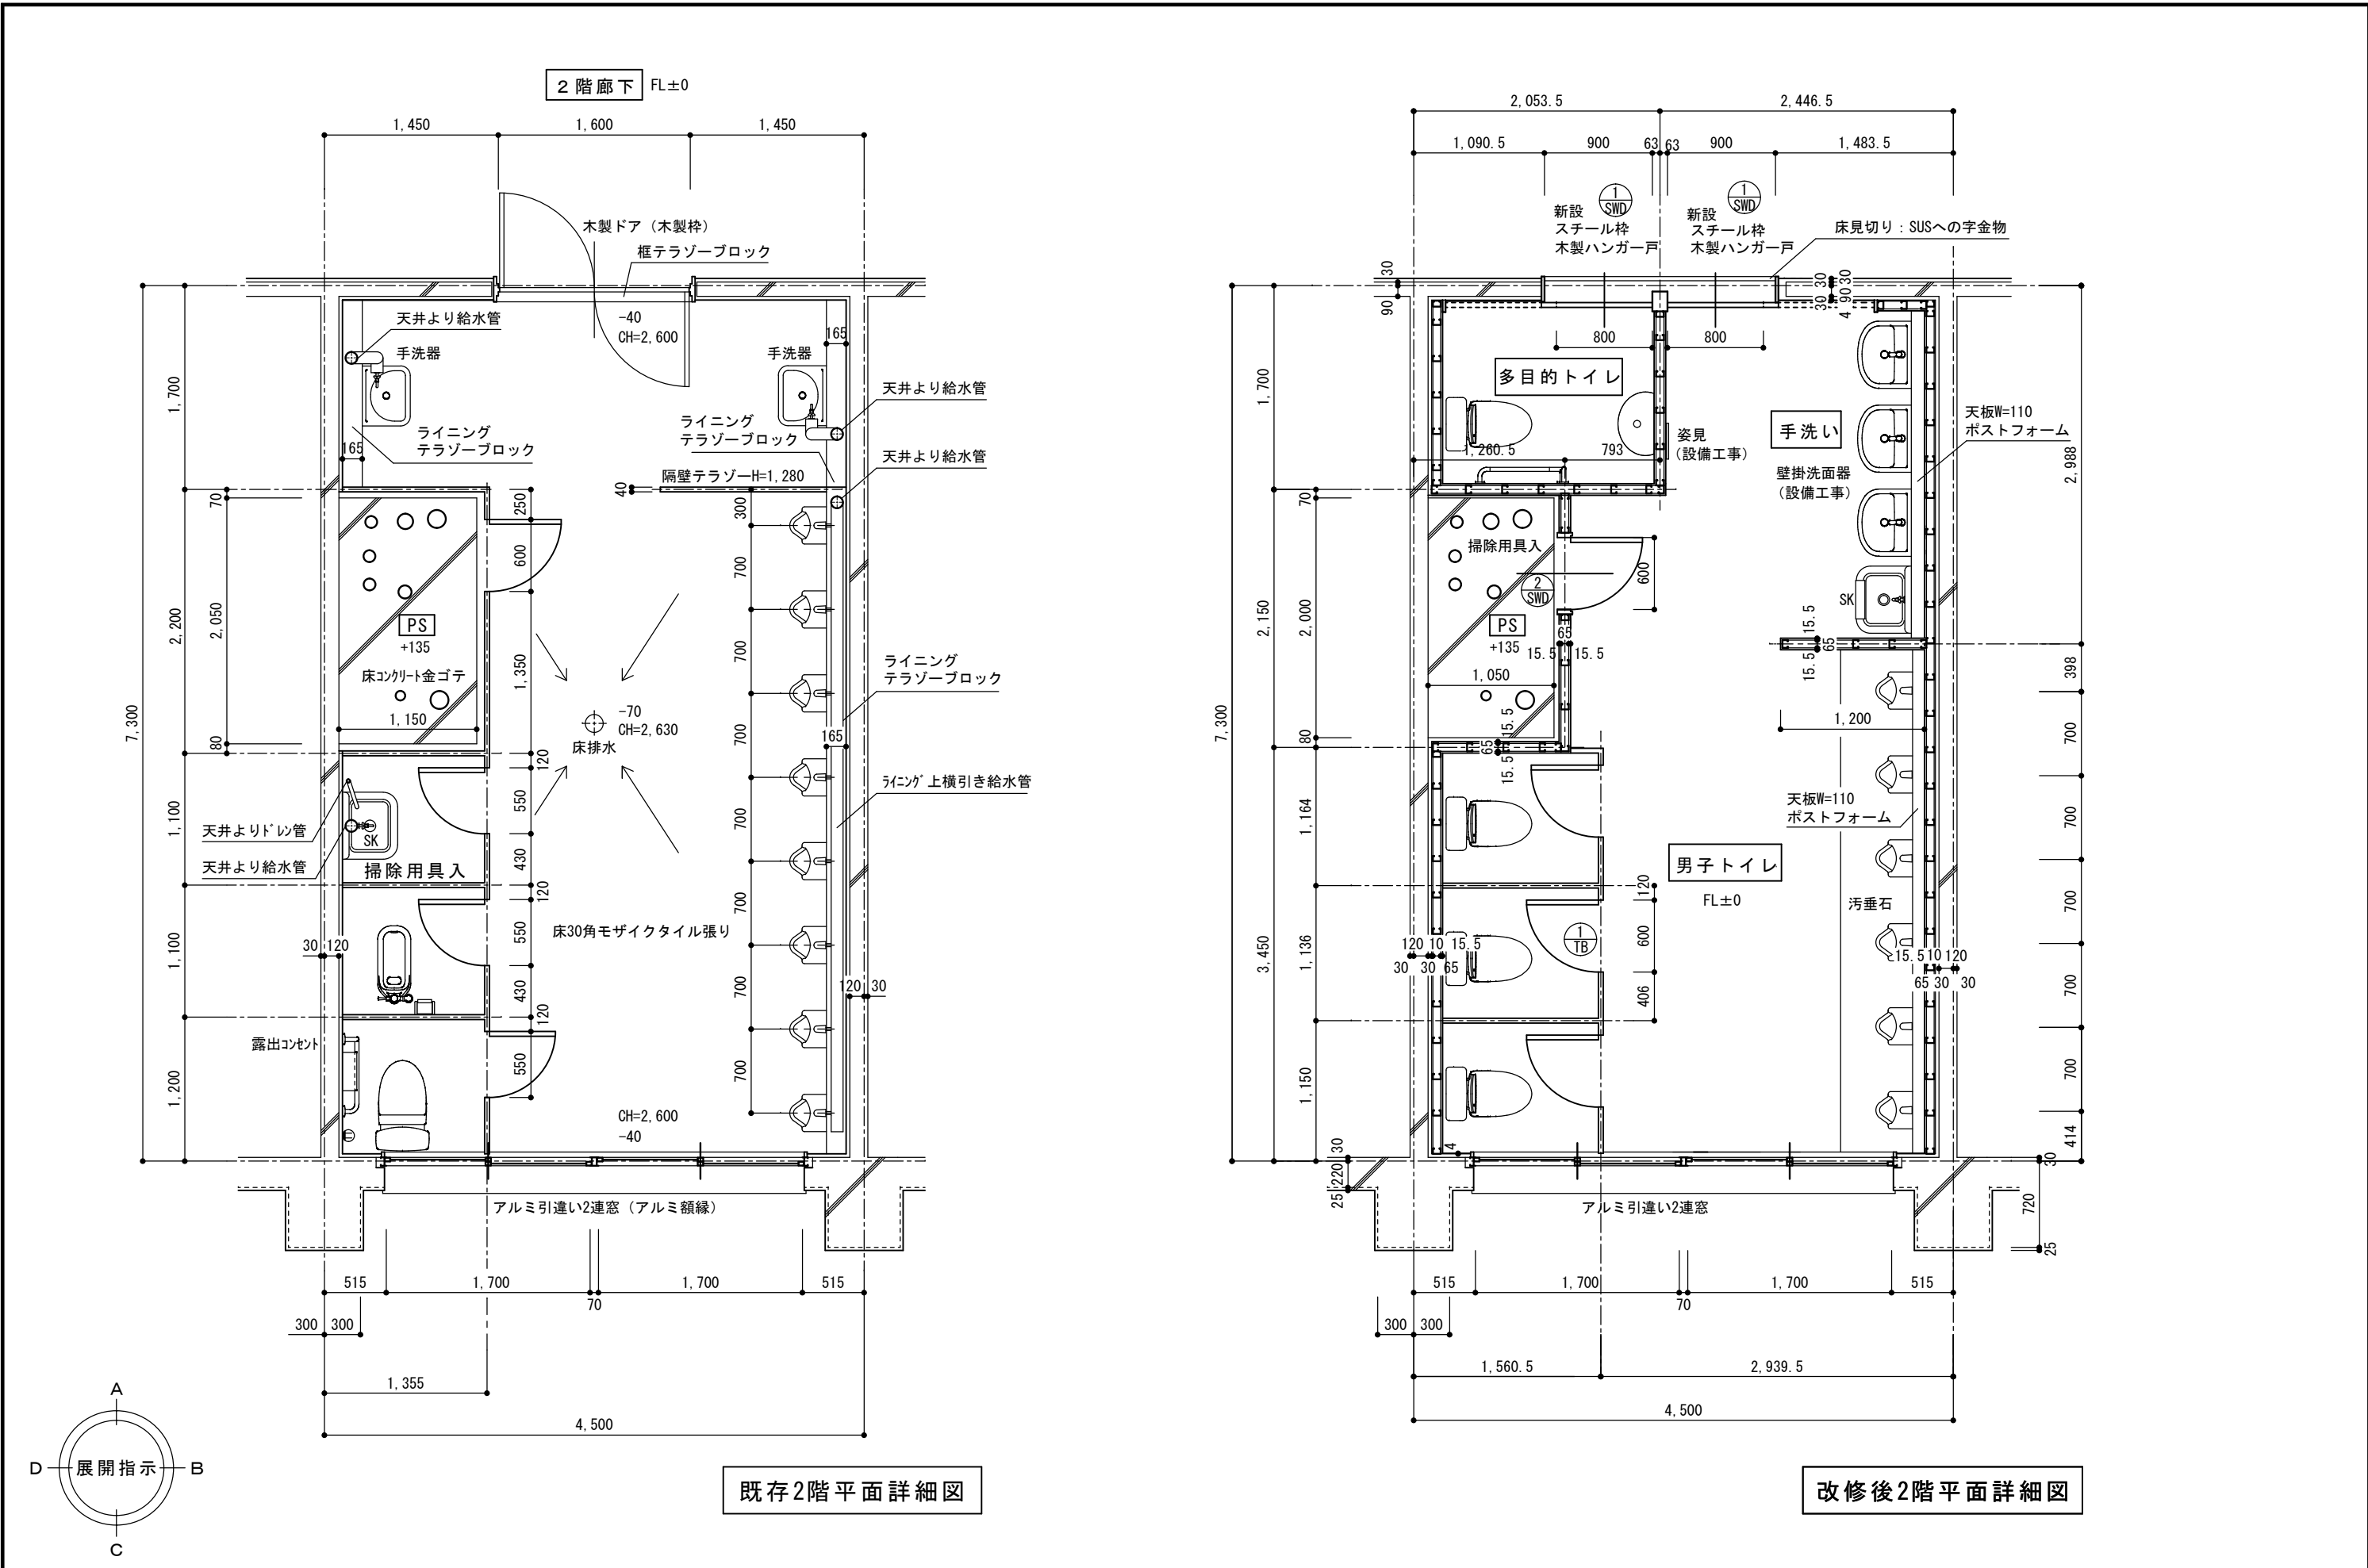


工事名		長野県上田市住吉55-2 1級建築士事務所 長野県知事登録 (上田) N-78311号 1級建築士 大臣登録第292990号 小福田 洋 印 本社 TEL 0268-22-8700(代) FAX 0268-27-5382 佐久営業所 TEL 0267-67-2987(代) FAX 0267-68-0660	検印	設計	年月日	縮尺	整理番号	図面番号	図名
長野県教育委員会	上田千曲高等学校 普通教室棟トイレ改修工事				2025. 3. 24	1 50	24-014	A 13 23	2階改修平面詳細図

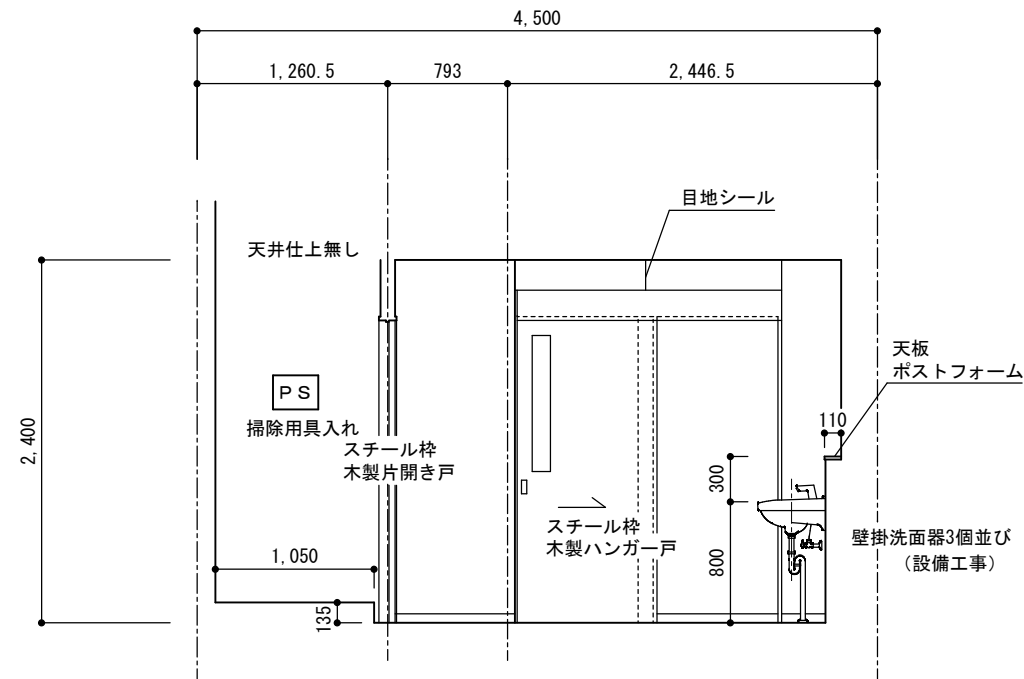


男子トイレ A面

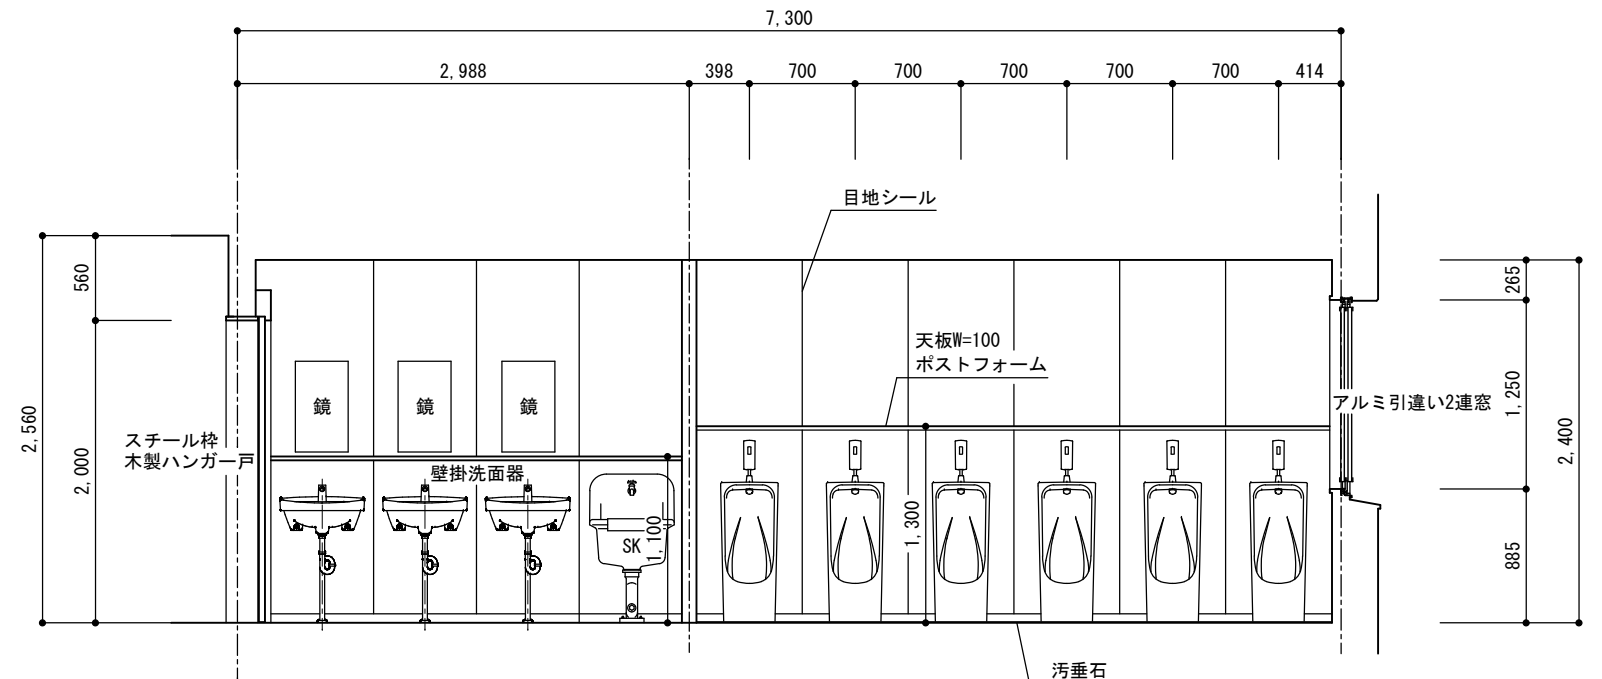

男子トイレ B面

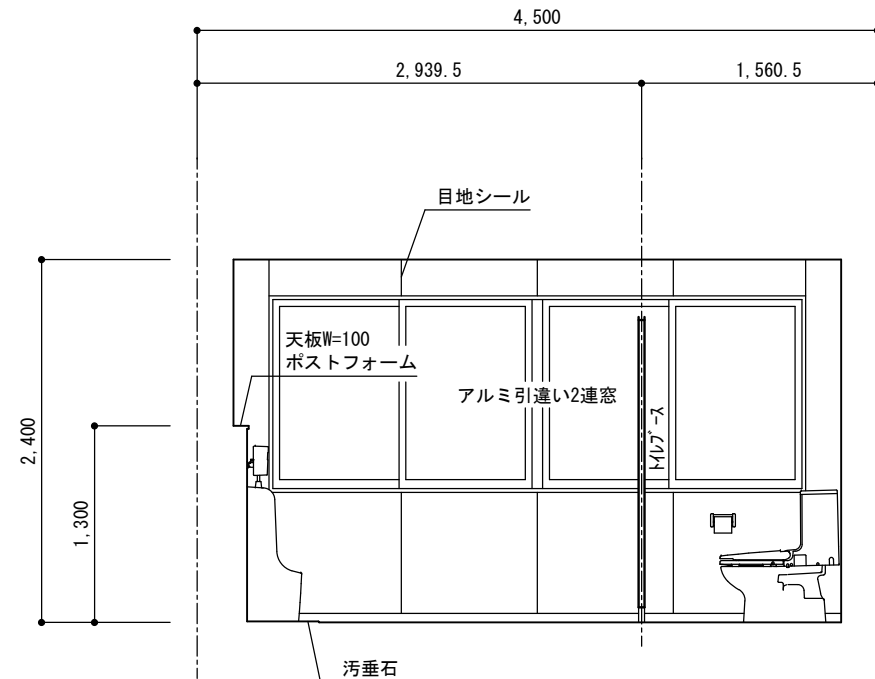


男子トイレ C面

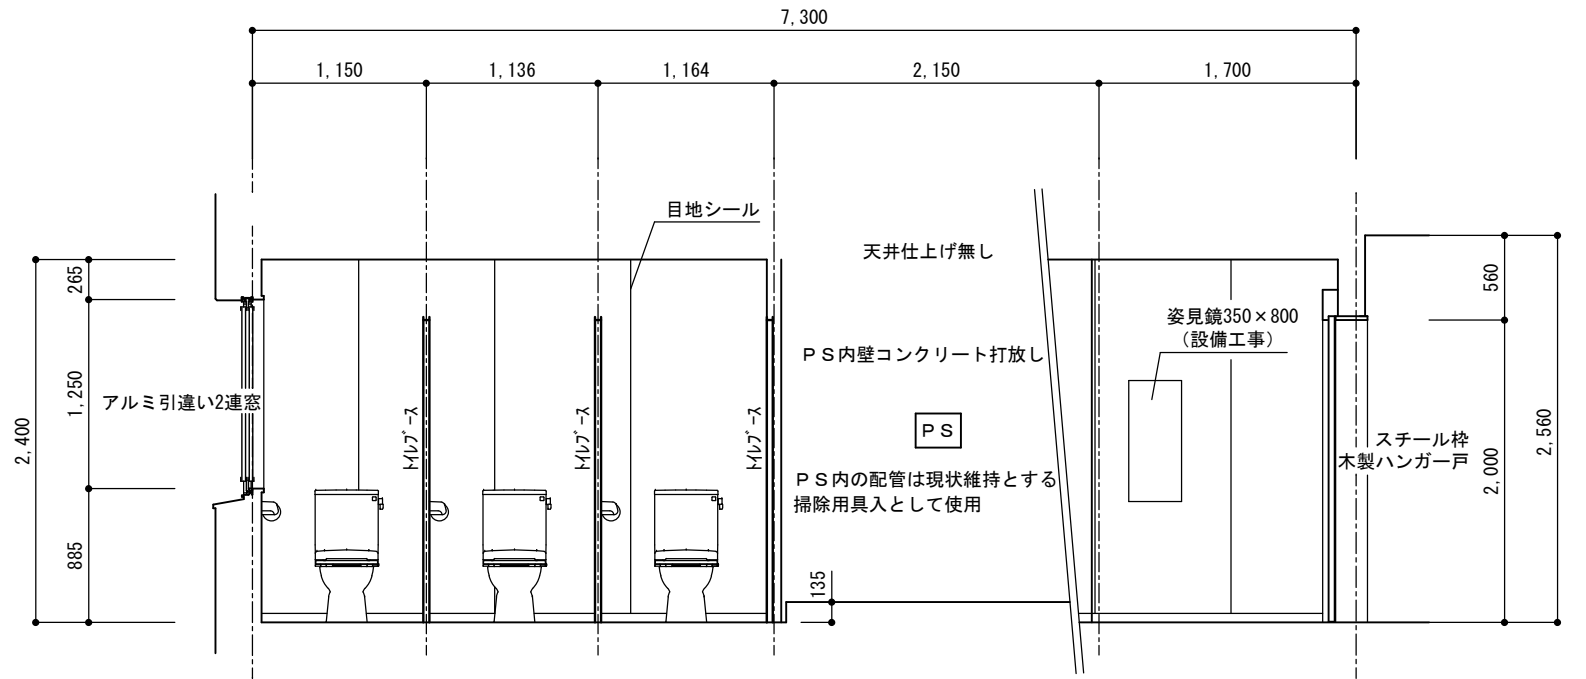


男子トイレ D面


工 事 名		長野県上田市住吉55-2 1級建築士事務所 長野県知事登録 (上田) N-78311号 1級建築士 大臣登録第292990号 小福田 洋 印 本 社 TEL 0268-22-8700(代) FAX 0268-27-5382 佐久営業所 TEL 0267-67-2987(代) FAX 0267-68-0660	検 印	設 計	年 月 日	縮 尺	整理番号	図面番号	図 名		
 長野県教育委員会	上田千曲高等学校 普通教室棟トイレ改修工事		 株式会社 久米設計			2025. 3. 24	1 50	24-014	A	14 23	改修2階展開図

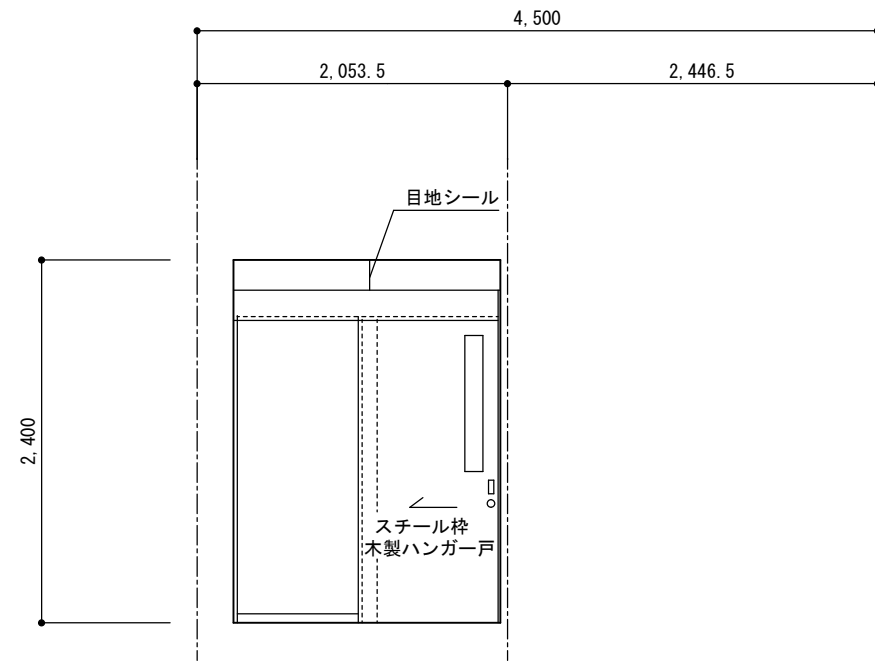


多目的トイレ A面

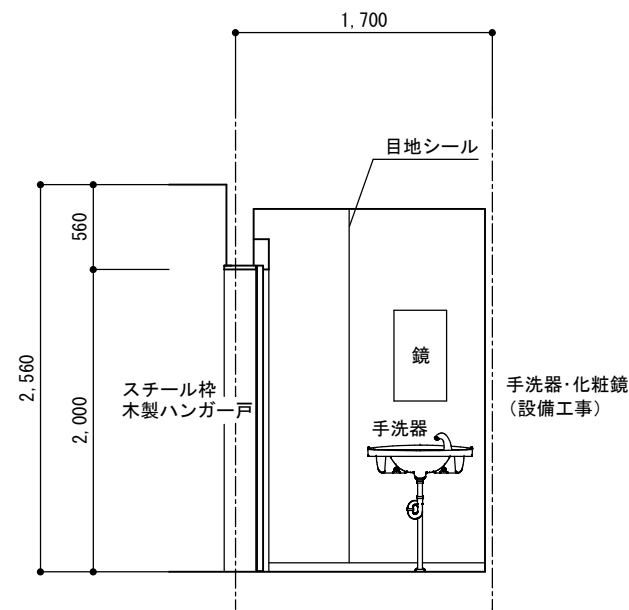

多目的トイレ B面

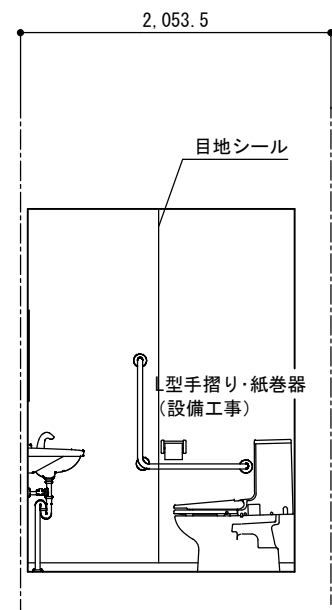


多目的トイレ C面

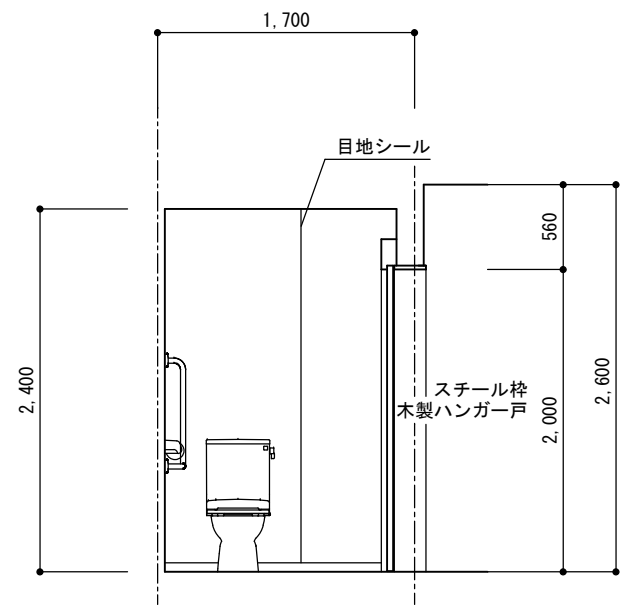


多目的トイレ D面


	工 事 名	 株式会社 久木設計 長野県上田市住吉55-2 1級建築士事務所 長野県知事登録 (上田) N-78311号 1級建築士 大臣登録第292990号 小福田 洋 印 本 社 TEL 0268-22-8700 (代) FAX 0268-27-5382 佐久営業所 TEL 0267-67-2987 (代) FAX 0267-68-0660	検 印	設 計	年 月 日	縮 尺	整 理 番 号	図 面 番 号		図 名
 長野県教育委員会	上田千曲高等学校 普通教室棟トイレ改修工事				2025. 3. 24	1	24-014	A	15	1～3階改修
						50			23	多目的トイレ展開図

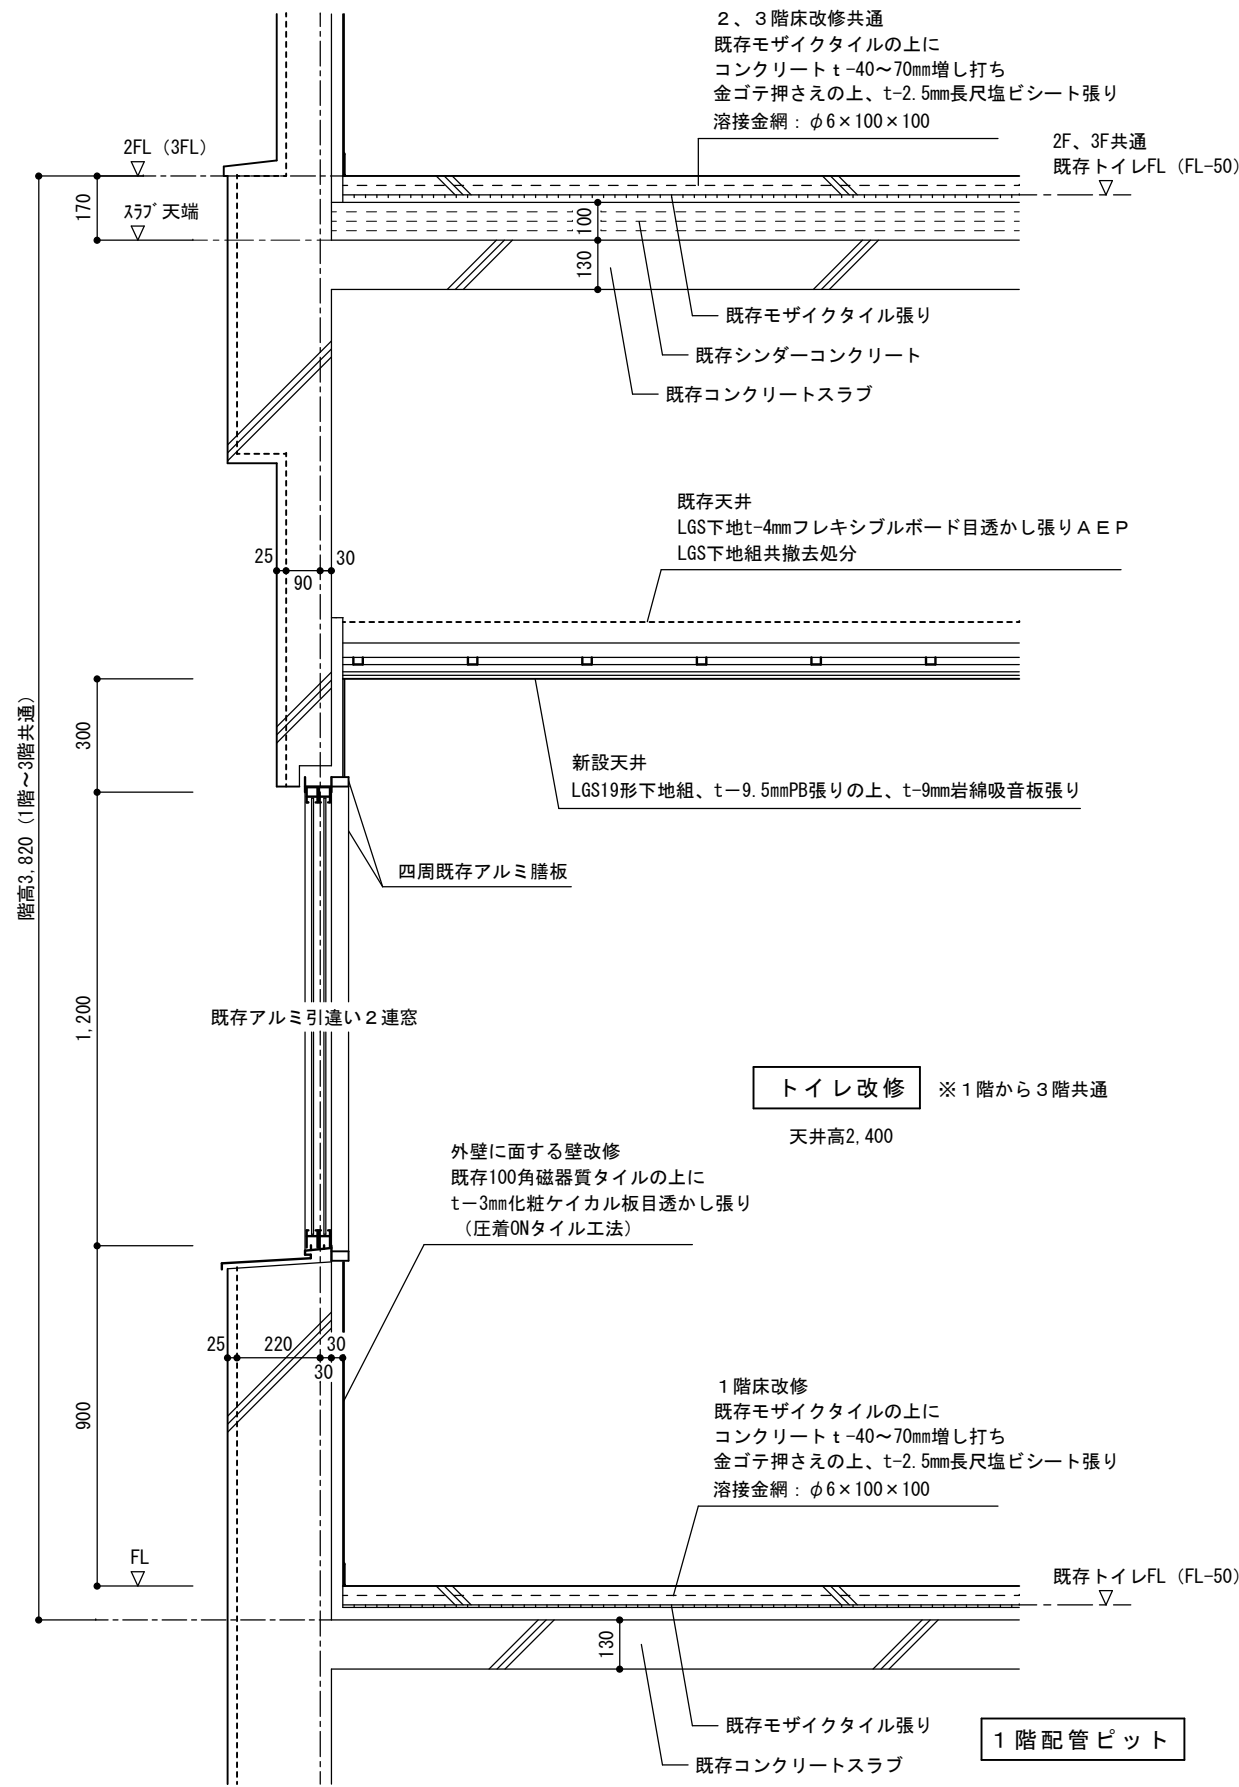

改修断面詳細図 1/20




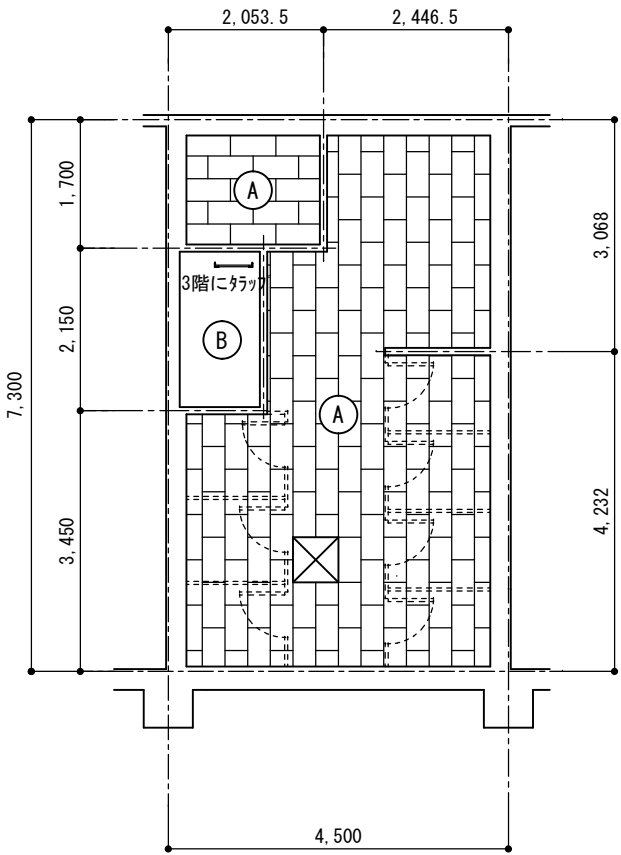


1. 3階天井伏図 1/100



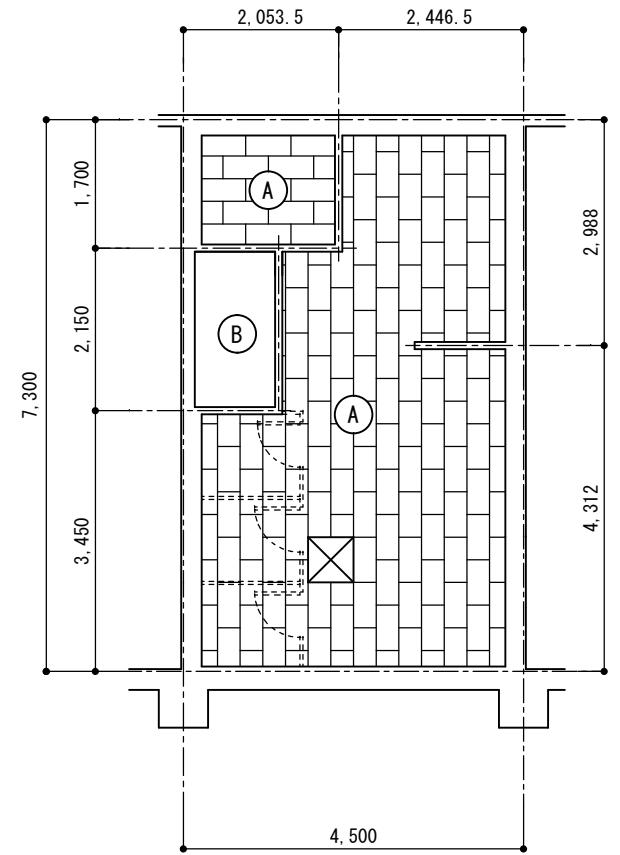


2階天井伏図 1/100

(A)	既存天井撤去後、LGS下地組、t-9.5mmPB張りの上、t-9mm岩綿吸音板張り
(B)	天井仕上げ無し
⊗	600角アルミ枠天井点検口

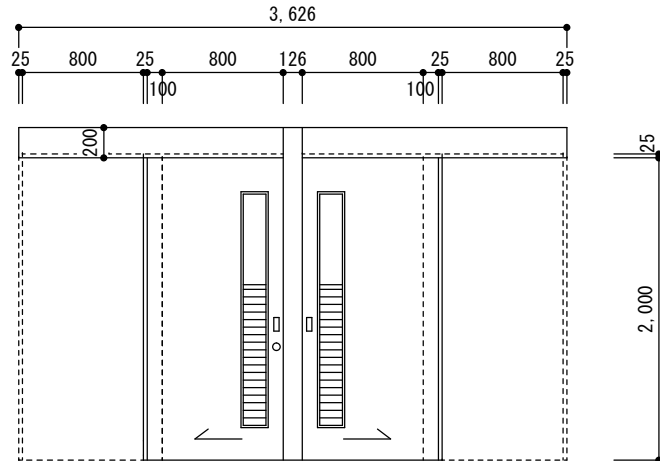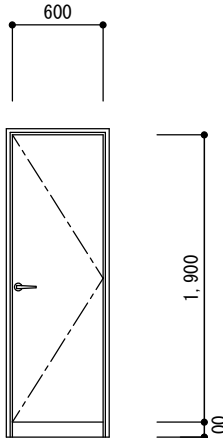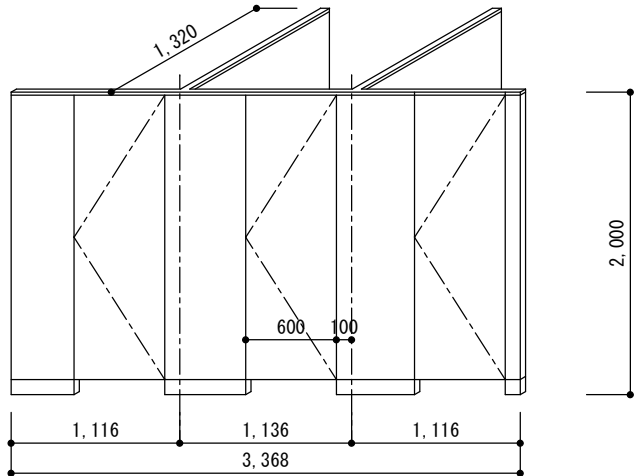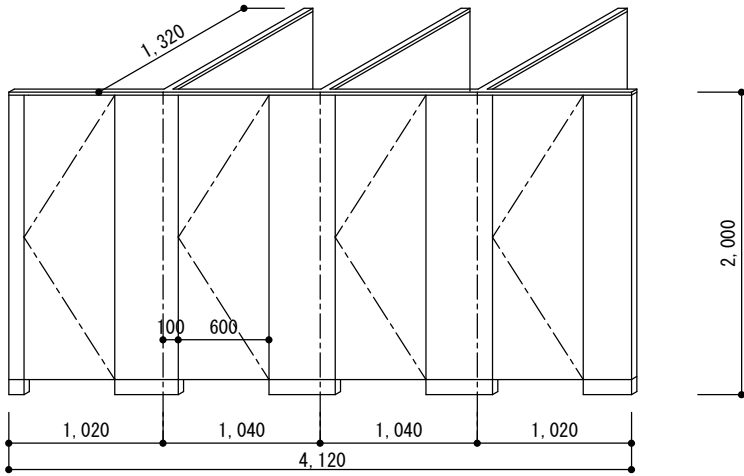姿 図								
	① SWD 額150×600、ガラリ150×900 各階廊下出入口	② SWD アンダーカット 各階 P S						
	名 称 箇所 スチール枠額ガラリ付木製ハンガー戸 3 箇所	スチール枠木製片開き戸 3 箇所						
	仕 上 見込 スチール枠 SOP 建具 ポリ合板フラッシュ 40	同左						
	硝子 4mm 型							
建具金物 彫り込み引手、多目的トイレ廊下側シリンダー錠、内サムターン	丁番、レバーハンドル、空錠							
備考 自動閉鎖機能ハンガーレール、ガイドローラー（男女トイレは空錠）	下枠ステンレス							
姿 図								
	① TB 1・3 階女子トイレ、2 階男子トイレ	② TB 1・3 階女子トイレ						
	名 称 箇所 トイレブース 3 箇所	トイレブース 2 箇所						
	仕 上 見込 メラミン化粧版フラッシュ 芯材パーティクルボード 40	同左						
	硝子							
建具金物 表示付スライド錠、ステンレス巾木、戸当りストッパー	同左							
備考 アルミオールエッジ品、グレビティヒンジ、付属品一式	同左							

長野県教育委員会	工 事 名	株式会社 久高設計	長野県上田市住吉55-2 1級建築士事務所 長野県知事登録（上田）N-78311号 1級建築士 大臣登録第292990号 小福田 洋 印 本 社 TEL 0268-22-8700(代) FAX 0268-27-5382 佐久営業所 TEL 0267-67-2987(代) FAX 0267-68-0660	検 印	設 計	年 月 日	縮 尺	整理番号	図面番号	図 名	
	上田千曲高等学校 普通教室棟トイレ改修工事					2025. 3. 24	1 50	24-014	A	17	改 修 建 具 表
				23							


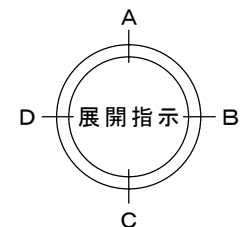
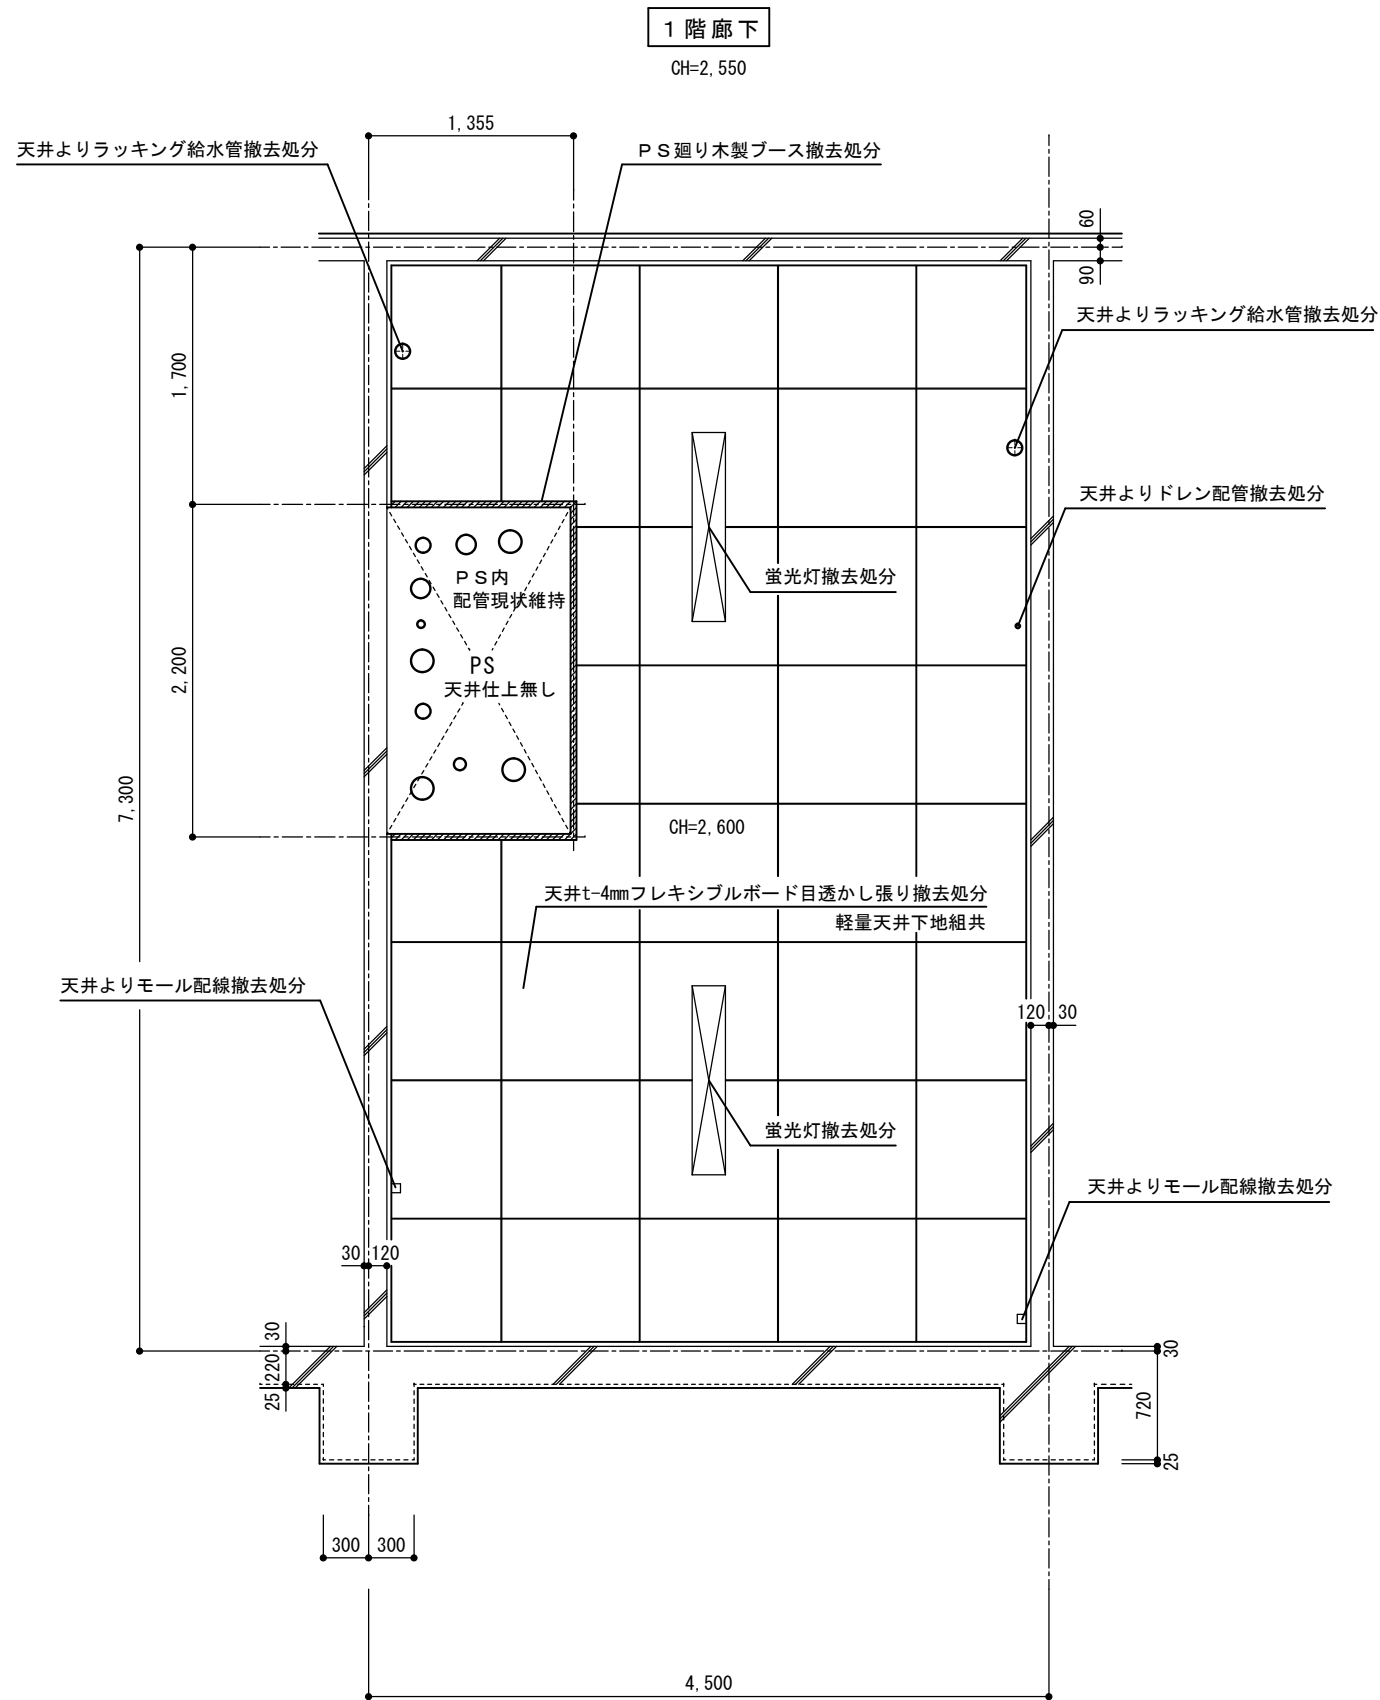
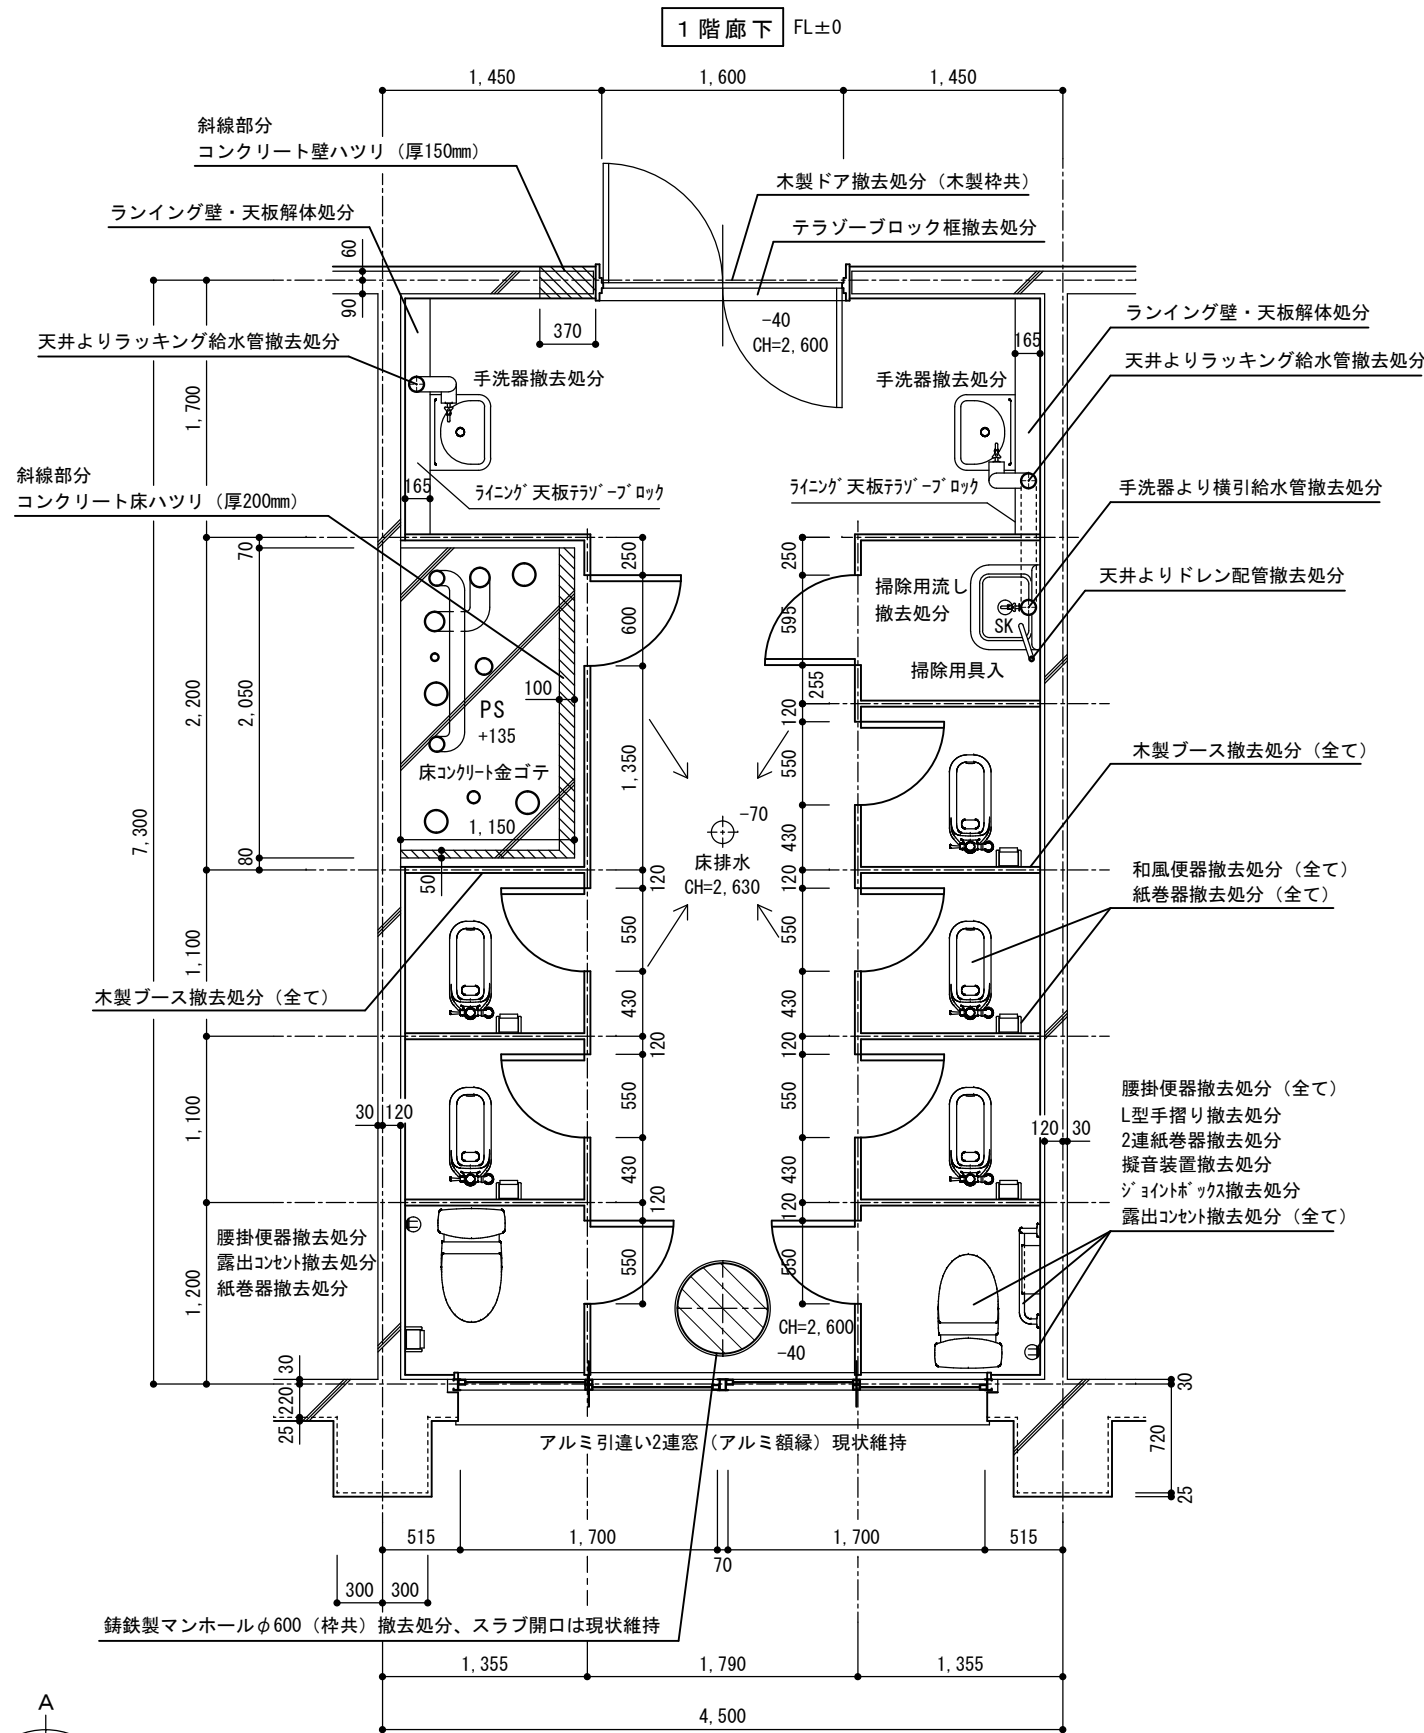




1階女子トイレ既存平面詳細図

1階女子トイレ既存天井伏図

- ※1) PS内の配管は現状維持とする
※2) 便器廻り及びマンホール廻り以外の床は現状のまま改修する。
※3) 天井フレキシブルボードと天井配管被覆材アスファルトフェルトの2種類はアスベスト含有みなし（レベル3）とする。

長野県教育委員会	工事名 上田千曲高等学校 普通教室棟トイレ改修工事	株式会社 久米設計	長野県上田市住吉55-2 1級建築士事務所 長野県知事登録（上田）N-78311号 1級建築士 大臣登録第292990号 小福田 洋 印 本社 TEL 0268-22-8700(代) FAX 0268-27-5382 佐久営業所 TEL 0267-67-2987(代) FAX 0267-68-0660	検印	設計	年月日	縮尺	整理番号	図面番号	図名
						2025.3.24	1 50	24-014	A 18 23	既存1階撤去図 平面詳細・天井伏

    

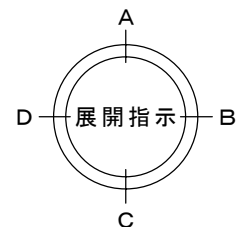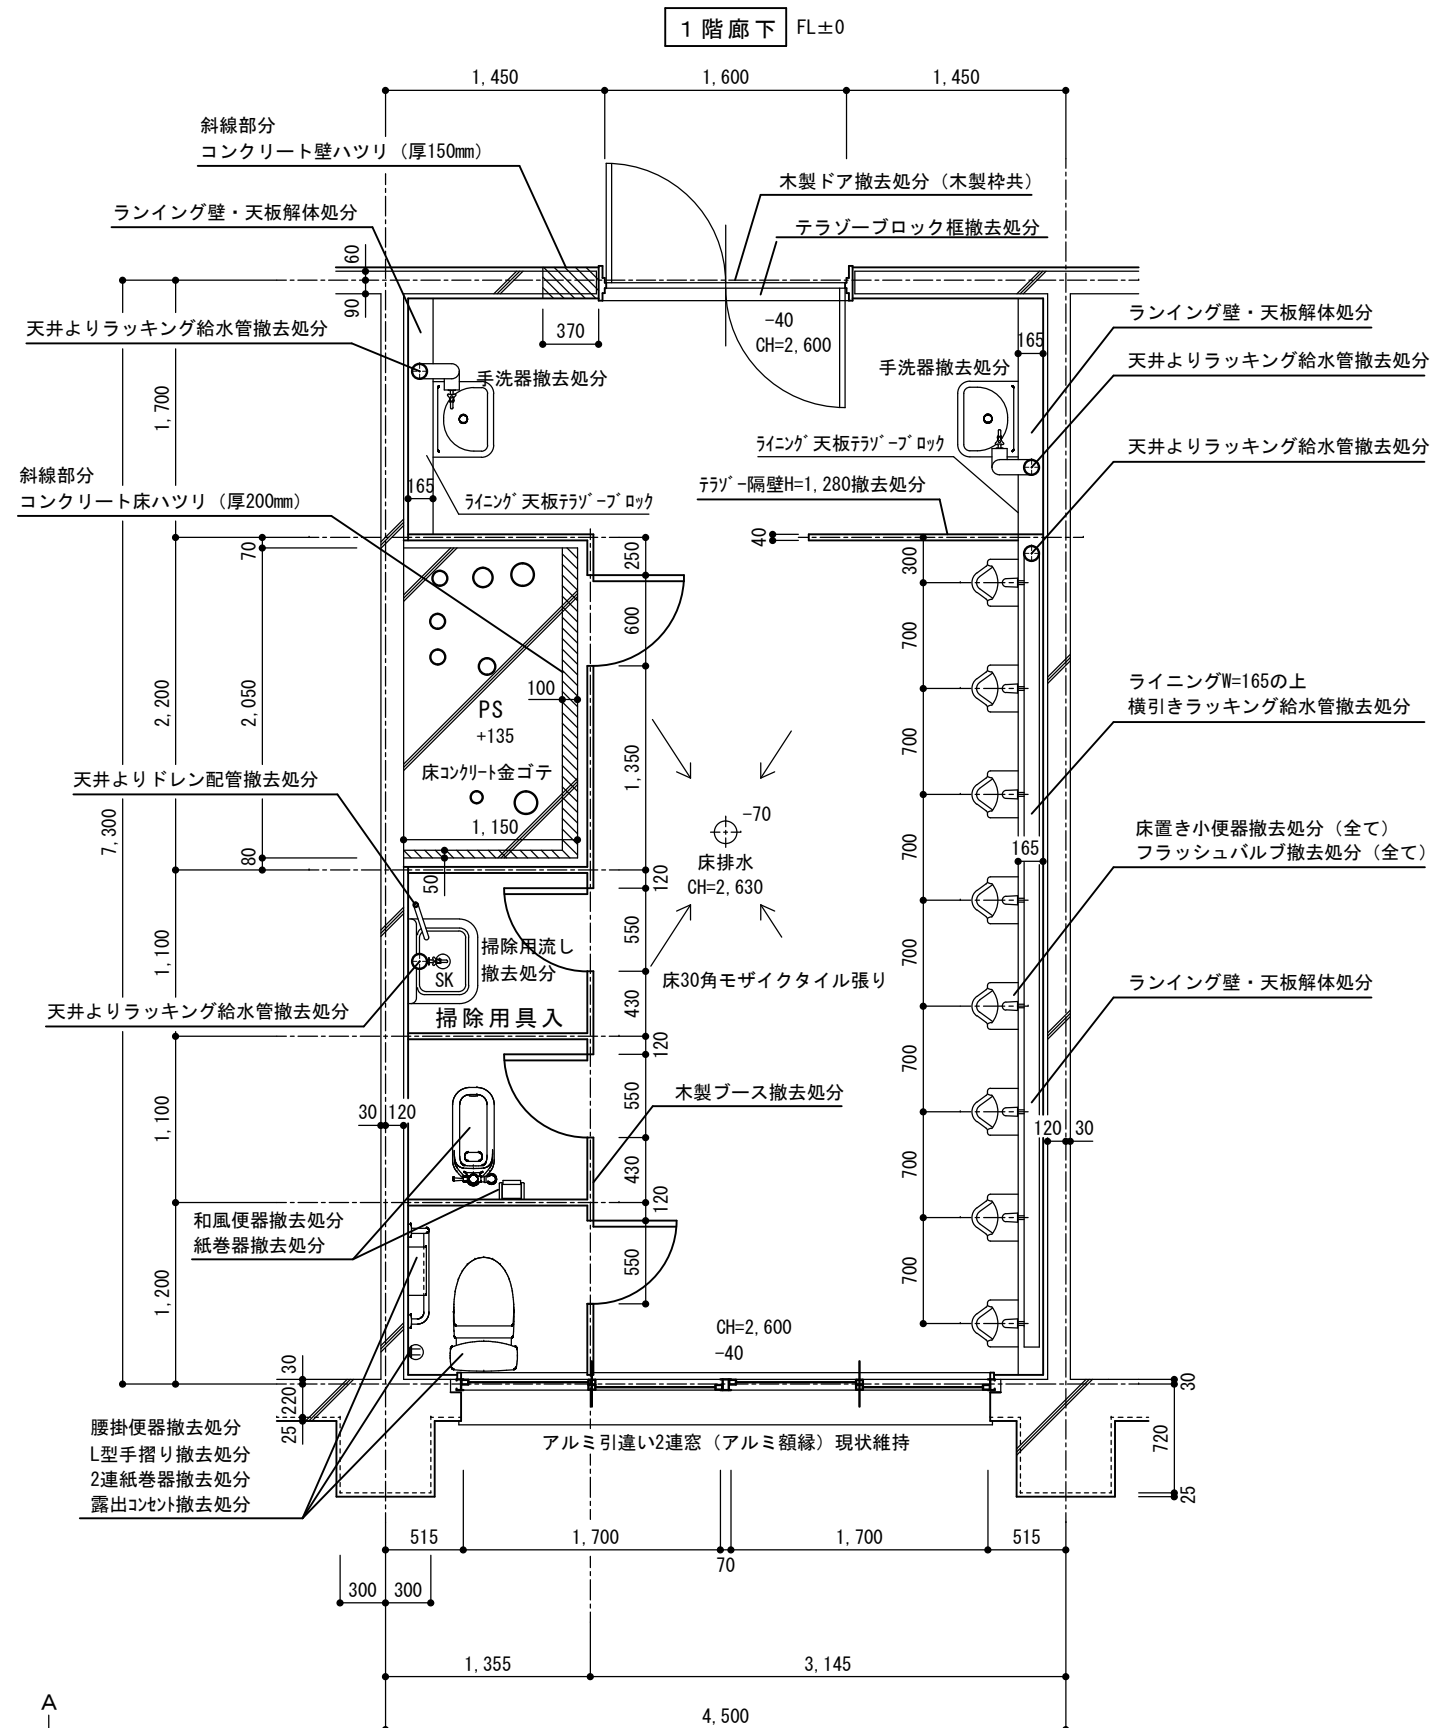


2階男子トイレ既存平面詳細図

※1) P S 内の配管は現状維持とする





※2) 便器廻り以外の床は現状のまま改修する。

※3) 天井フレキシブルボードと天井配管被覆材アスファルトフェルトの2種類はアスベスト含有みなし（レベル3）とする。

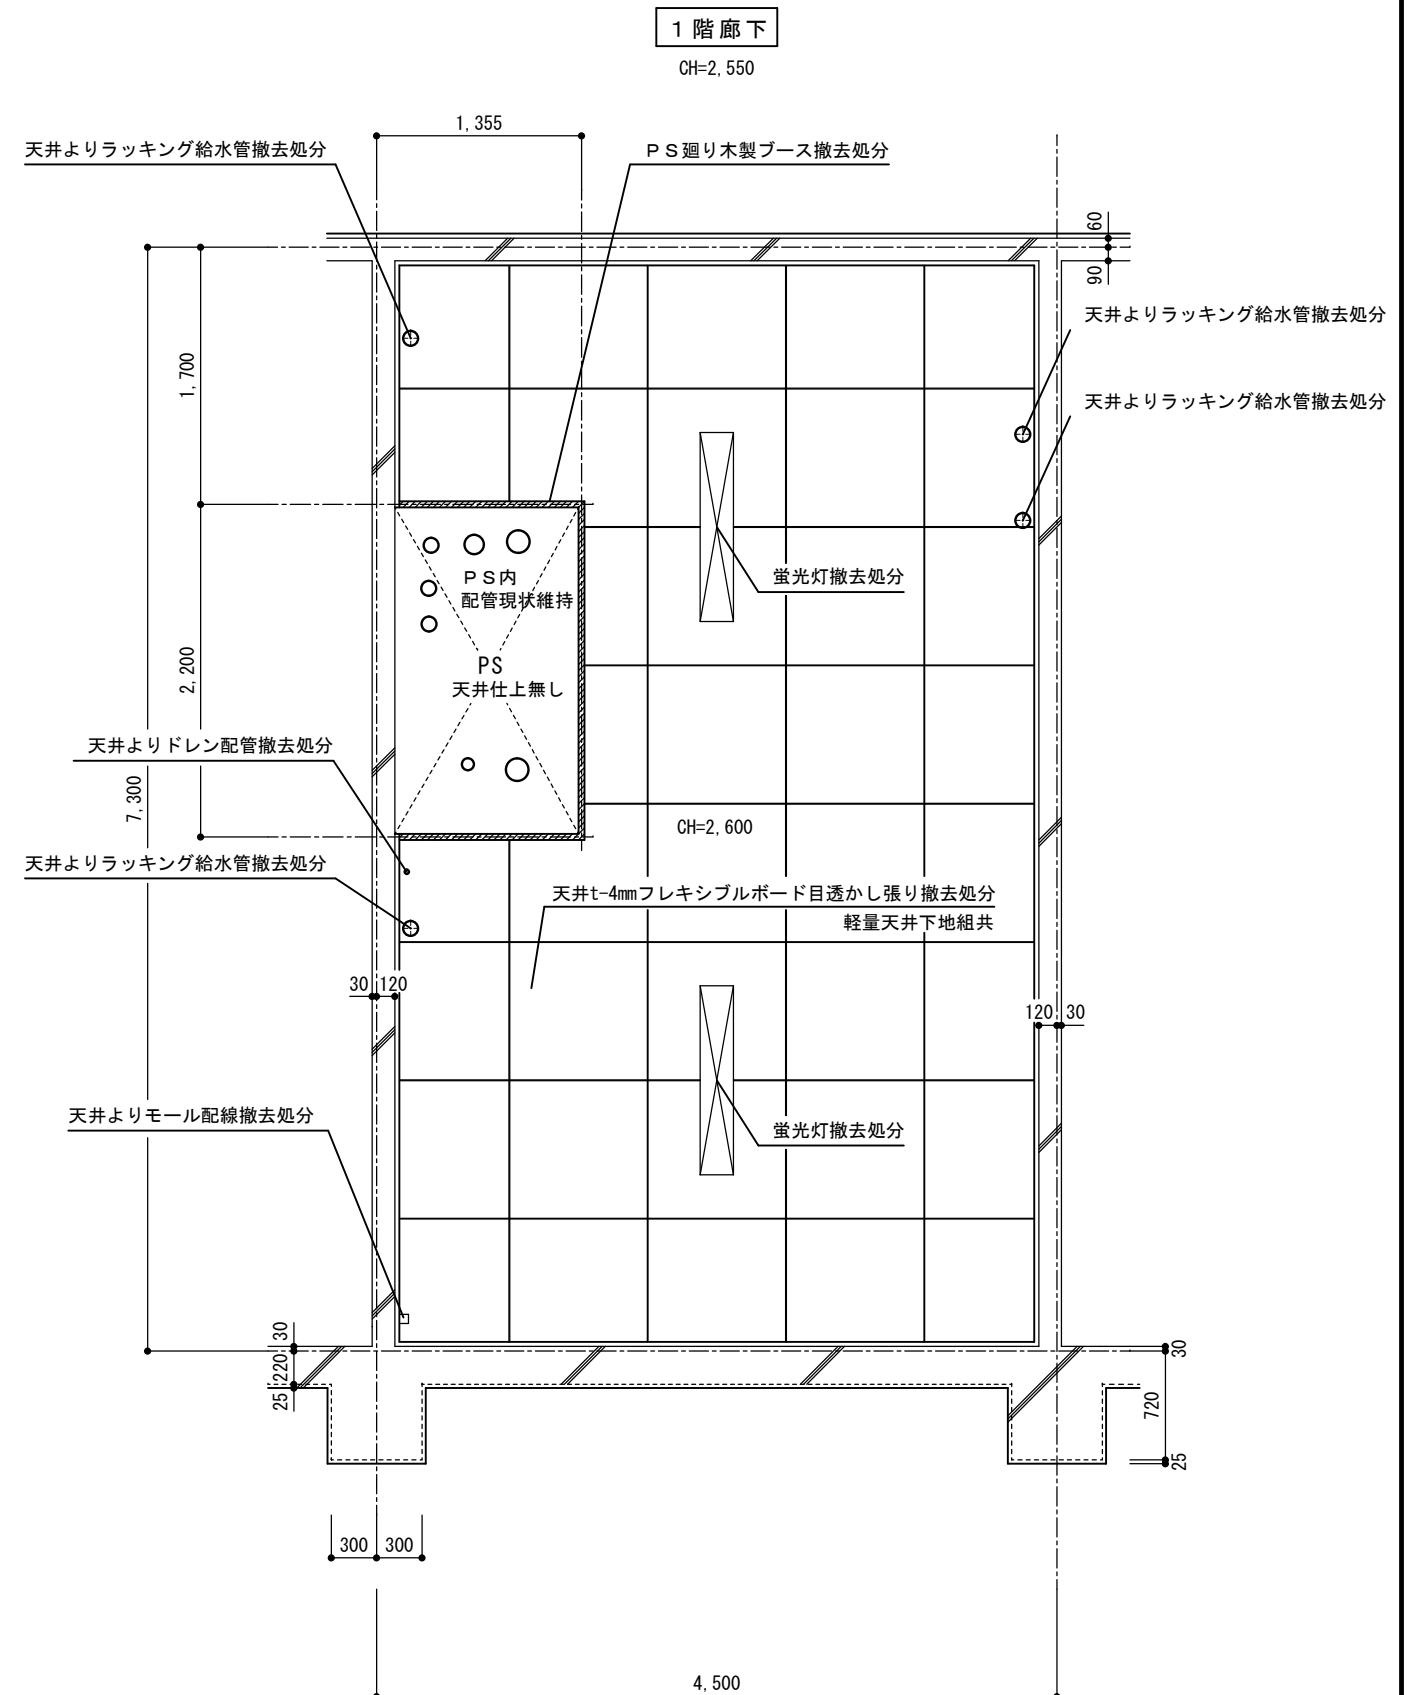


2階男子トイレ既存天井伏図

長野県上田市住吉55-2										
工 事 名		株式会社 久高設計	検 印	設 計	年 月 日	縮 尺	整 理 番 号	図 面 番 号		図 名
上田千曲高等学校 普通教室棟トイレ改修工事								A	20 23	
長野県教育委員会					2025. 3. 24	1 50	24-014			既 存 2 階 撤 去 図 平面詳細・天井伏

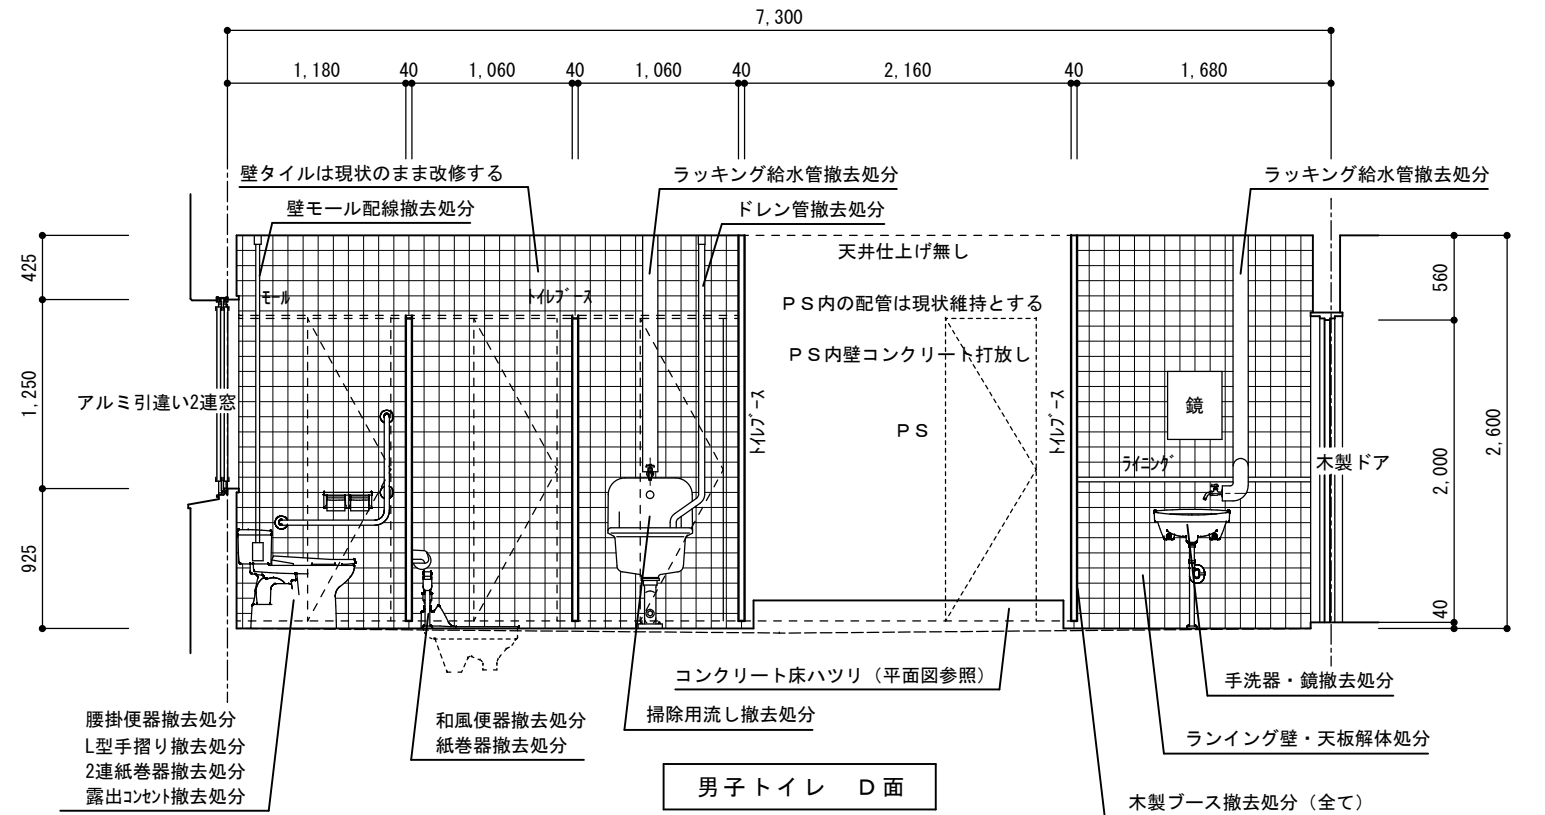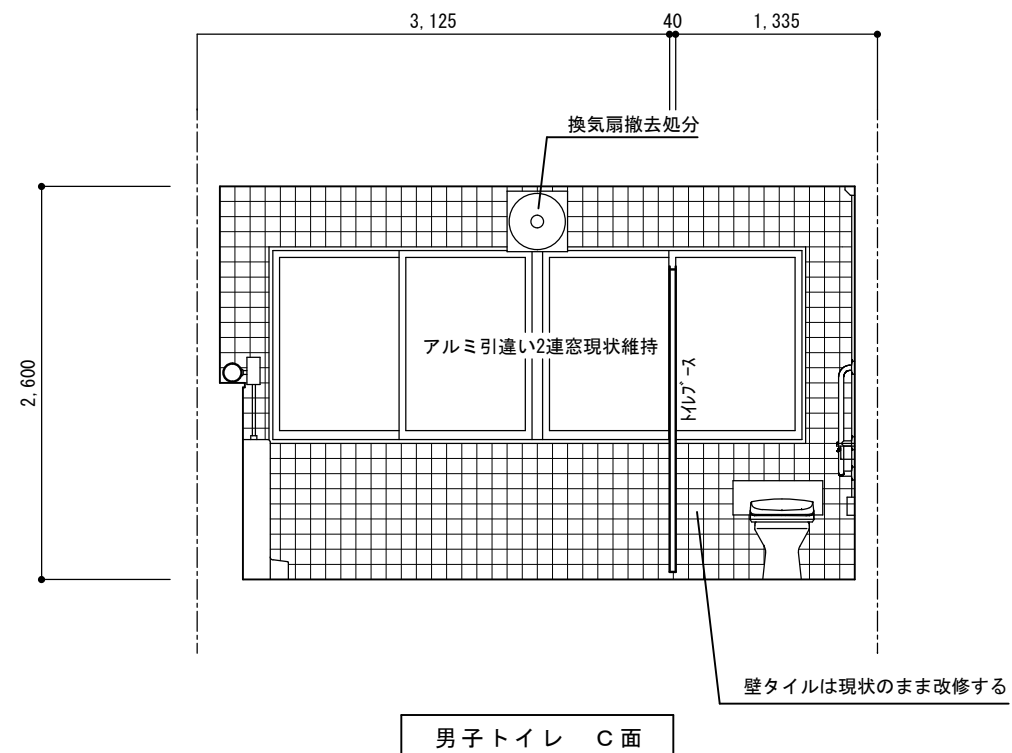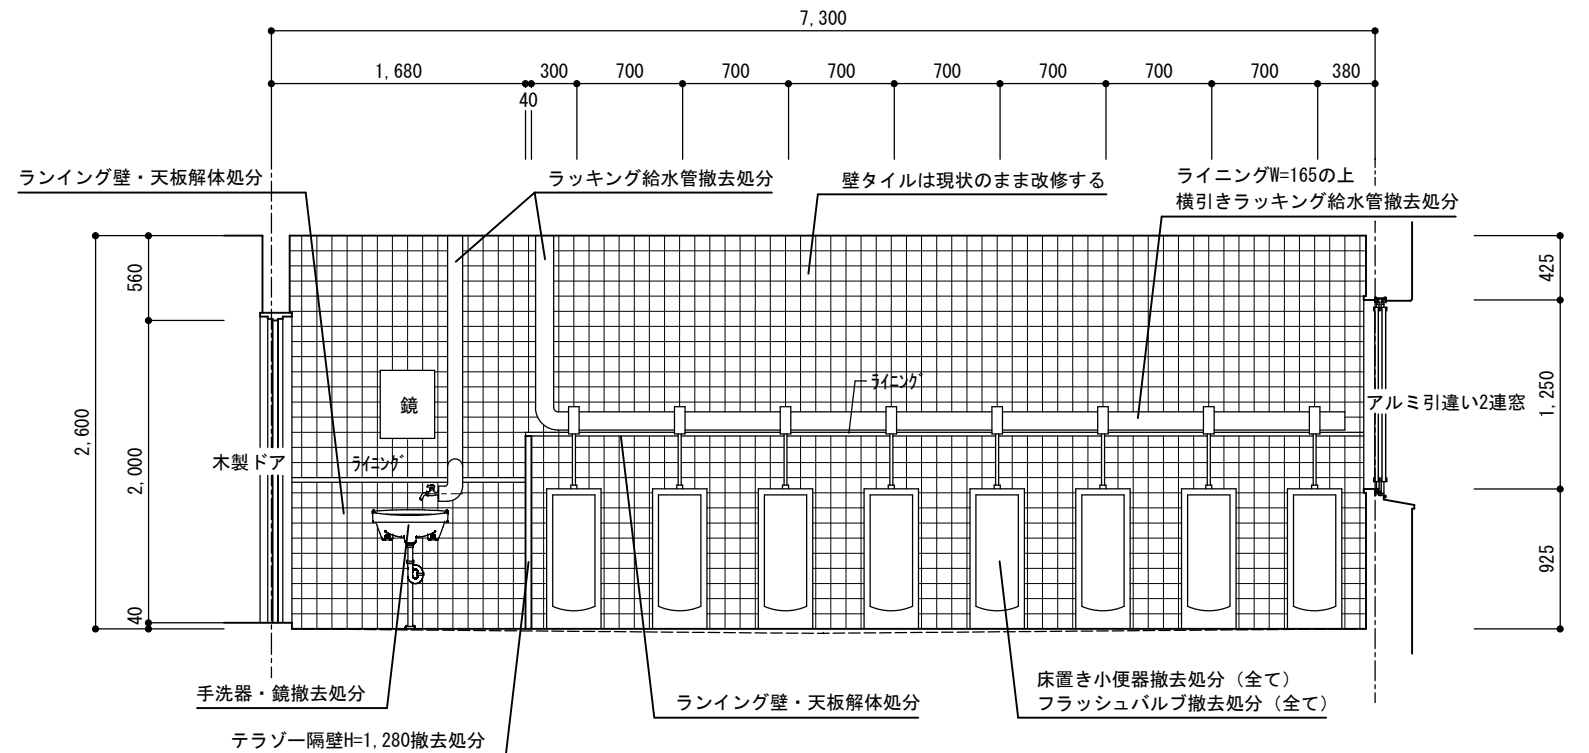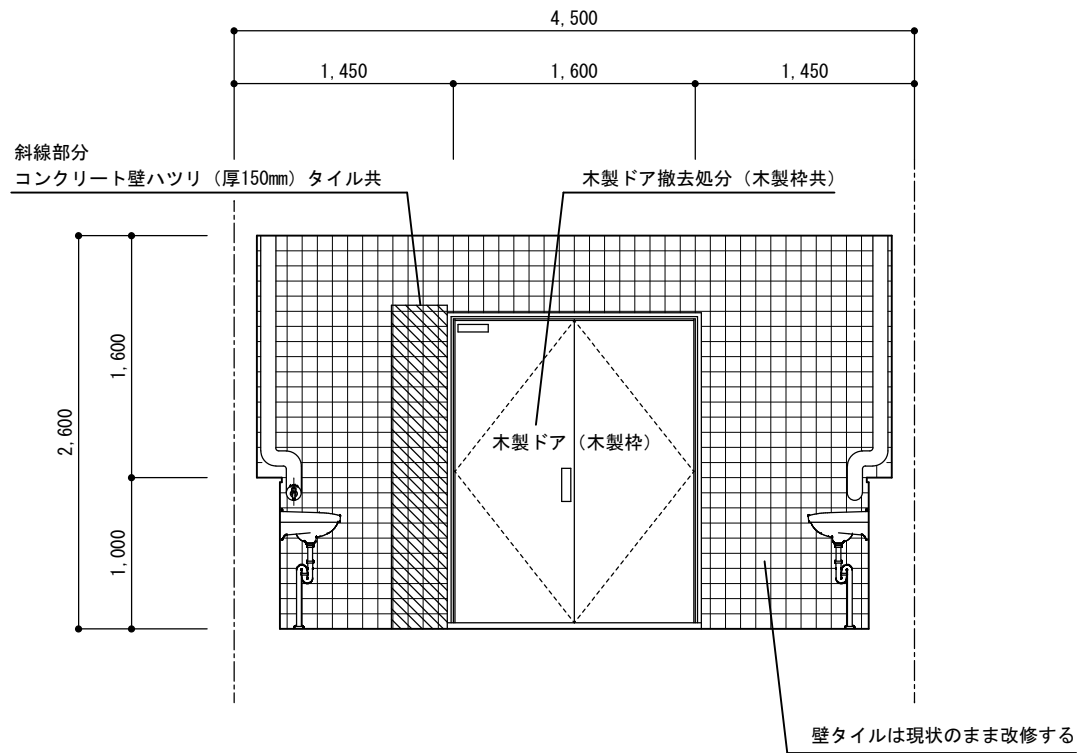


長野県教育委員会		上田千曲高等学校 普通教室棟トイレ改修工事	 株式会社 久高設計	長野県上田市住吉55-2 1級建築士事務所 長野県知事登録 (上田) N-78311号 1級建築士 大臣登録第292990号 小福田 洋 印 本 社 TEL 0268-22-8700(代) FAX 0268-27-5382 佐久営業所 TEL 0267-67-2987(代) FAX 0267-68-0660	検 印	設 計	年 月 日	縮 尺	整 理 番 号	図 面 番 号	図 名
							2025. 3. 24	1 50	24-014	A 21 23	既存 2 階 撤 去 図 展 開 図

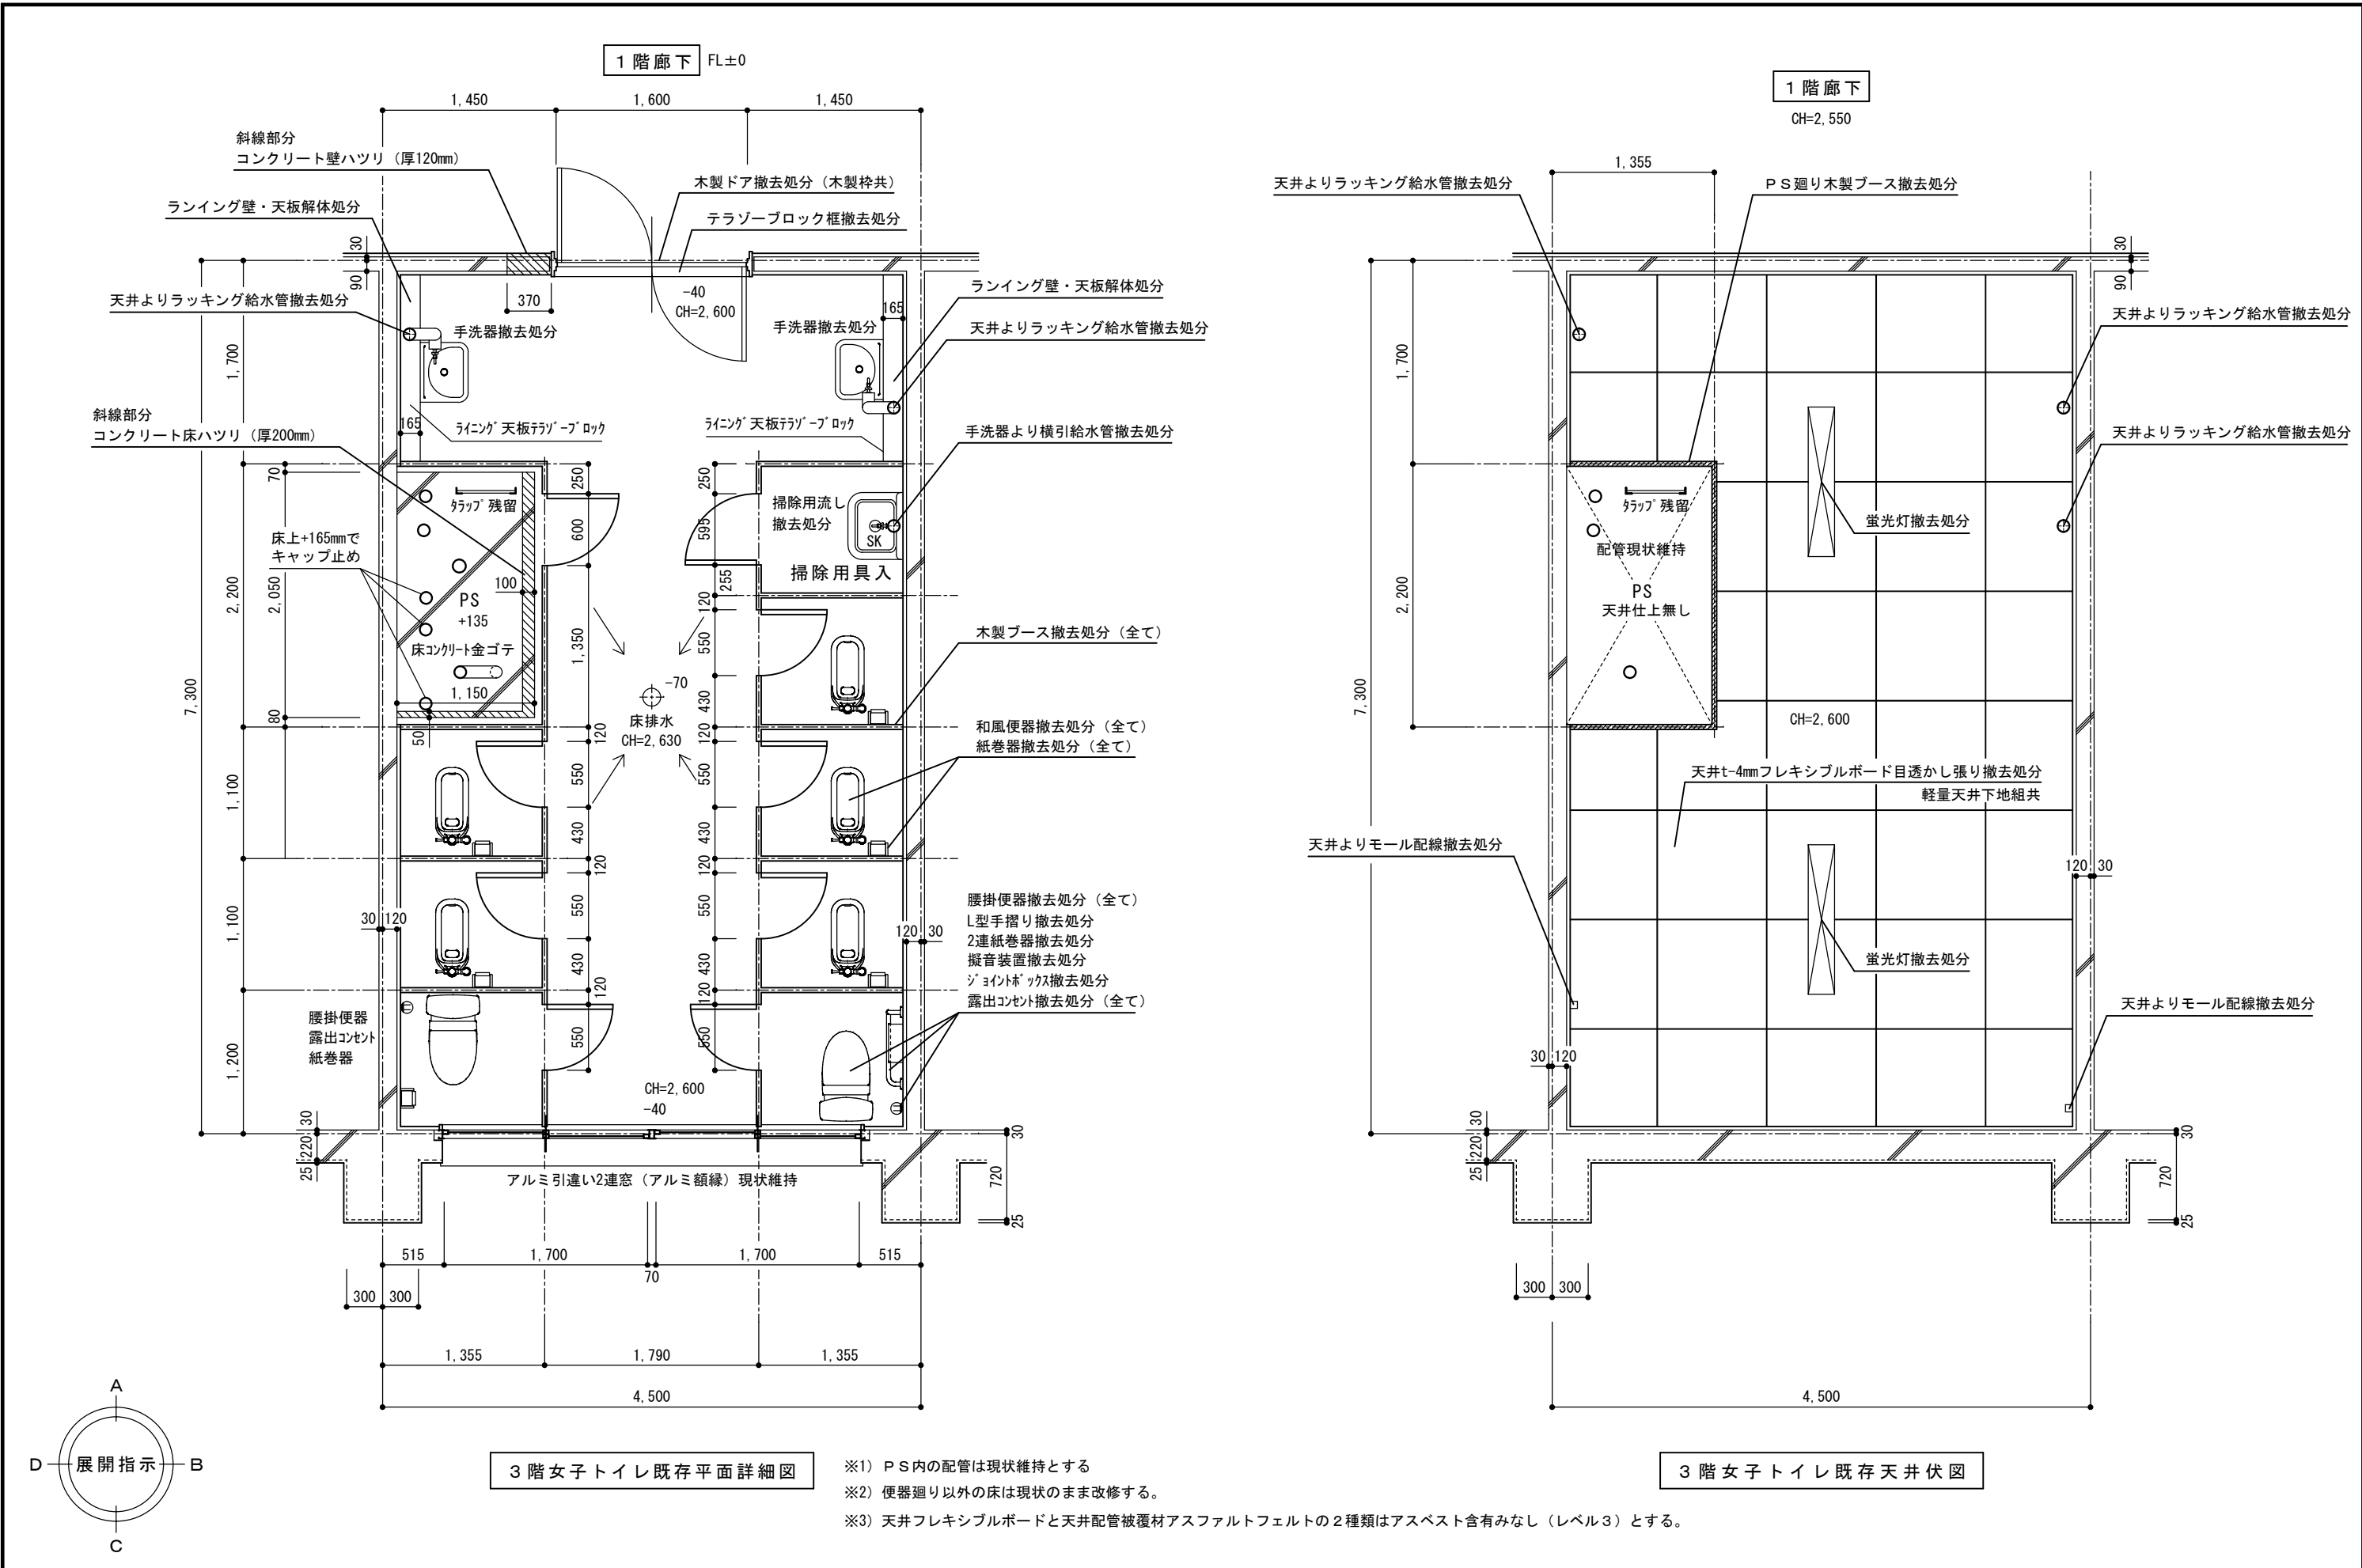


- ※1) P S内の配管は現状維持とする
- ※2) 便器廻り以外の床は現状のまま改修する。
- ※3) 天井フレキシブルボードと天井配管被覆材アスファルトフェルトの2種類はアスベスト含有みなし（レベル3）とする。


長野県教育委員会		上田千曲高等学校 普通教室棟トイレ改修工事	 株式会社 久高設計	長野県上田市住吉55-2 1級建築士事務所 長野県知事登録（上田）N-78311号 1級建築士 大臣登録第292990号 小福田 洋 印 本 社 TEL 0268-22-8700(代) FAX 0268-27-5382 佐久営業所 TEL 0267-67-2987(代) FAX 0267-68-0660		検 印	設 計	年 月 日	縮 尺	整理番号	図面番号	図 名
						2025. 3. 24	1 50	24-014	A	22 23	既 存 3 階 撤 去 図 平面詳細・天井伏	

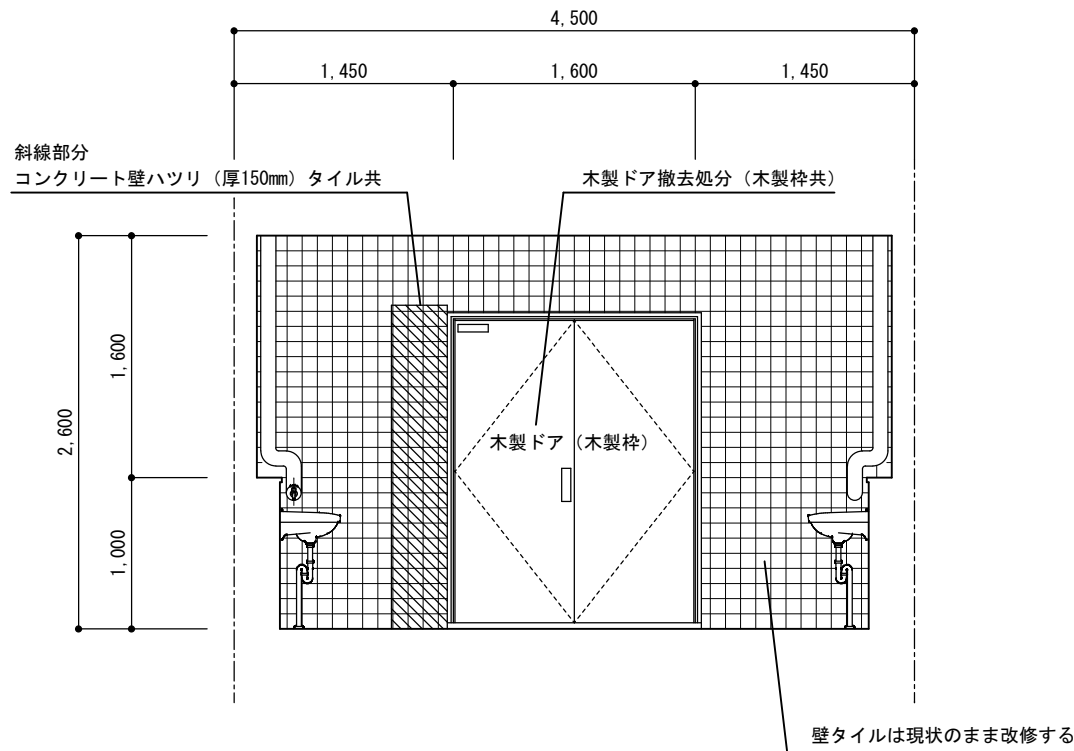


女子トイレ A面

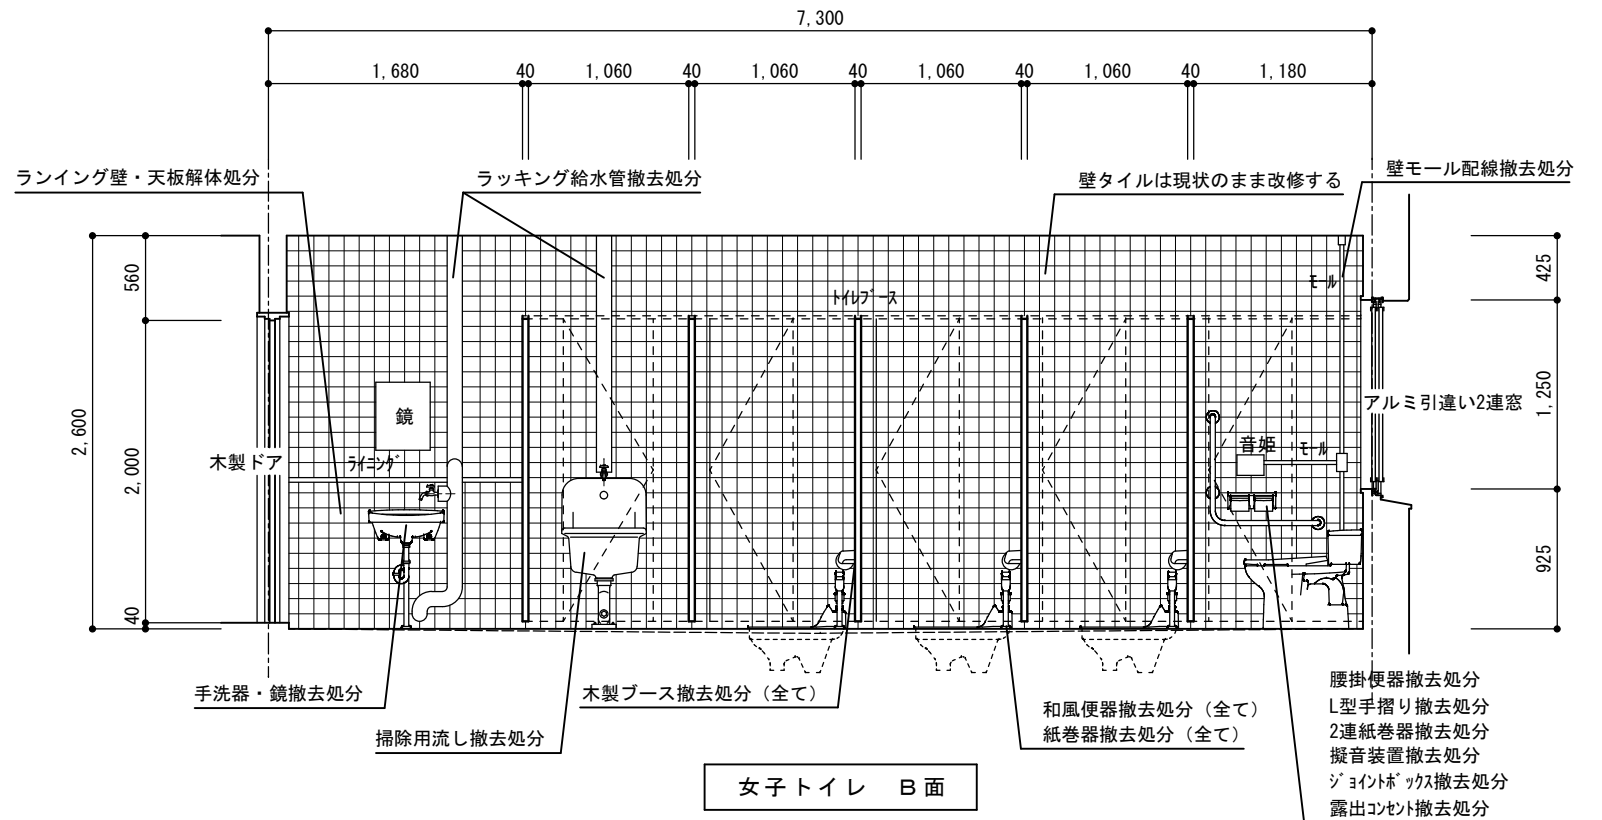

女子トイレ B面

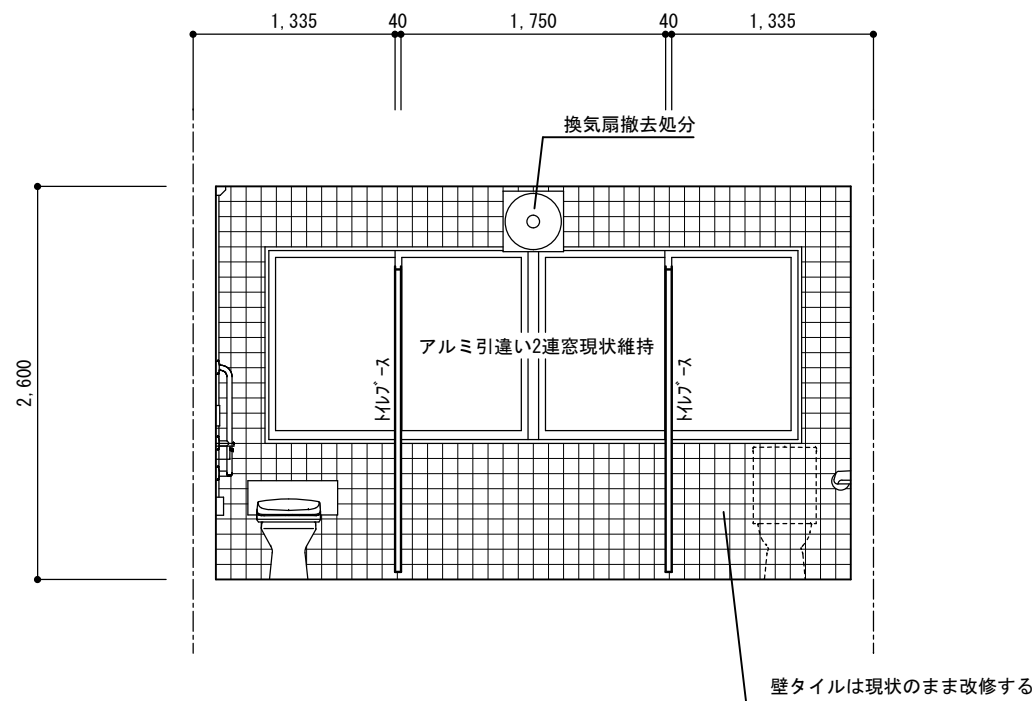


女子トイレ C面

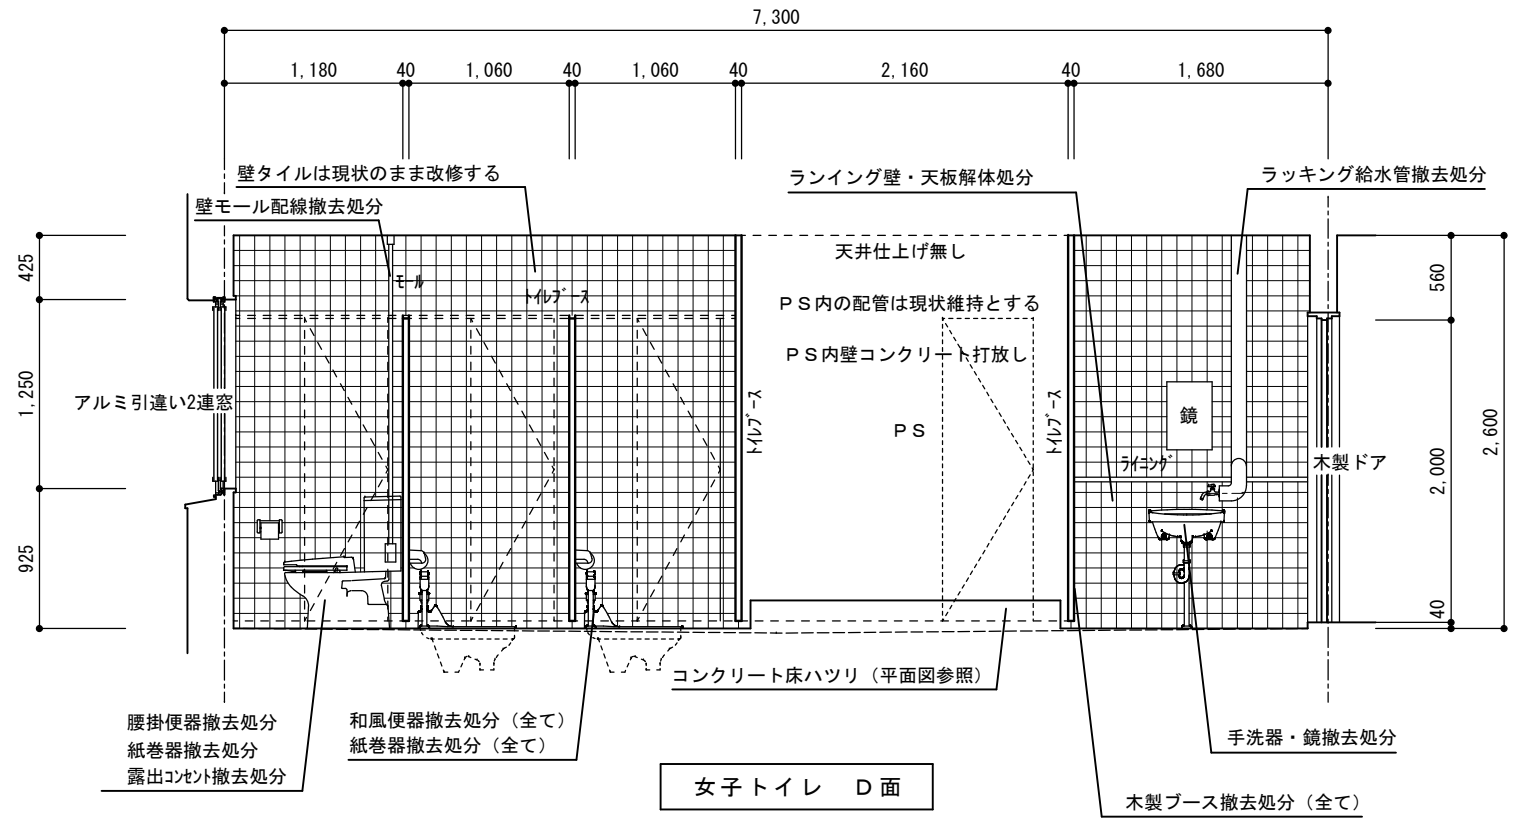


女子トイレ D面

長野県教育委員会	工事名 上田千曲高等学校 普通教室棟トイレ改修工事	株式会社 久米設計	長野県上田市住吉55-2 1級建築士事務所 長野県知事登録 (上田) N-78311号 1級建築士 大臣登録第292990号 小福田 洋 印 本 社 TEL 0268-22-8700 (代) FAX 0268-27-5382 佐久営業所 TEL 0267-67-2987 (代) FAX 0267-68-0660	検 印	設 計	年 月 日	縮 尺	整理番号	図面番号	図 名
						2025. 3. 24	1 50	24-014	A 23	既存3階撤去図
										展開図

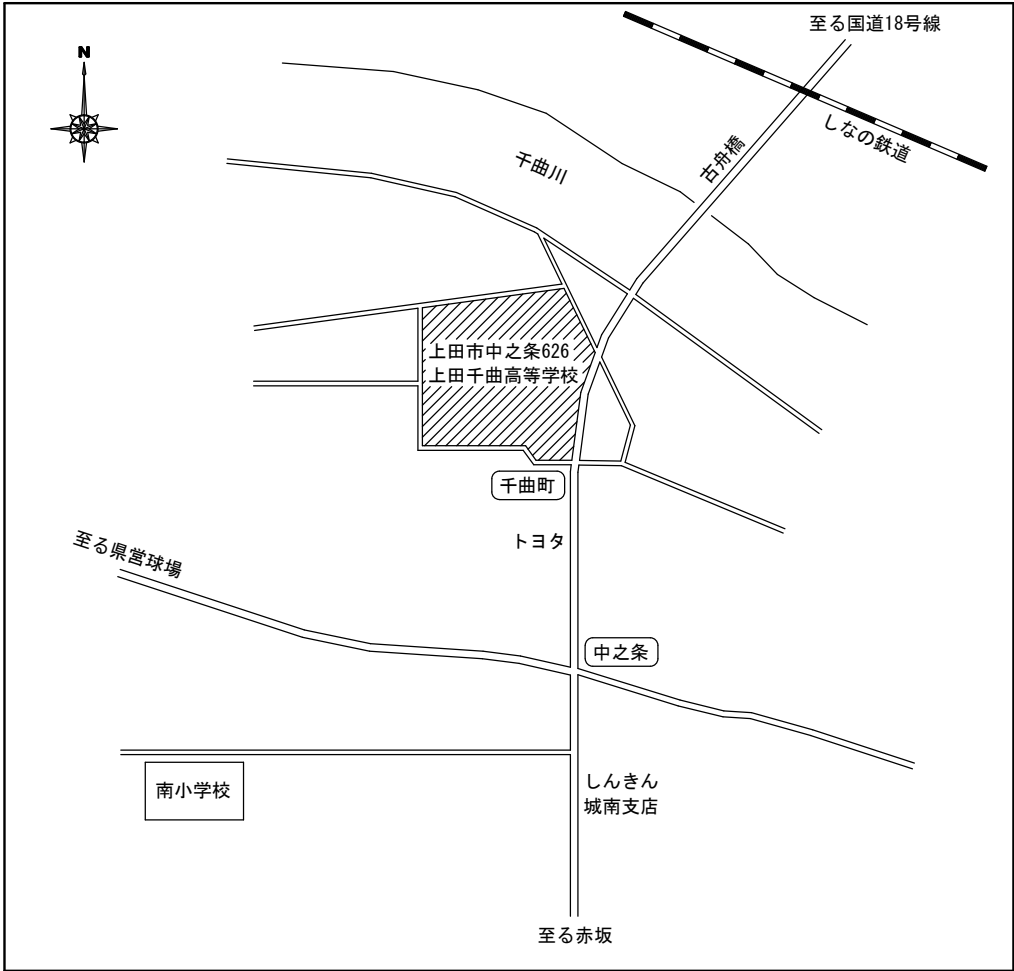




案内図

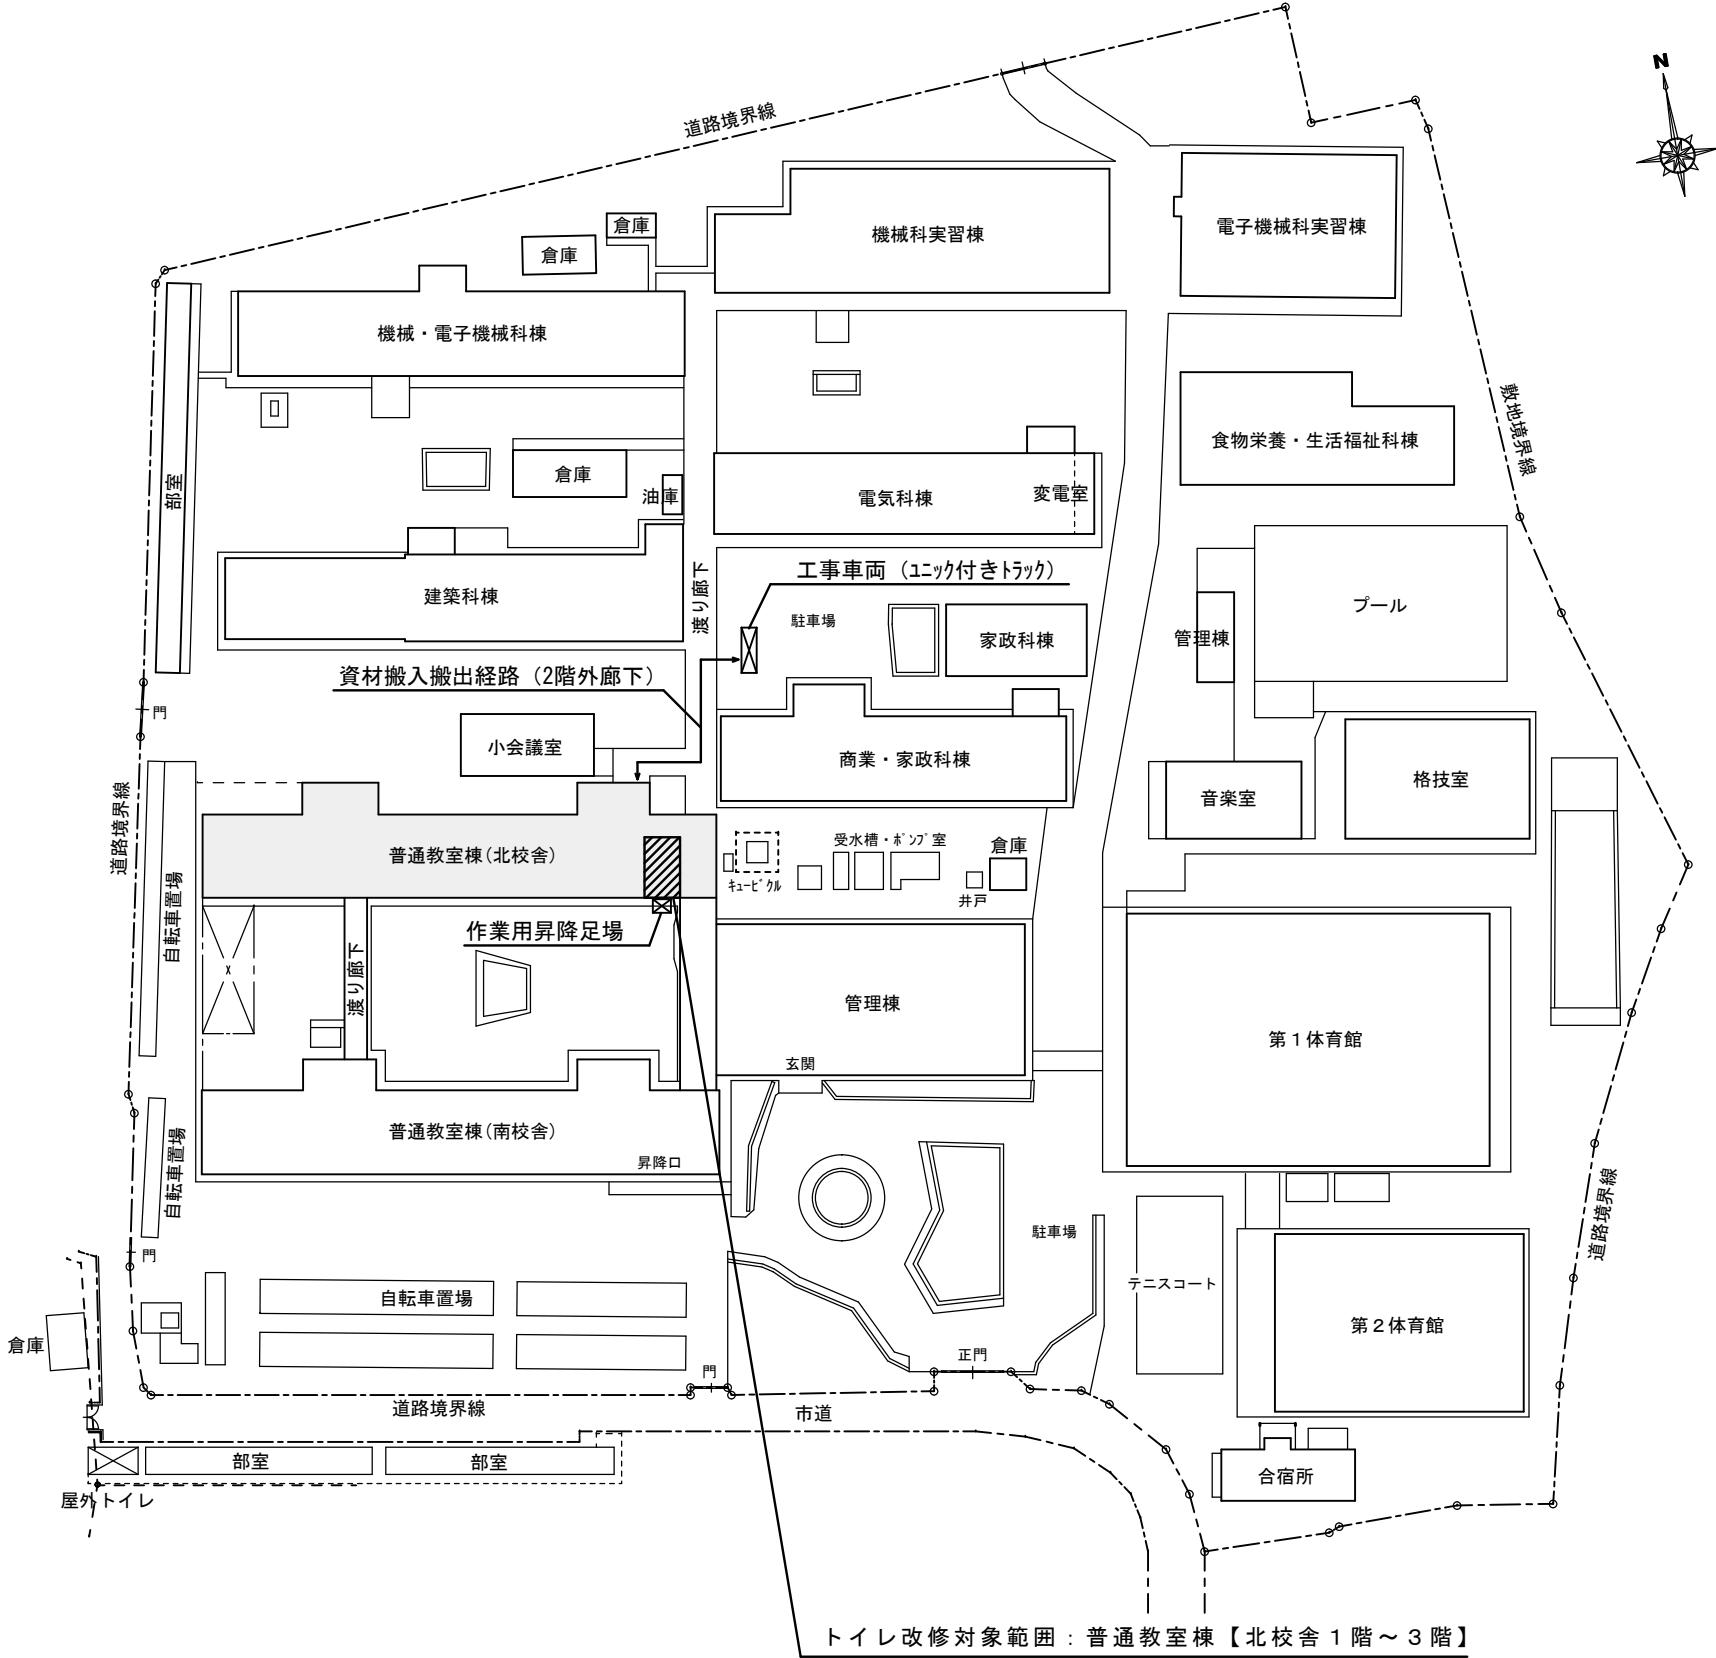

トイレ改修対象範囲：普通教室棟【北校舎1階～3階】


配置図 S=1/1000

長野県教育委員会	工事名 上田千曲高等学校 普通教室棟トイレ改修工事	株式会社 久米設計 長野県上田市住吉55-2 1級建築士事務所 長野県知事登録 (上田) N-78311号 1級建築士 大臣登録第292990号 小福田 洋 印 本 社 TEL 0268-22-8700 (代) FAX 0268-27-5382 佐久営業所 TEL 0267-67-2987 (代) FAX 0267-68-0660	検印	設計	年月日 2025. 3. 24	縮尺	整理番号 24-014	図面番号 E 02 05	図名 配置図・案内図
---------------------	---	--	---------------	---------------	---------------------------------------	---------------	-----------------------------------	--	----------------------------------

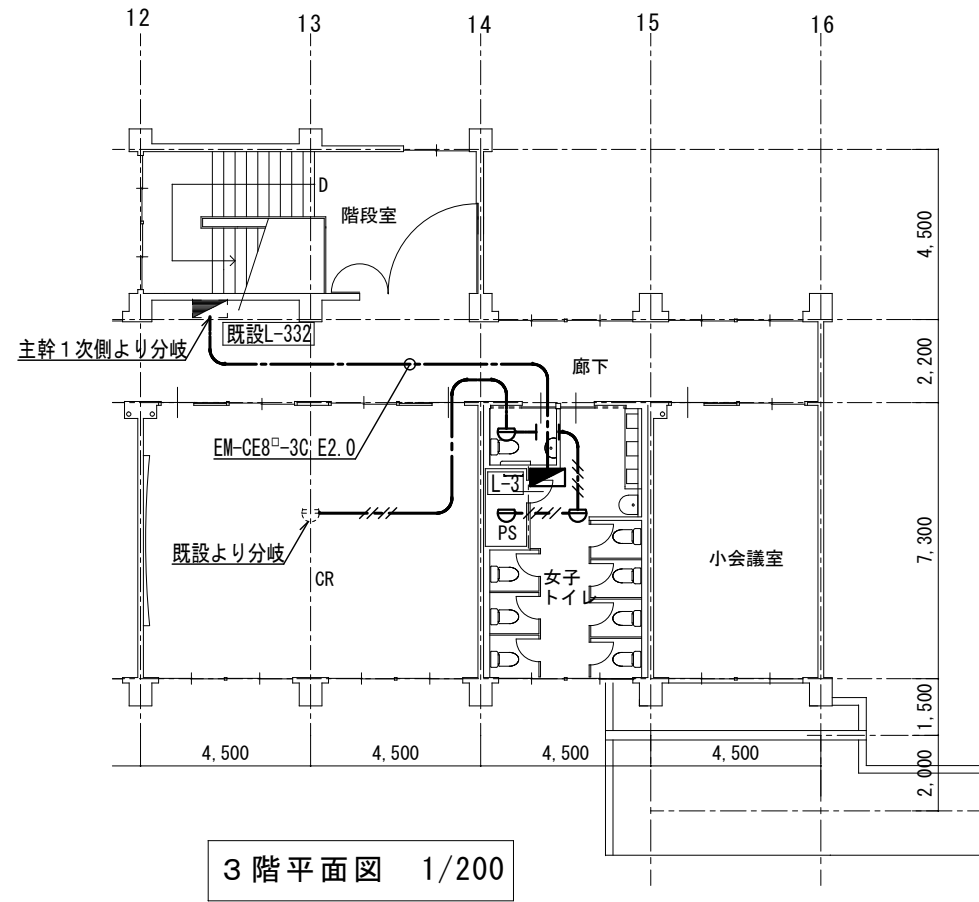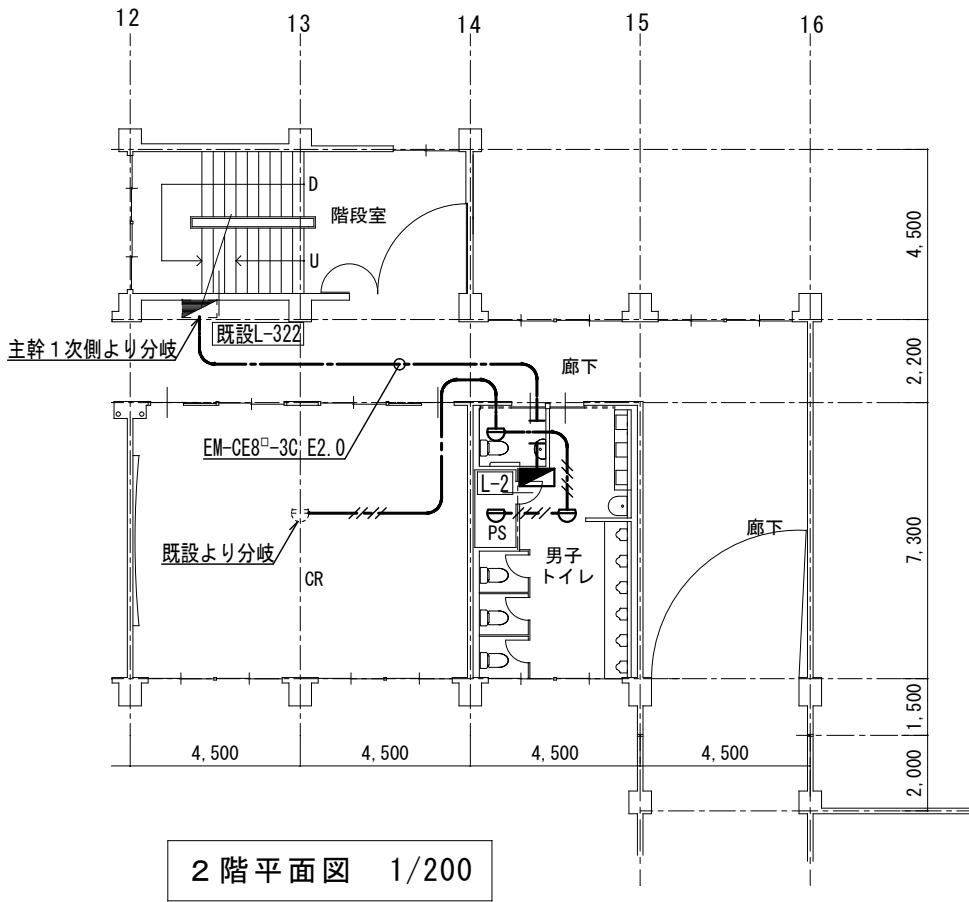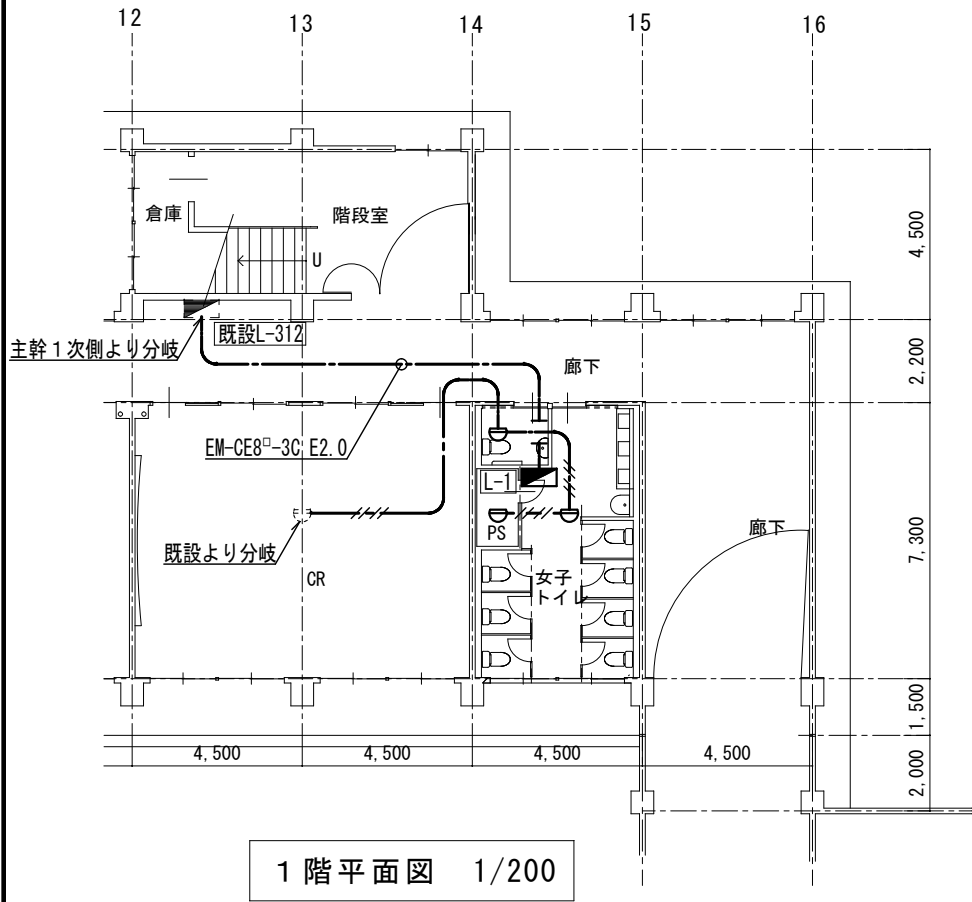

既設分電盤改修図

下図のとおり、既設埋込型折曲式分電盤にケーブル引出し用ふかし枠を取り付ける。

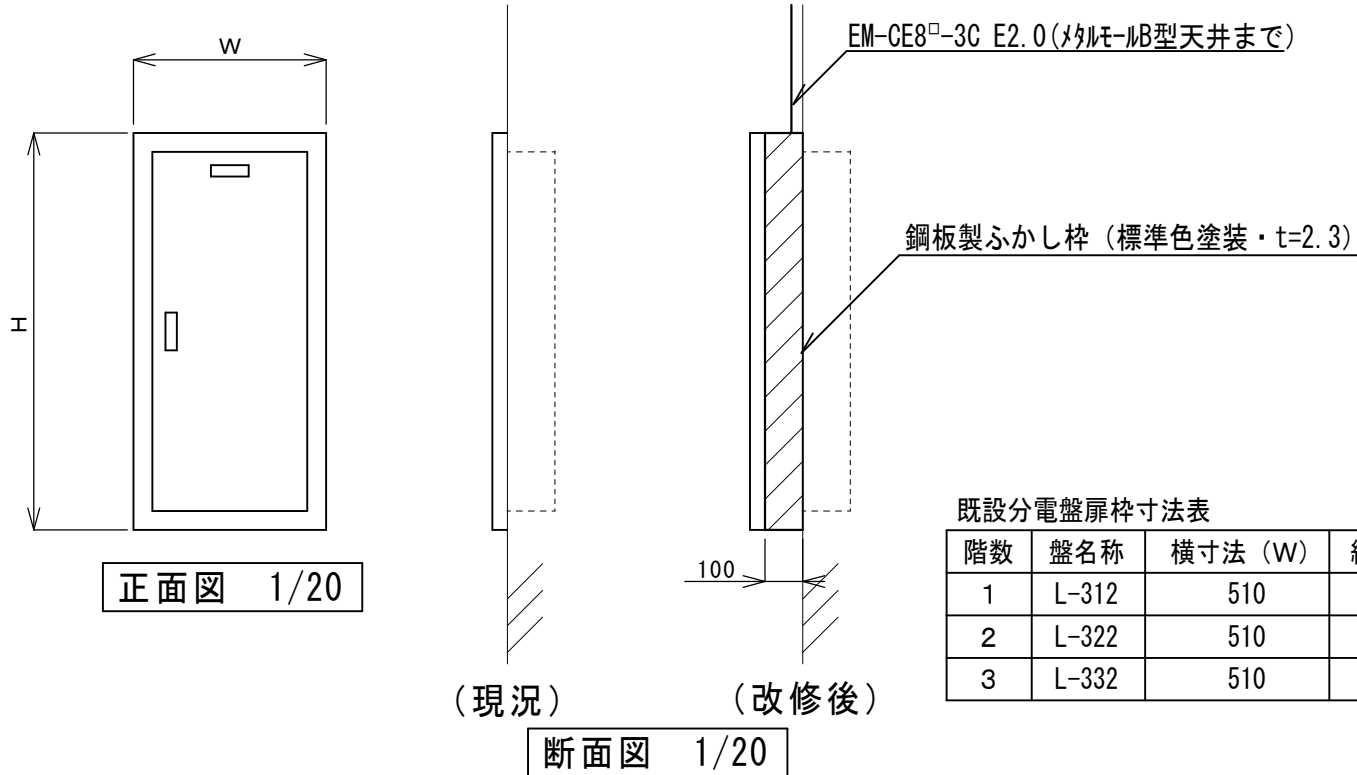

既設分電盤扉枠寸法表

階数	盤名称	横寸法 (W)	縦寸法 (H)
1	L-312	510	1050
2	L-322	510	660
3	L-332	510	660

凡 例		
記 号	名 称	備 考
	電灯分電盤	
	差動式スポット型感知器	

注記 図中特記無き配線及び保護配管は下記による。

【自動火災報知設備】

	EM-AE0. 9-4C	(PF16)
	EM-AE0. 9-4C	(G16)


照明器具姿図


○A

LEDダウンライト LRS1-08

□B

天井付LED灯 LSS9-4-48

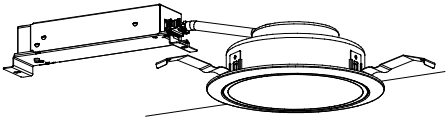

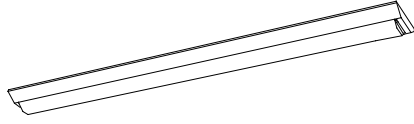

警報盤仕様



水位警報盤

形式：屋内用露出型壁掛式

電源：AC200V


警報：満水警報（表示灯・ブザー付）

材質：鋼板製

分電盤回路図

L-1

電灯分電盤 L-1

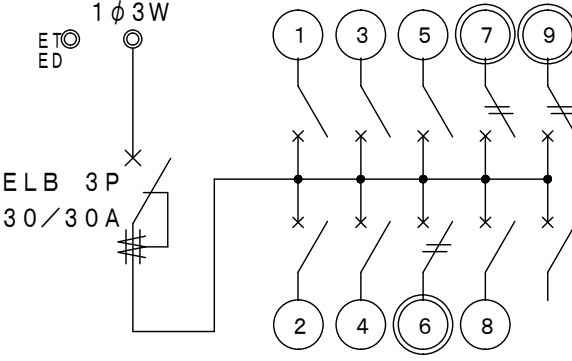

MCCB 2P1E 20A ×7

MCCB 2P2E 20A (200V) ×3


形式：扉付露出型壁掛式 材質：プラスチック（難燃性樹脂）

No.	負荷名称	設備容量
①	電灯・換気扇	250VA
②	便座・自動水栓コンセント	622VA
③	便座コンセント	622VA
④	便座コンセント	622VA
⑤	便座コンセント	622VA
⑥	遠赤外線暖房機	500VA
⑦	パネルヒーター	2000VA
⑧	排水ポンプ	450VA
⑨	水位警報盤	10VA

合計 5698VA

L-2

電灯分電盤 L-2

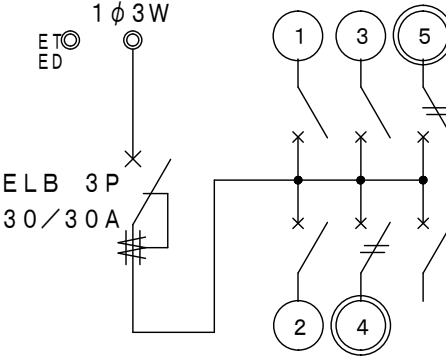

MCCB 2P1E 20A ×4

MCCB 2P2E 20A (200V) ×2


形式：扉付露出型壁掛式 材質：プラスチック（難燃性樹脂）

No.	負荷名称	設備容量
①	電灯・換気扇	250VA
②	便座・自動水栓コンセント	622VA
③	便座コンセント	622VA
④	遠赤外線暖房機	500VA
⑤	パネルヒーター	2000VA

合計 3994VA

L-3

電灯分電盤 L-3

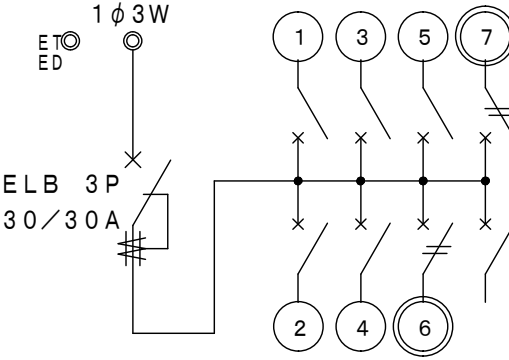


MCCB 2P1E 20A ×6

MCCB 2P2E 20A (200V) ×2

形式：扉付露出型壁掛式 材質：プラスチック（難燃性樹脂）

No.	負荷名称	設備容量
①	電灯・換気扇	250VA
②	便座・自動水栓コンセント	622VA
③	便座コンセント	622VA
④	便座コンセント	622VA
⑤	便座コンセント	622VA
⑥	遠赤外線暖房機	500VA
⑦	パネルヒーター	2000VA

合計 5238VA

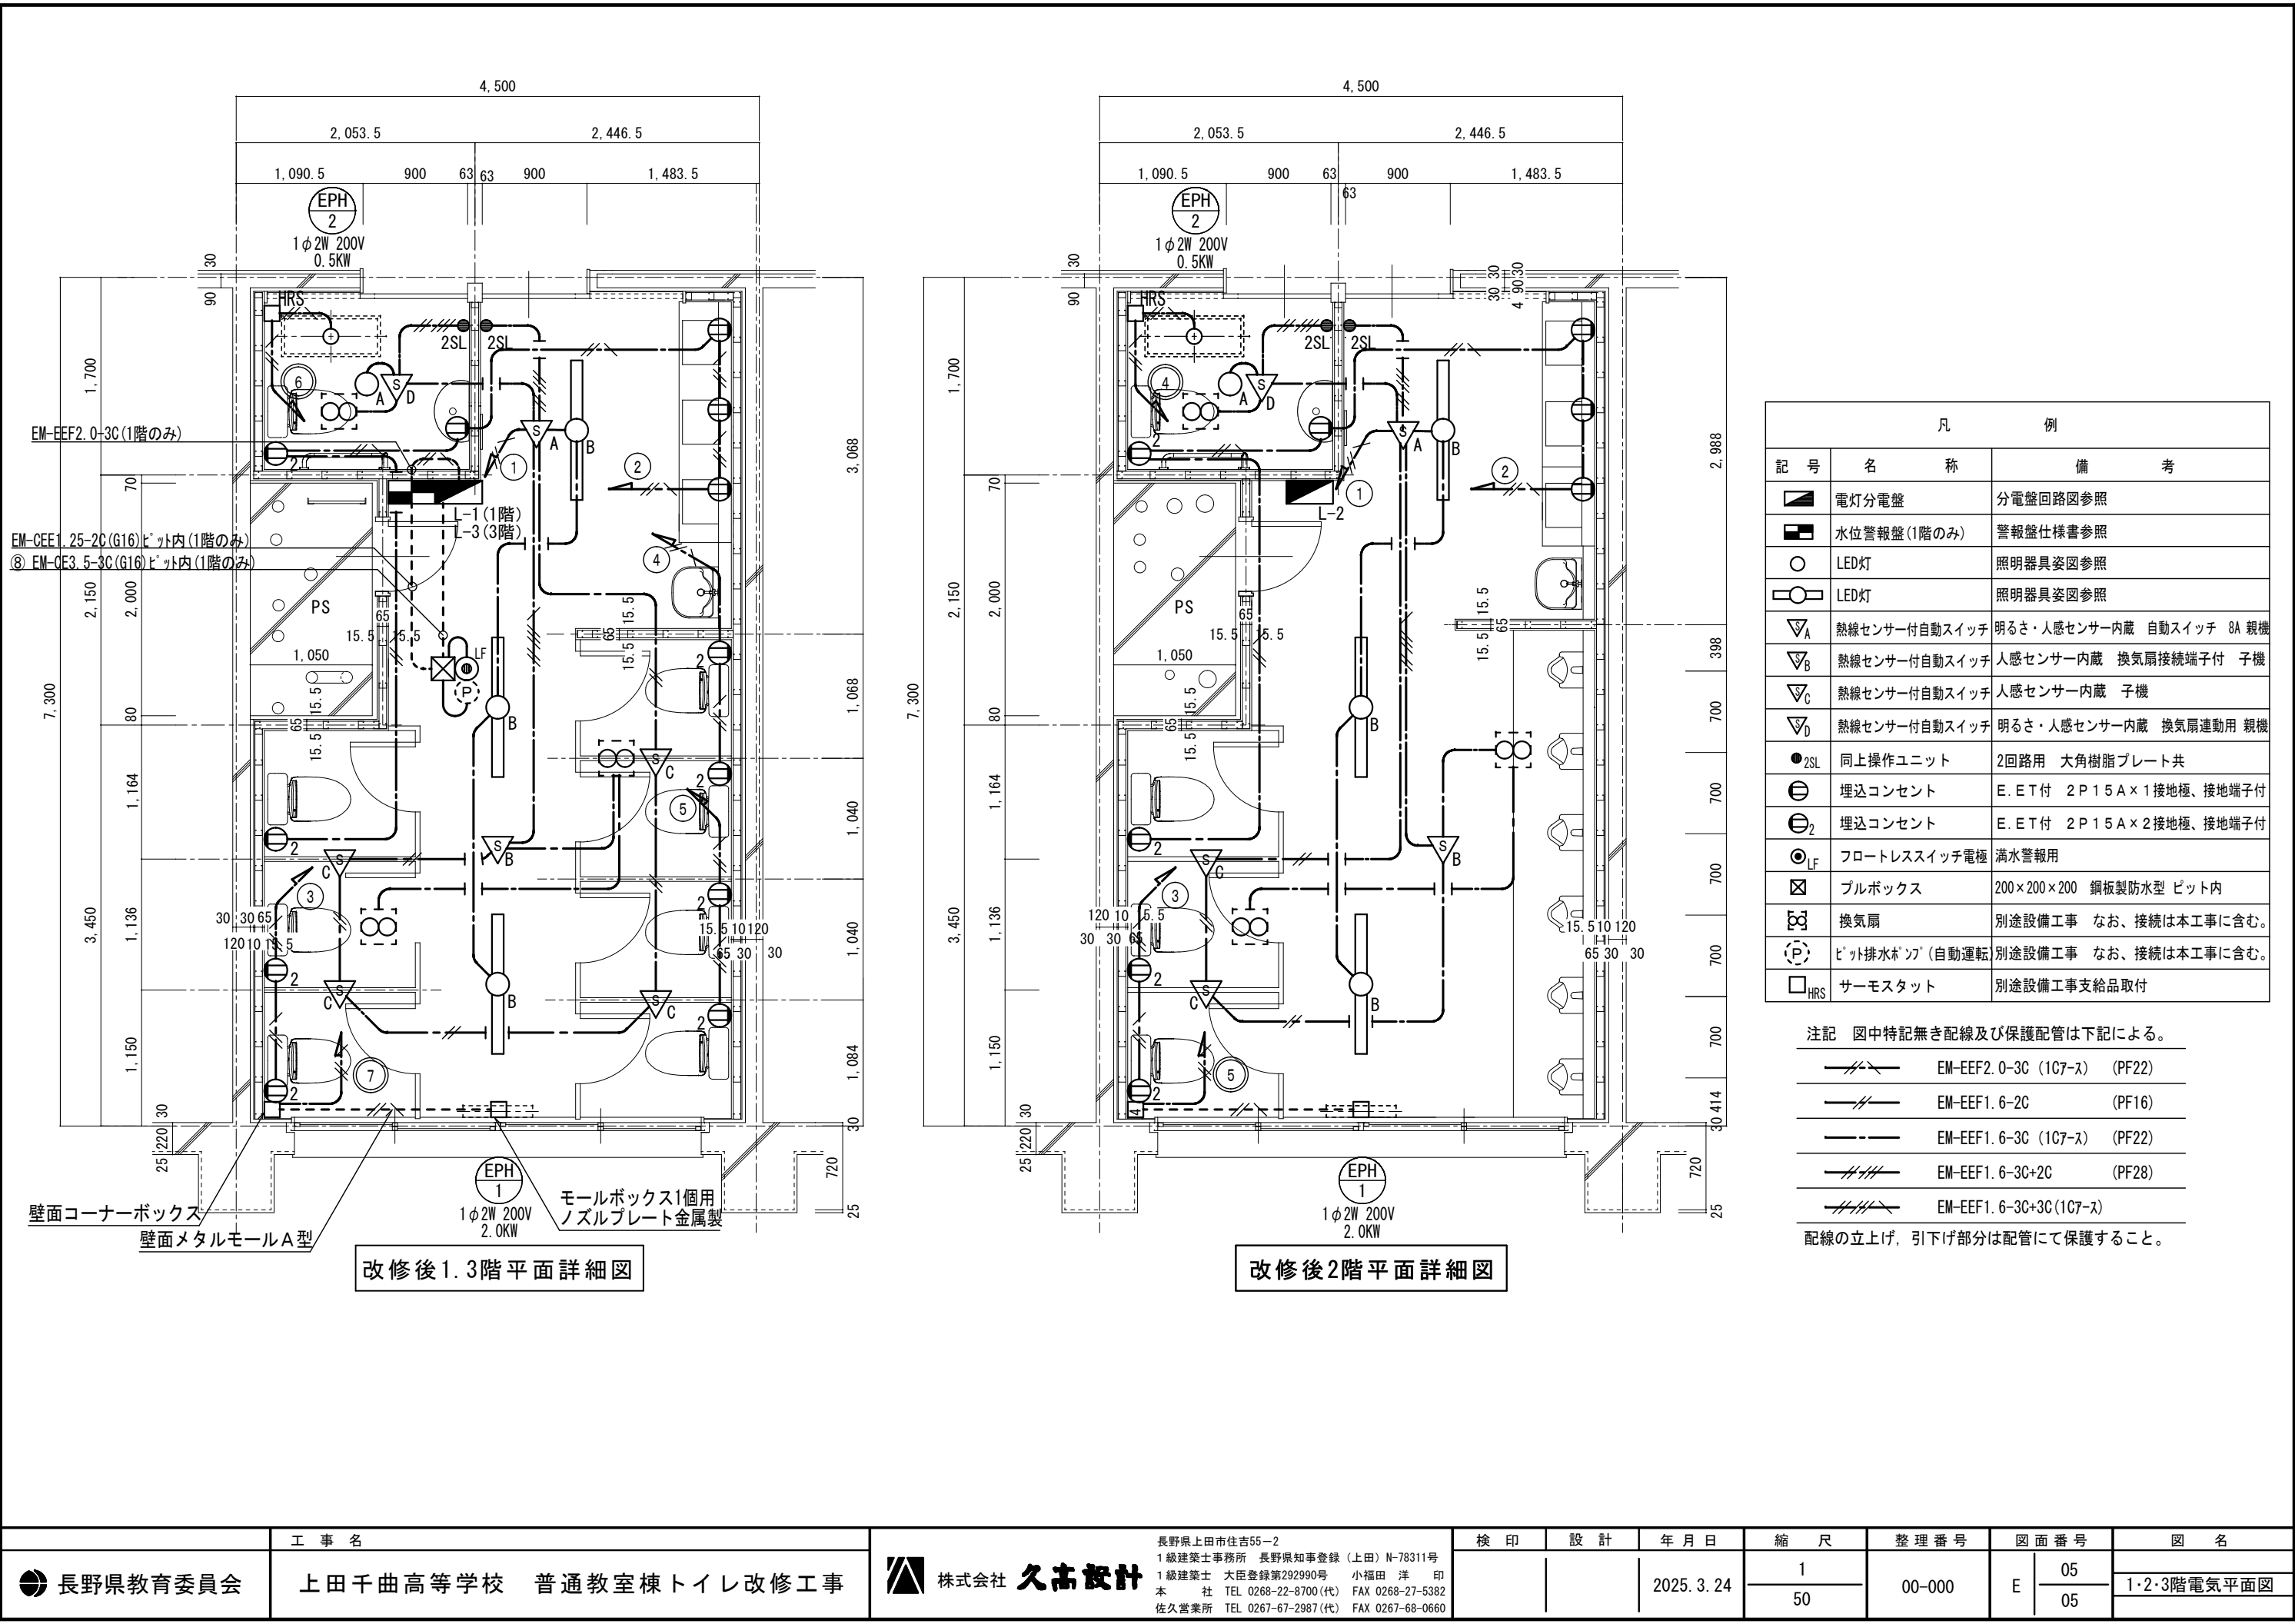

凡 例		
記 号	名 称	備 考
	電灯分電盤	分電盤回路図参照
	水位警報盤(1階のみ)	警報盤仕様書参照
	LED灯	照明器具姿図参照
	LED灯	照明器具姿図参照
	熱線センサー付自動スイッチ	明るさ・人感センサー内蔵 自動スイッチ 8A 親機
	熱線センサー付自動スイッチ	人感センサー内蔵 換気扇接続端子付 子機
	熱線センサー付自動スイッチ	人感センサー内蔵 子機
	熱線センサー付自動スイッチ	明るさ・人感センサー内蔵 換気扇連動用 親機
	同上操作ユニット	2回路用 大角樹脂プレート共
	埋込コンセント	E. E.T付 2P15A×1接地極、接地端子付
	埋込コンセント	E. E.T付 2P15A×2接地極、接地端子付
	フロートレススイッチ電極	満水警報用
	プルボックス	200×200×200 鋼板製防水型 ビット内
	換気扇	別途設備工事 なお、接続は本工事に含む。
	ビット排水ポンプ(自動運転)	別途設備工事 なお、接続は本工事に含む。
	サーモスタット	別途設備工事支給品取付

注記 図中特記無き配線及び保護配管は下記による。

	EM-EEF2.0-3C (1C7-ス)	(PF22)
	EM-EEF1.6-2C	(PF16)
	EM-EEF1.6-3C (1C7-ス)	(PF22)
	EM-EEF1.6-3C+2C	(PF28)
	EM-EEF1.6-3C+3C (1C7-ス)	

配線の立上げ、引下げ部分は配管にて保護すること。

改修機器表

記 号	名 称	設置場所	仕 様				電 源	消費電力	数 量
PD-1	排 水 水 中 ポ ン プ	ビ [°] ット内	排水水中ポンプ [°] 自動型				1φ 100V	0.45KW	1
			口径 50A 流量 100L/min 全揚程 5m						
			電源ケーブル(6m), 配管接続アダプター 50A, 他附属部品一式						
			参考型式 50EZA6.45S						
EPH-1	電 気 パ ネ ル ヒ ー タ ー	1F 女子トイレ	壁掛露出型 放熱量 2.0KW				1φ 200V	2.0KW	3
		2F 男子トイレ	サーモスタット, いたずら防止カバー, 保護カバー, 取付金物, 他附属部品一式						
		3F 女子トイレ							
EPH-2	遠 赤 外 線 ふ く 射 暖 房 機	1F～3F 多目的トイレ	天井埋込型 放熱量 0.5KW				1φ 200V	0.5KW	3
			参考寸法 840L×350W×48D						
			サーモスタット, 取付金物, 他附属部品一式						
			(サーモスタットは、電気工事に支給とし、本体…サーモスタット間の連絡配管は電気工事)						
			参考型番	風量	静圧	他			
FV-1	天 井 埋 込 型 換 気 扇	1F 女子トイレ	VD-20ZC14	340	50	防振吊り金物	1φ 100V	49W	6
		2F 男子トイレ							
		3F 女子トイレ							
FV-2	天 井 埋 込 型 換 気 扇	1F～3F 多目的トイレ	VD-15ZC14	100	70	防振吊り金物	1φ 100V	15.5W	3

改 修 衛 生 器 具 表

器具名	参考型番		附属品・仕様	合 計	屋 外	1階			2階			3階		
	TOTO	LIXIL				女 子 ト イ レ	多 目 的 ト イ レ		男 子 ト イ レ	多 目 的 ト イ レ		女 子 ト イ レ	多 目 的 ト イ レ	
洋 風 便 器	CS597BMCS	BC-P20HUM	防露式手洗タンク(SH596BAYR, DT-PA250HUWCHTK 64, 100 1 64, 100) (掃除口付) (フタ有) (レハ°-洗浄タイプ°), 他附属部品一式	3		1			1			1		
			温水洗浄便座((TCF5534AU, GW-PA21L-NE) (擬音装置付(PS2A), (PA21)), 専用リモコン(エリモコン),											
洋 風 便 器	CS597BMCS	BC-P20HUM	防露式手洗タンク(SH596BAYR, DT-PA250HUWCHTK) (掃除口付) (フタ有) (レハ°-洗浄タイプ°), 暖房便座(TCF116, CF-18ALP), 他附属部品一式	17		6	1		2	1		6	1	
紙 巻 器	YH702	CF-63HST	棚付2連紙巻器	20		7	1		3	1		7	1	
床 置 小 便 器	UFH507CR	U-321RM	自動フラッシュバルブ°(乾電池タイプ°)	6					6					
洗 面 器	L250C	L-176UAN	自動単水栓(TLE28SS1A, AM-300CV1 (AC100V電源)), 止水栓, 排水トラップ°(P型), 他附属部品一式	9		3			3			3		
洗 面 器	L210C	L-132AG	自動単水栓(TLE28SS1A, AM-300CV1 (AC100V電源)), 止水栓, 排水トラップ°(S型),	3			1			1			1	
掃 除 流 し	SK22A	S-202A	横水栓(レハ°-式) (T23AEQF20C, LF-7KEZ-19-U), 排水トラップ°(S型), リムカバー°, 他附属部品一式	3		1			1			1		
化 粧 鏡	YM4560F	KF-4560A	耐食鏡 参考寸法 450×600	9		3			3			3		
化 粧 鏡	YM3560F	KF-D3660AG	耐食鏡 参考寸法 350×600	3			1			1			1	
化 粧 鏡	YM3580FC	KF-D3083AS	耐食鏡 参考寸法 350×800	3		1			1			1		
擬 音 装 置	YES400DR	KS-623	露出タイプ° 乾電池式	15		6	1			1		6	1	
L 型 手 す り	T112CL9	KF-920AE70D12J	700×700×34φ 樹脂被服タイプ°	3			1			1			1	

改修凡例

記 号	名 称	備 考
	給 水 管	水道用内面塩ビライニング鋼管 JWWA K 116 SGP-VB
	井 水 給 水 管	水道用内面塩ビライニング鋼管 JWWA K 116 SGP-VB
	汚 水 管	屋内一般 耐火二層管 内管 JIS K 6741 VP ビット内 硬質ポリ塩化ビニル管 JIS K 6741 VP
	雑 排 水 管	屋内一般 耐火二層管 内管 JIS K 6741 VP ビット内 硬質ポリ塩化ビニル管 JIS K 6741 VP
	通 気 管	屋内一般 耐火二層管 内管 JIS K 6741 VP ビット内 硬質ポリ塩化ビニル管 JIS K 6741 VP
	ド レ ン 管	屋内一般 耐火二層管 内管 JIS K 6741 VP ビット内 水道用耐衝撃性硬質ポリ塩化ビニル管 JIS K6742 HI
	仕 切 弁	間接部 JIS 5K
	給 水 栓	
	吸 気 弁	寒冷地用
	床 排 水 金 物	A型 : 非防水型 B型 : 防水型
	床 上 掃 除 口	A型 : 非防水型 B型 : 防水型
	ス パ イ ラ ル ダ ク ト	亜鉛鉄板製

	工 事 名	 株式会社 久高設計 長野県上田市住吉55-2 1級建築士事務所 長野県知事登録 (上田) N-78311号 1級建築士 大臣登録第292990号 小福田 洋 印 本 社 TEL 0268-22-8700(代) FAX 0268-27-5382 佐久営業所 TEL 0267-67-2987(代) FAX 0267-68-0660	検 印	設 計	年 月 日	縮 尺	整理番号	図面番号	図 名	
 長野県教育委員会	上田千曲高等学校 普通教室棟トイレ改修工事				2025. 3. 24	NO SCALE	24-014	M	04	凡例
						15				

既存凡例


記 号	名 称	備 考	
――――	給 水 管	水道用内面塩ビライニング鋼管	JWWA K 116 SGP-VB
――――	井 水 給 水 管	水道用内面塩ビライニング鋼管	JWWA K 116 SGP-VB
――――	汚 水 排 水 管	屋内一般排水用鋳鉄管(メカニカル)	JIS K 6741 VP
――――	雑 排 水 管	屋内一般水道用亜鉛メッキ鋼管	JIS G 3442
――――	通 気 管	屋内一般水道用亜鉛メッキ鋼管	JIS G 3442
⌵ ⌶	仕 切 弁		
⌵	給 水 栓		
⊙	床 排 水 金 物	A型：非防水型	B型：防水型
⊙	床 上 掃 除 口	A型：非防水型	B型：防水型

既存機器表・既存衛生器具表


機器名・器具名	附属品・仕様	合 計	屋 外	1階		2階		3階		施工内容
				女子 トイレ		男子 トイレ		女子 トイレ		
洋 風 便 器	ロータンク 紙巻器共	5		2		1		2		撤去
和 風 便 器	フラッシュバルブ 紙巻器共	11		5		1		5		撤去
耐 火 カ バ ー		6				1		5		撤去
小 便 器	壁掛小便器	8				8				撤去
洗 面 器	単水栓	6		2		2		2		撤去
掃 除 流 し	横水栓	3		1		1		1		撤去
化 粧 鏡	363×455	6		2		2		2		撤去
手 す り		3		1		1		1		撤去
壁 取 付 型 換 気 扇	300φ	3		1		1		1		撤去

※ 撤去工事等による発生財処理は、建築工事とする。


※ ヒート内保温アース含有材は、建築工事にて撤去とする。

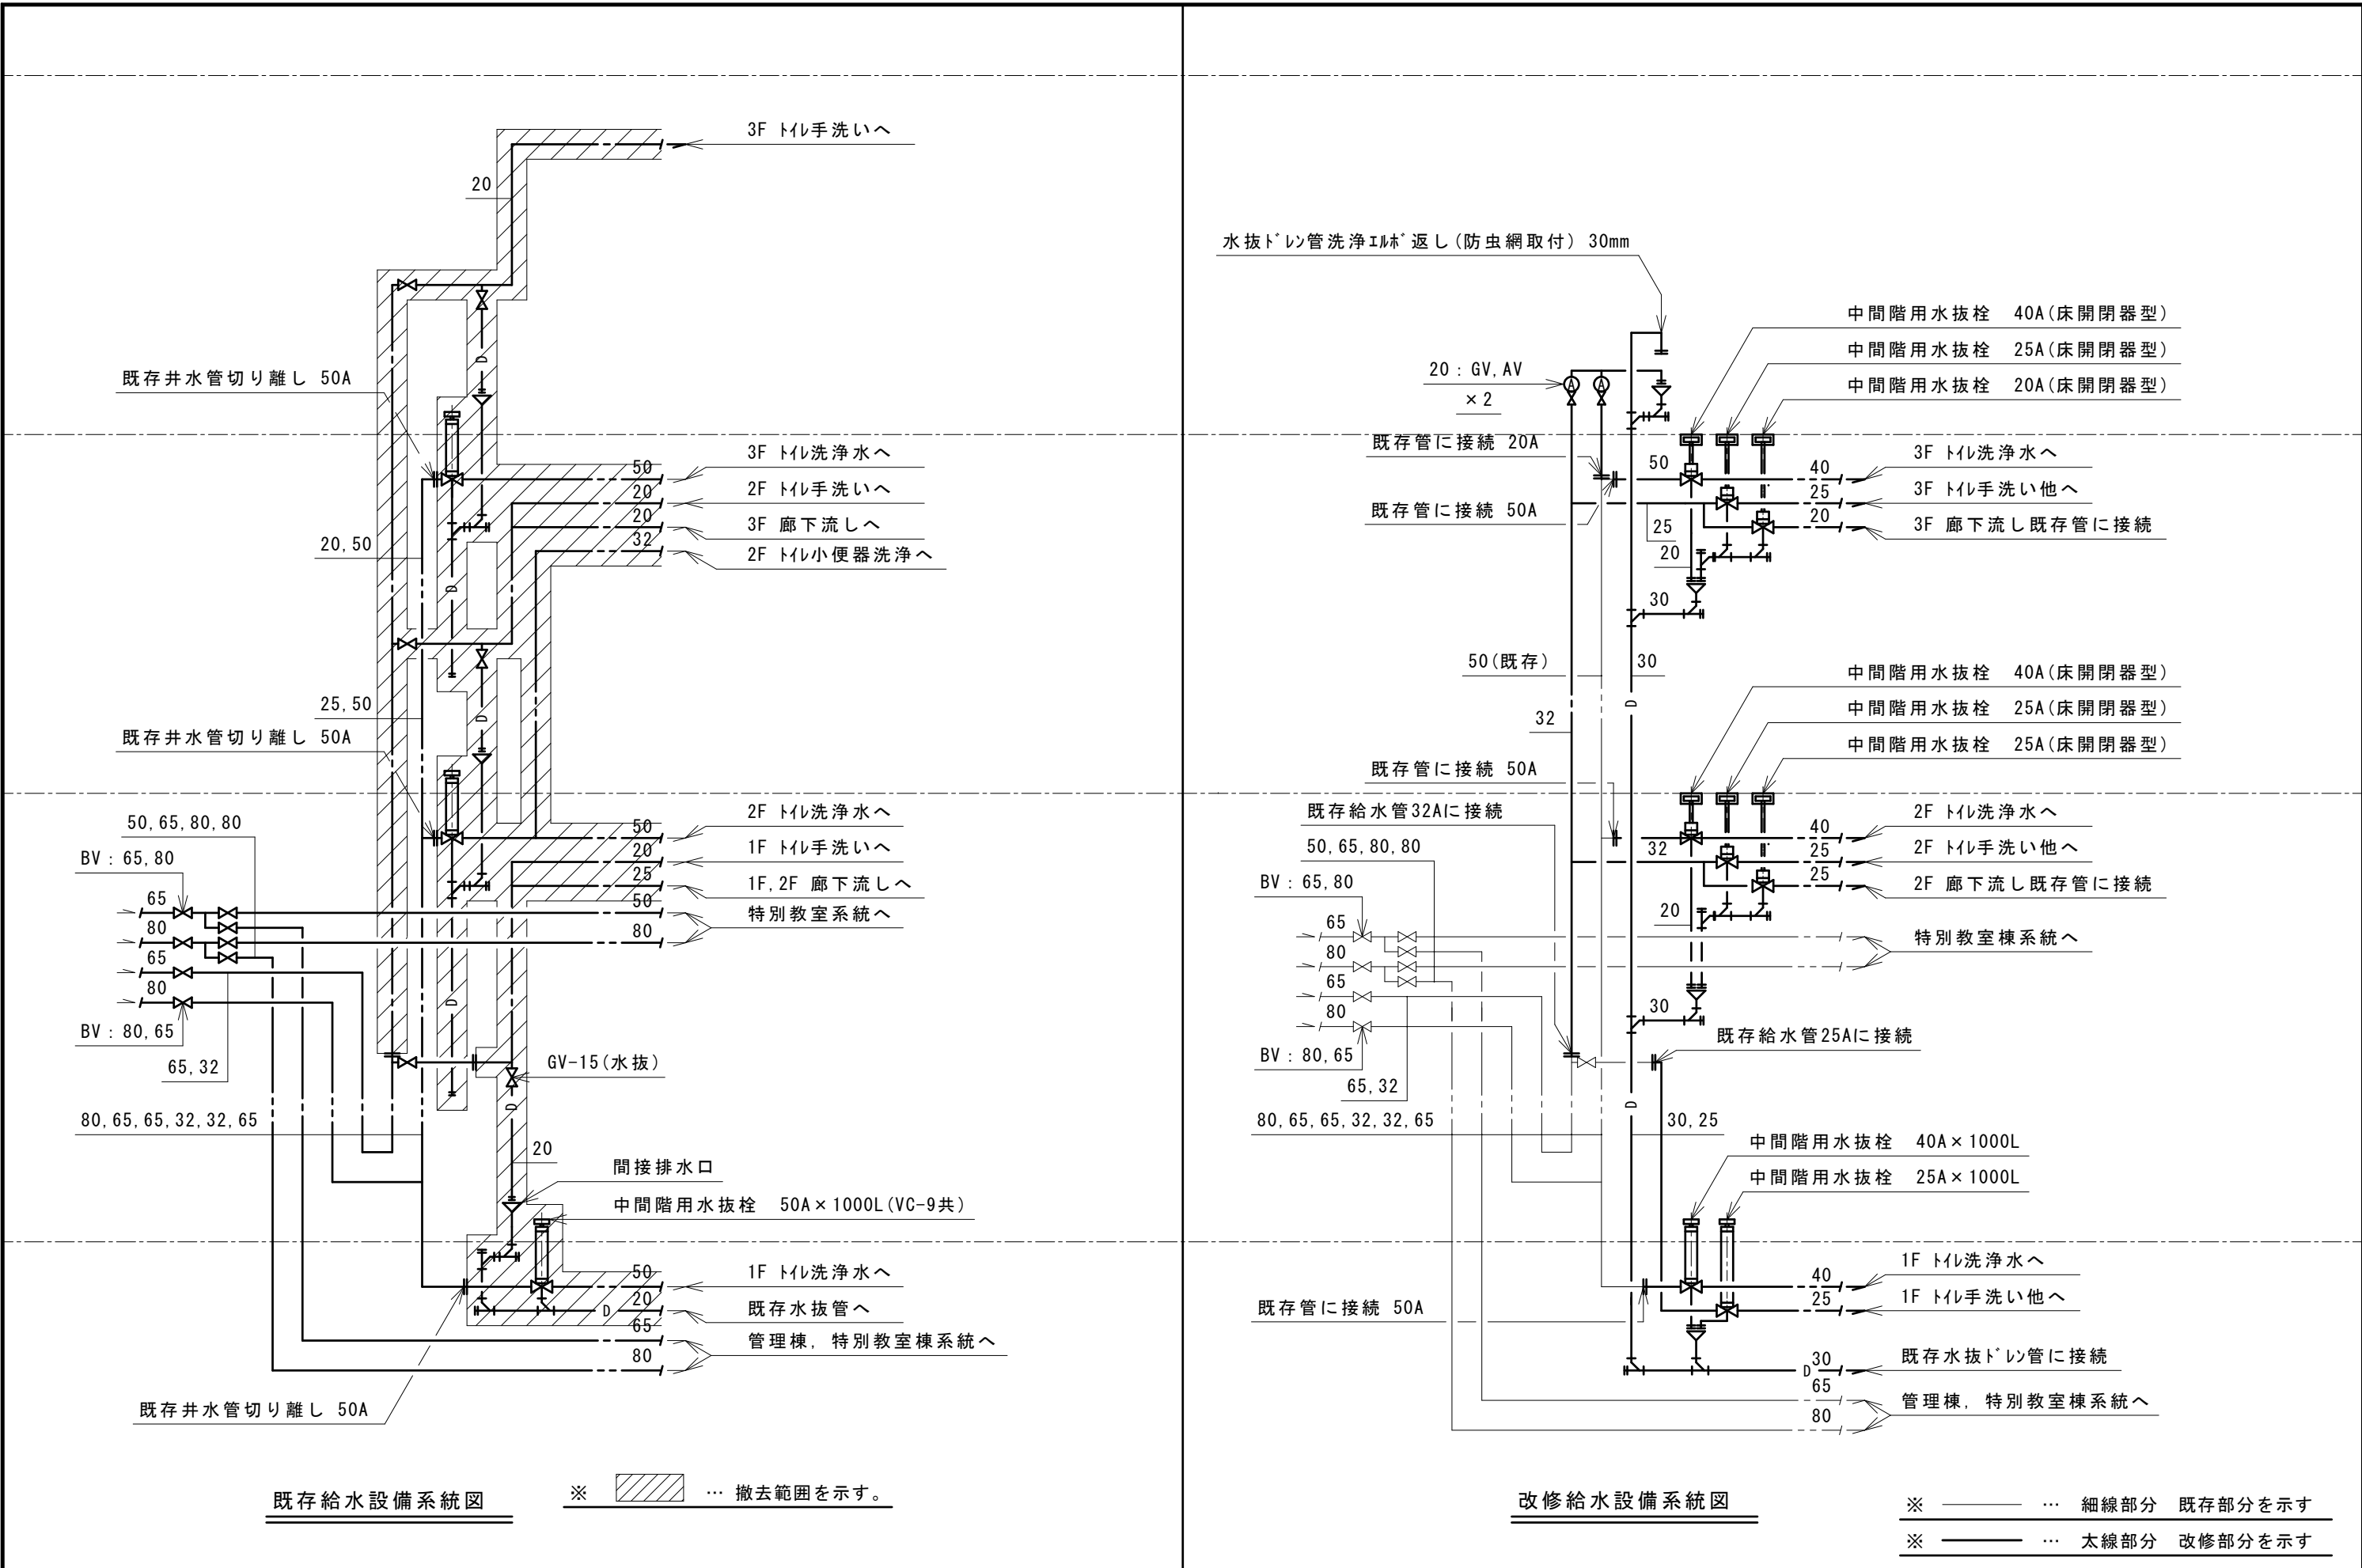


	工 事 名	長野県上田市住吉55-2 1級建築士事務所 長野県知事登録 (上田) N-78311号 1級建築士 大臣登録第292990号 小福田 洋 印 本 社 TEL 0268-22-8700(代) FAX 0268-27-5382 佐久営業所 TEL 0267-67-2987(代) FAX 0267-68-0660	検 印	設 計	年 月 日	縮 尺	整 理 番 号	図 面 番 号	図 名
 長野県教育委員会	上田千曲高等学校 普通教室棟トイレ改修工事	株式会社 久高設計			2025. 3. 24	NO SCALE	24-014	M 06 15	既存給水設備系統図 改修給水設備系統図

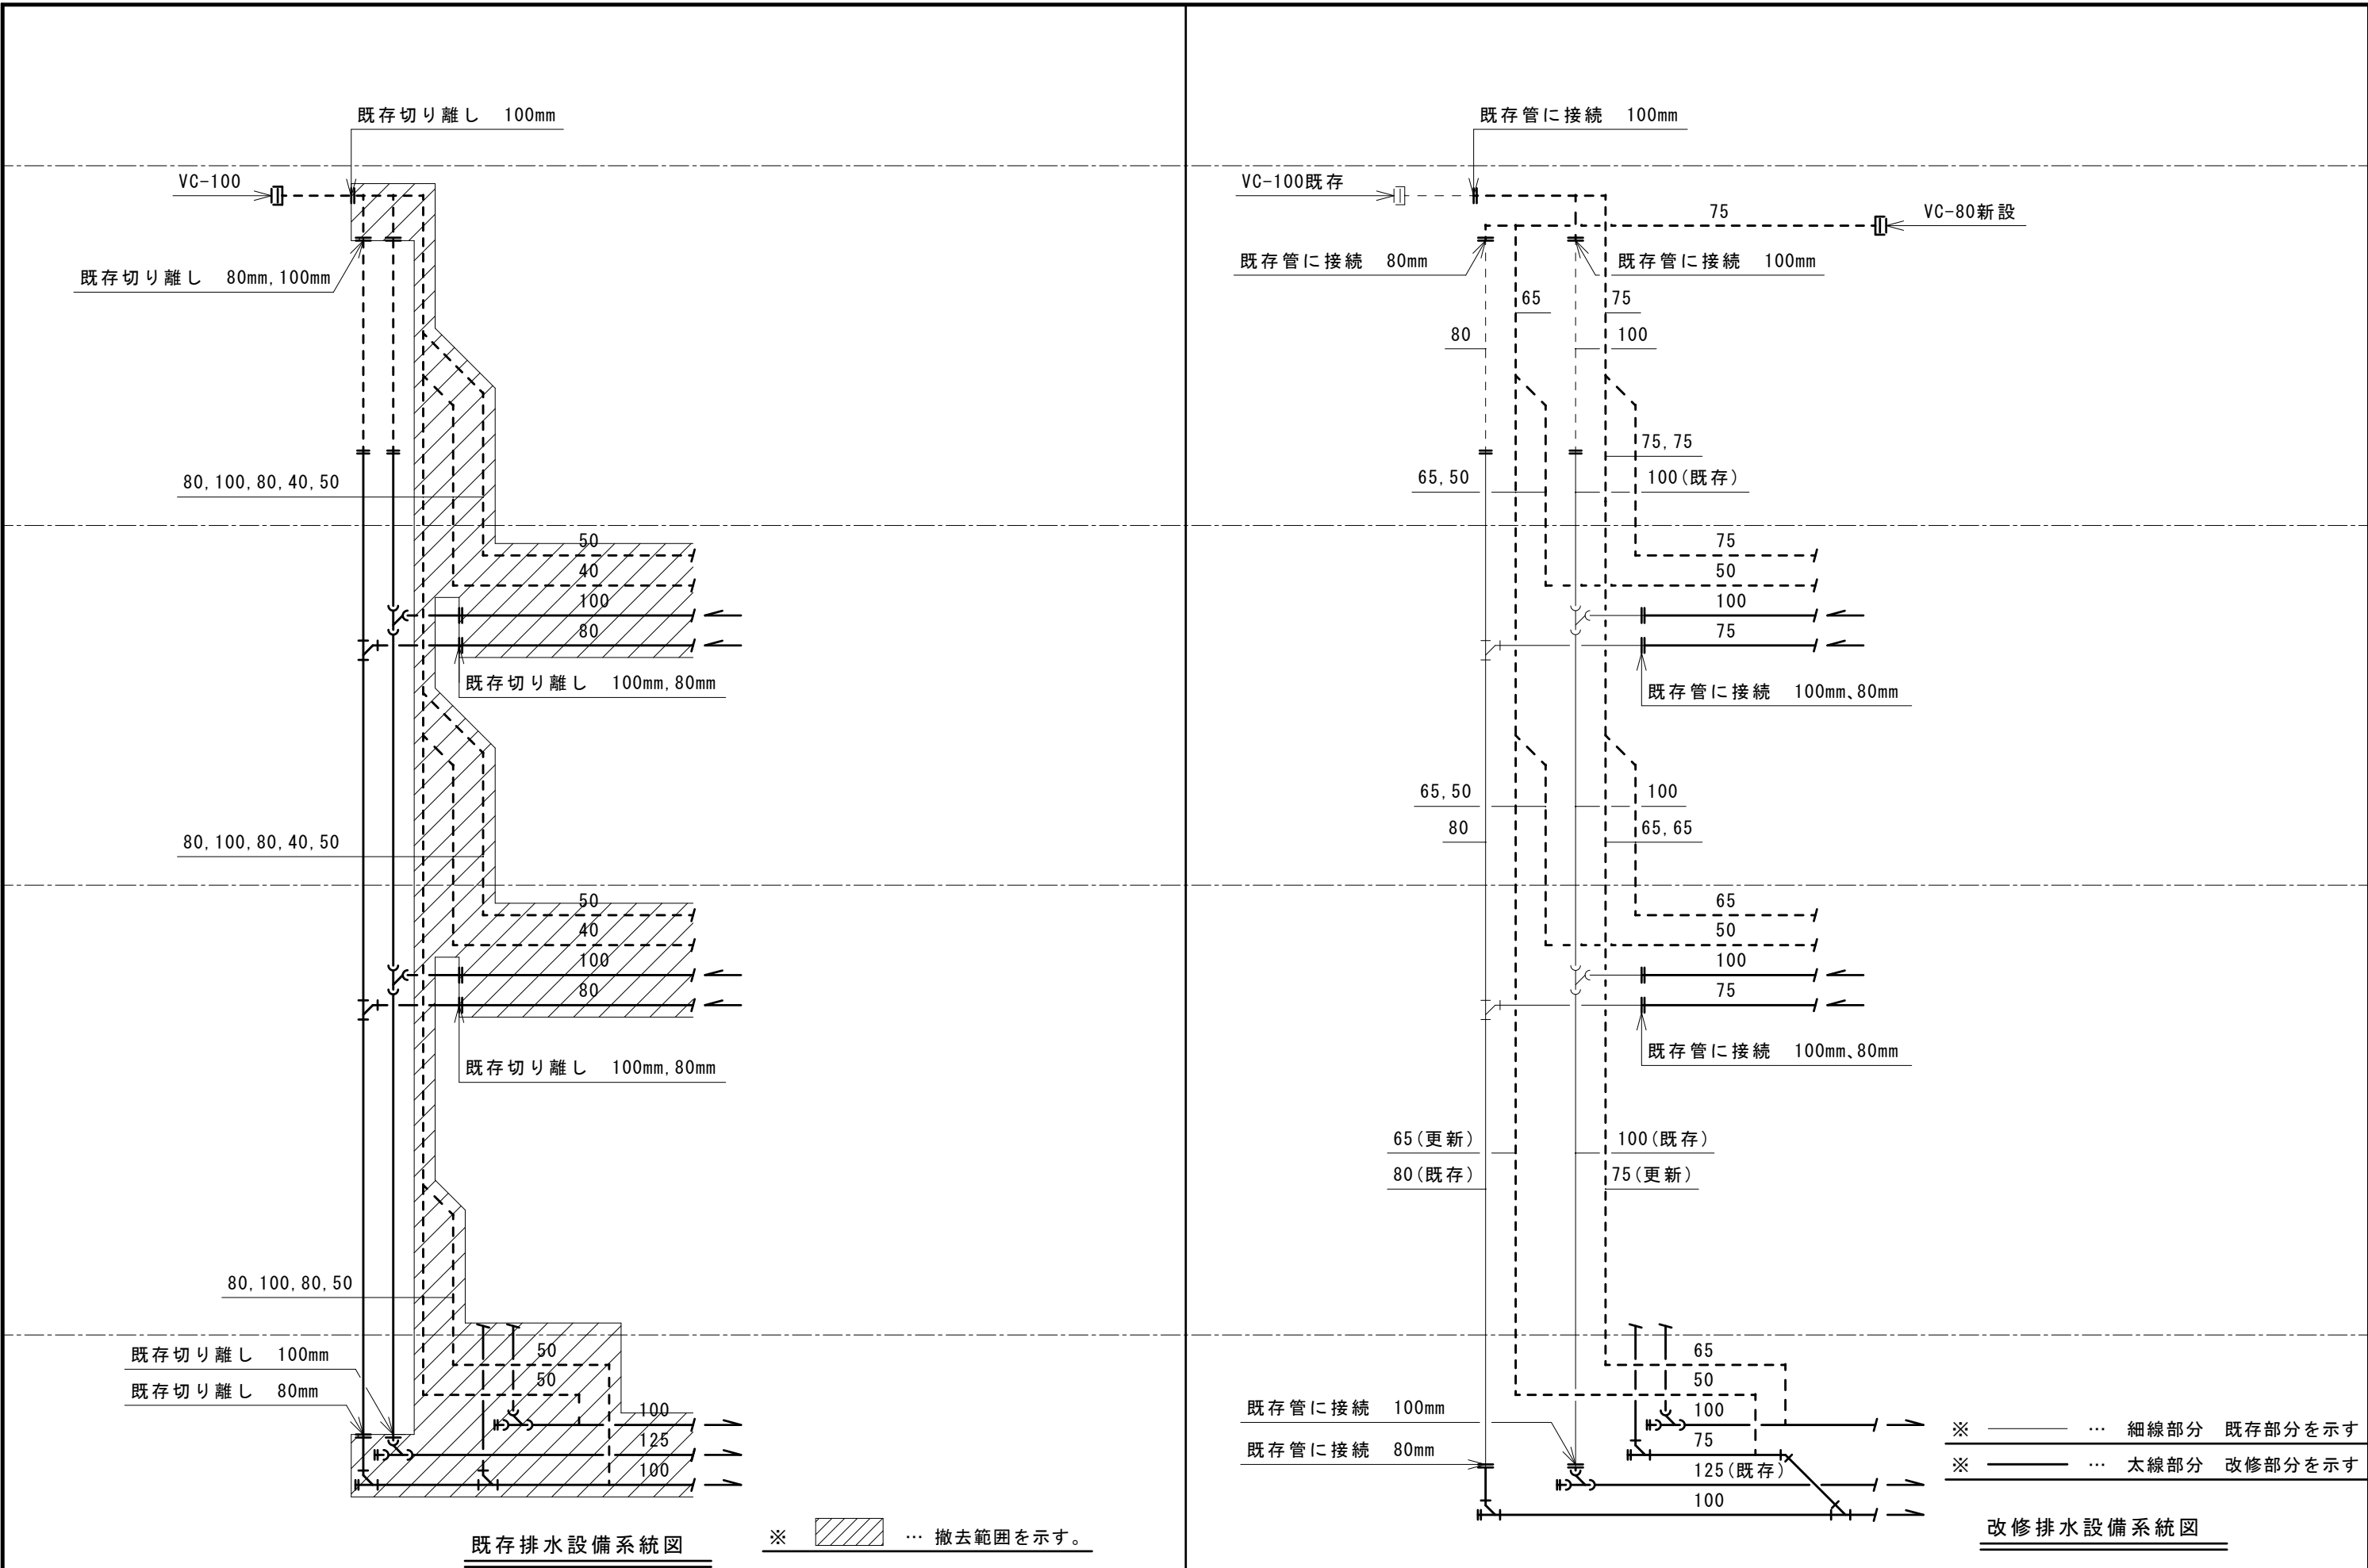

工 事 名		 株式会社 久高設計	長野県上田市住吉55-2	検 印	設 計	年 月 日	縮 尺	整 理 番 号	図 面 番 号	図 名	
 長野県教育委員会	上田千曲高等学校 普通教室棟トイレ改修工事		1級建築士事務所 長野県知事登録（上田）N-78311号			2025. 3. 24	NO SCALE	24-014	M	07	
			1級建築士 大臣登録第292990号 小福田 洋 印 本 社 TEL 0268-22-8700(代) FAX 0268-27-5382 佐久営業所 TEL 0267-67-2987(代) FAX 0267-68-0660				15			既存排水設備系統図 改修排水設備系統図	

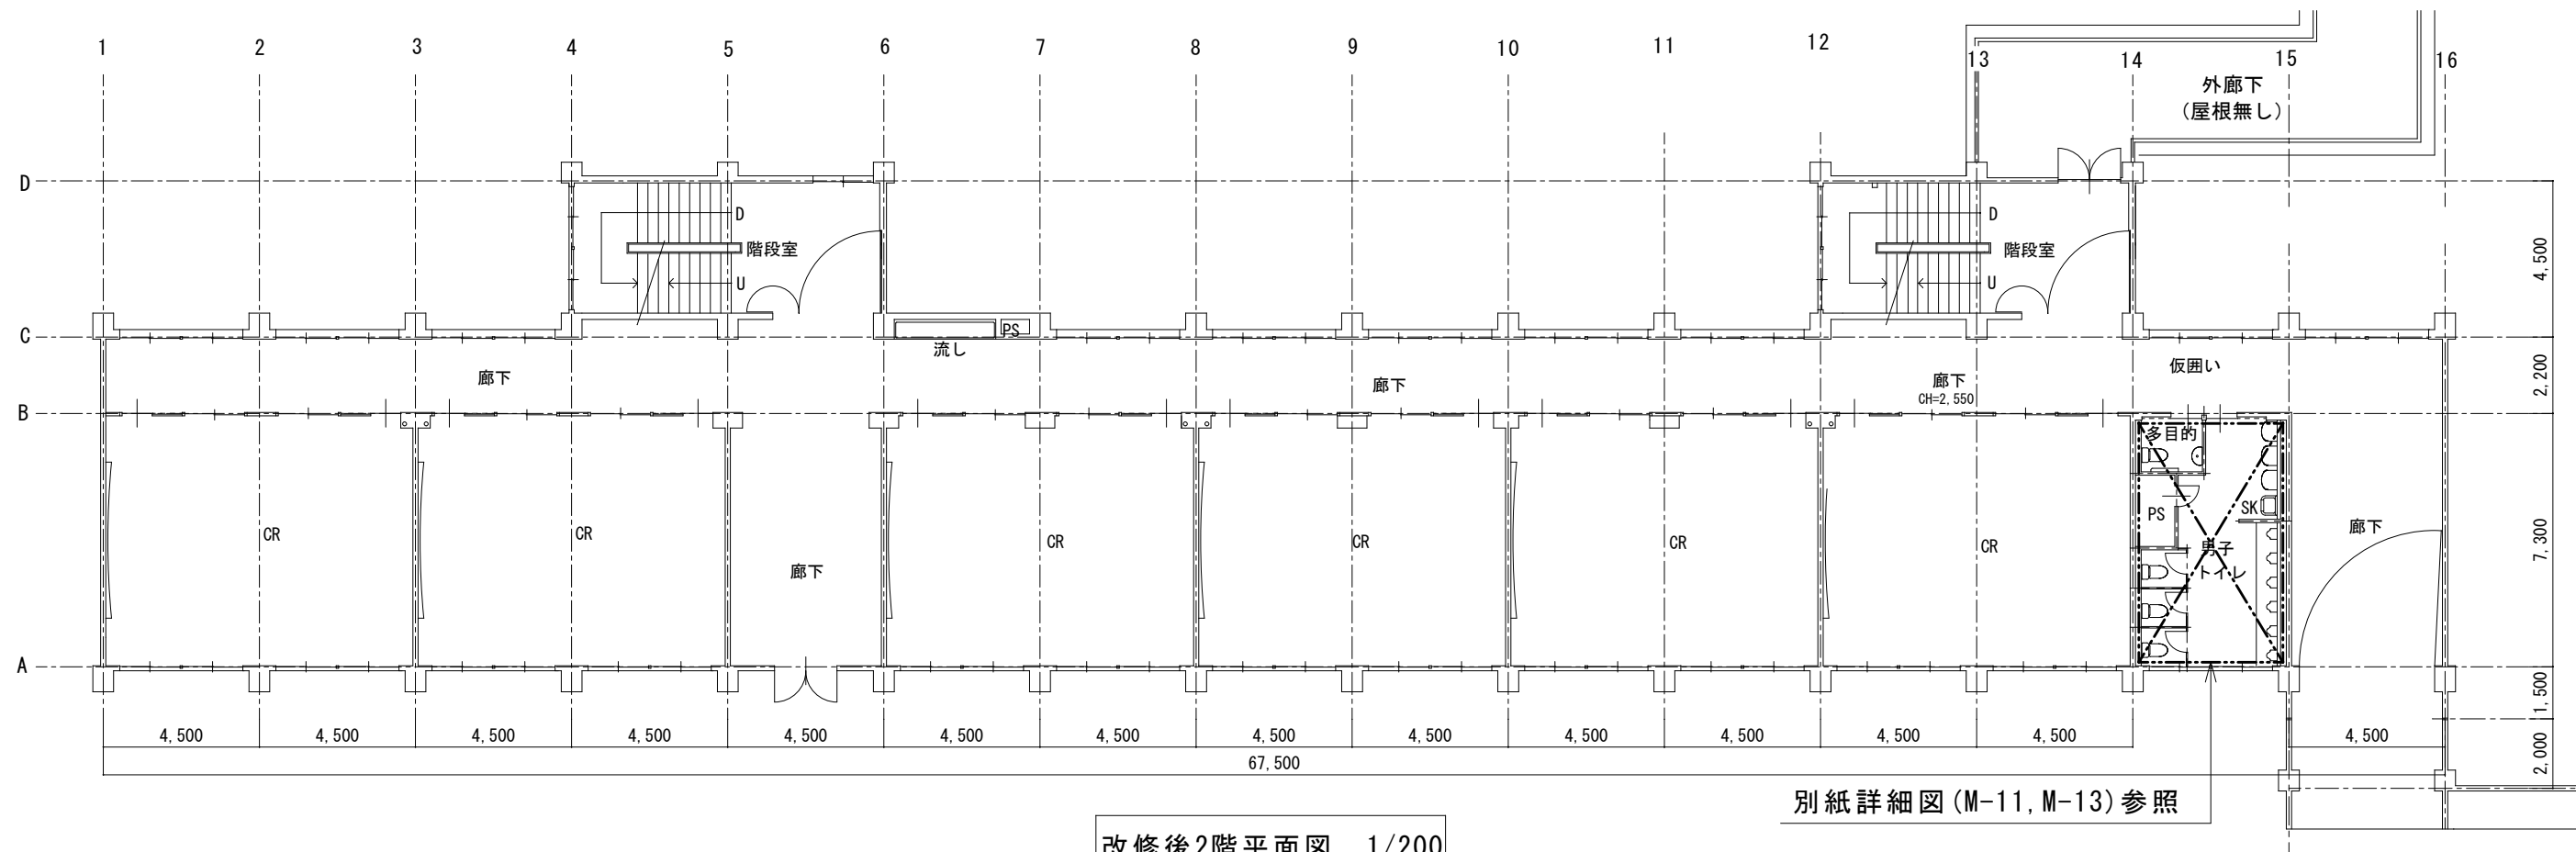


改修後2階平面図 1/200

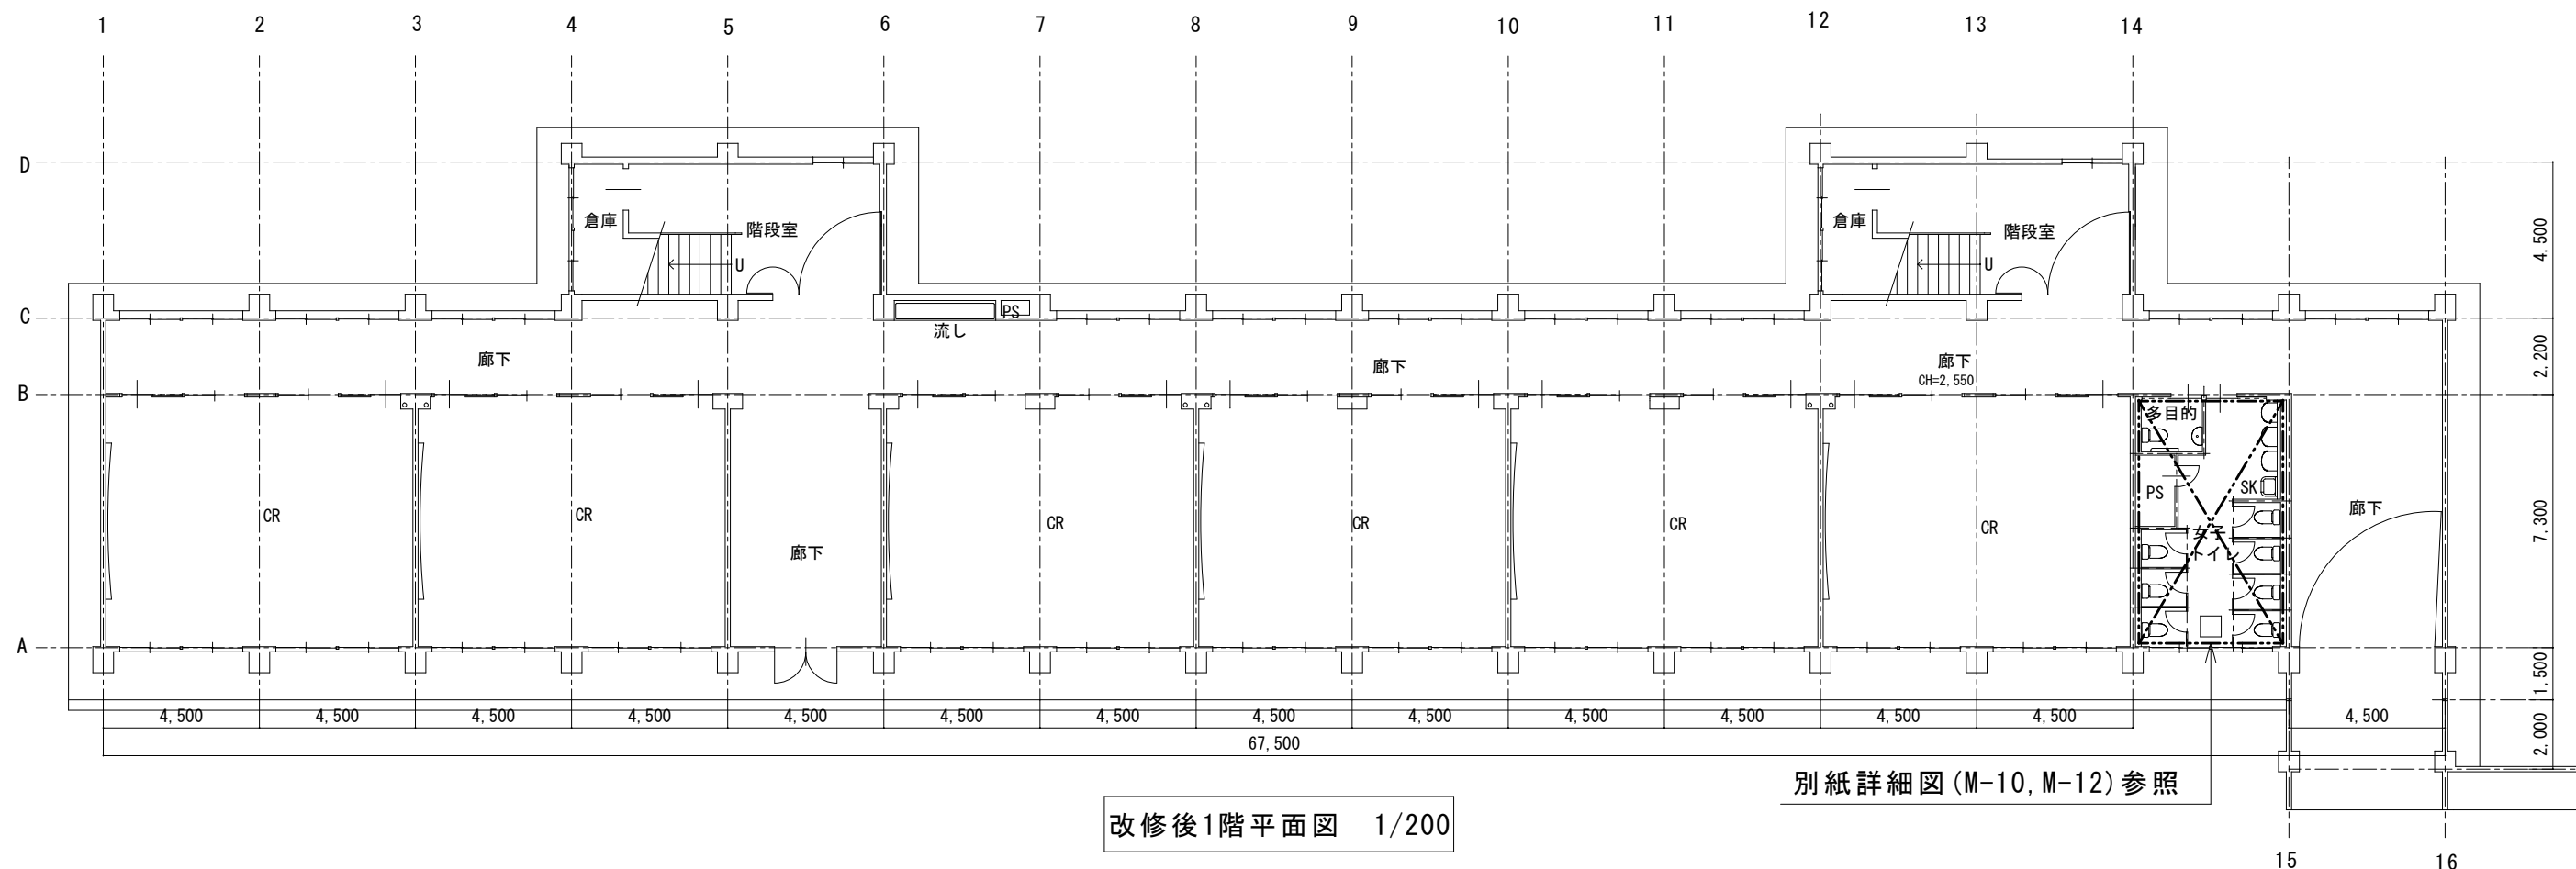



改修後1階平面図 1/200

工事名		株式会社 久米設計	長野県上田市住吉55-2 1級建築士事務所 長野県知事登録 (上田) N-78311号 1級建築士 大臣登録第292990号 小福田 洋 印 本社 TEL 0268-22-8700 (代) FAX 0268-27-5382 佐久営業所 TEL 0267-67-2987 (代) FAX 0267-68-0660	検印	設計	年月日	縮尺	整理番号	図面番号	図名
長野県教育委員会	上田千曲高等学校 普通教室棟トイレ改修工事					2025. 3. 24	1 200	24-014	M 08 15	1階・2階平面図

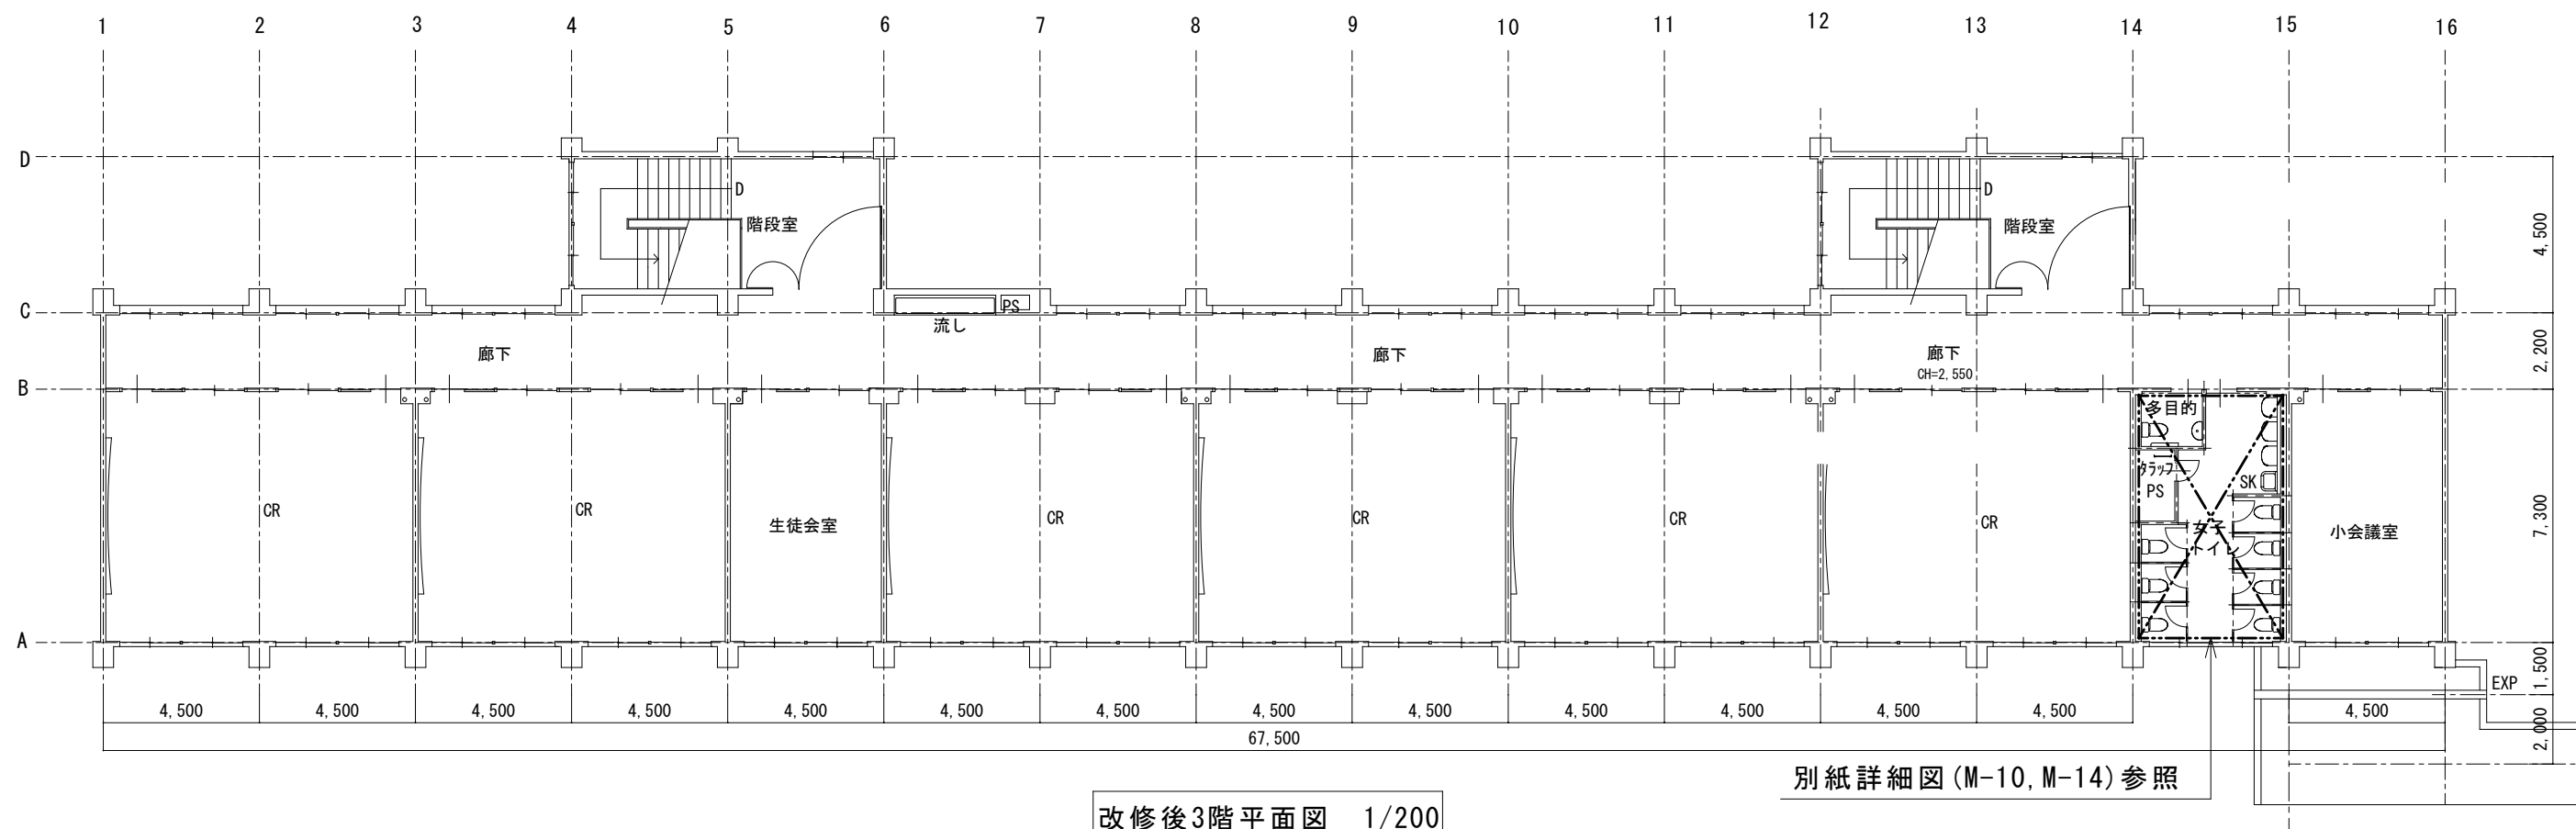


工 事 名		 株式会社 久米設計	検 印	設 計	年 月 日	縮 尺	整 理 番 号	図 面 番 号	図 名
 長野県教育委員会	上田千曲高等学校 普通教室棟トイレ改修工事				2025. 3. 24	$\frac{1}{200}$	24-014	M 09 15	3 階平面図

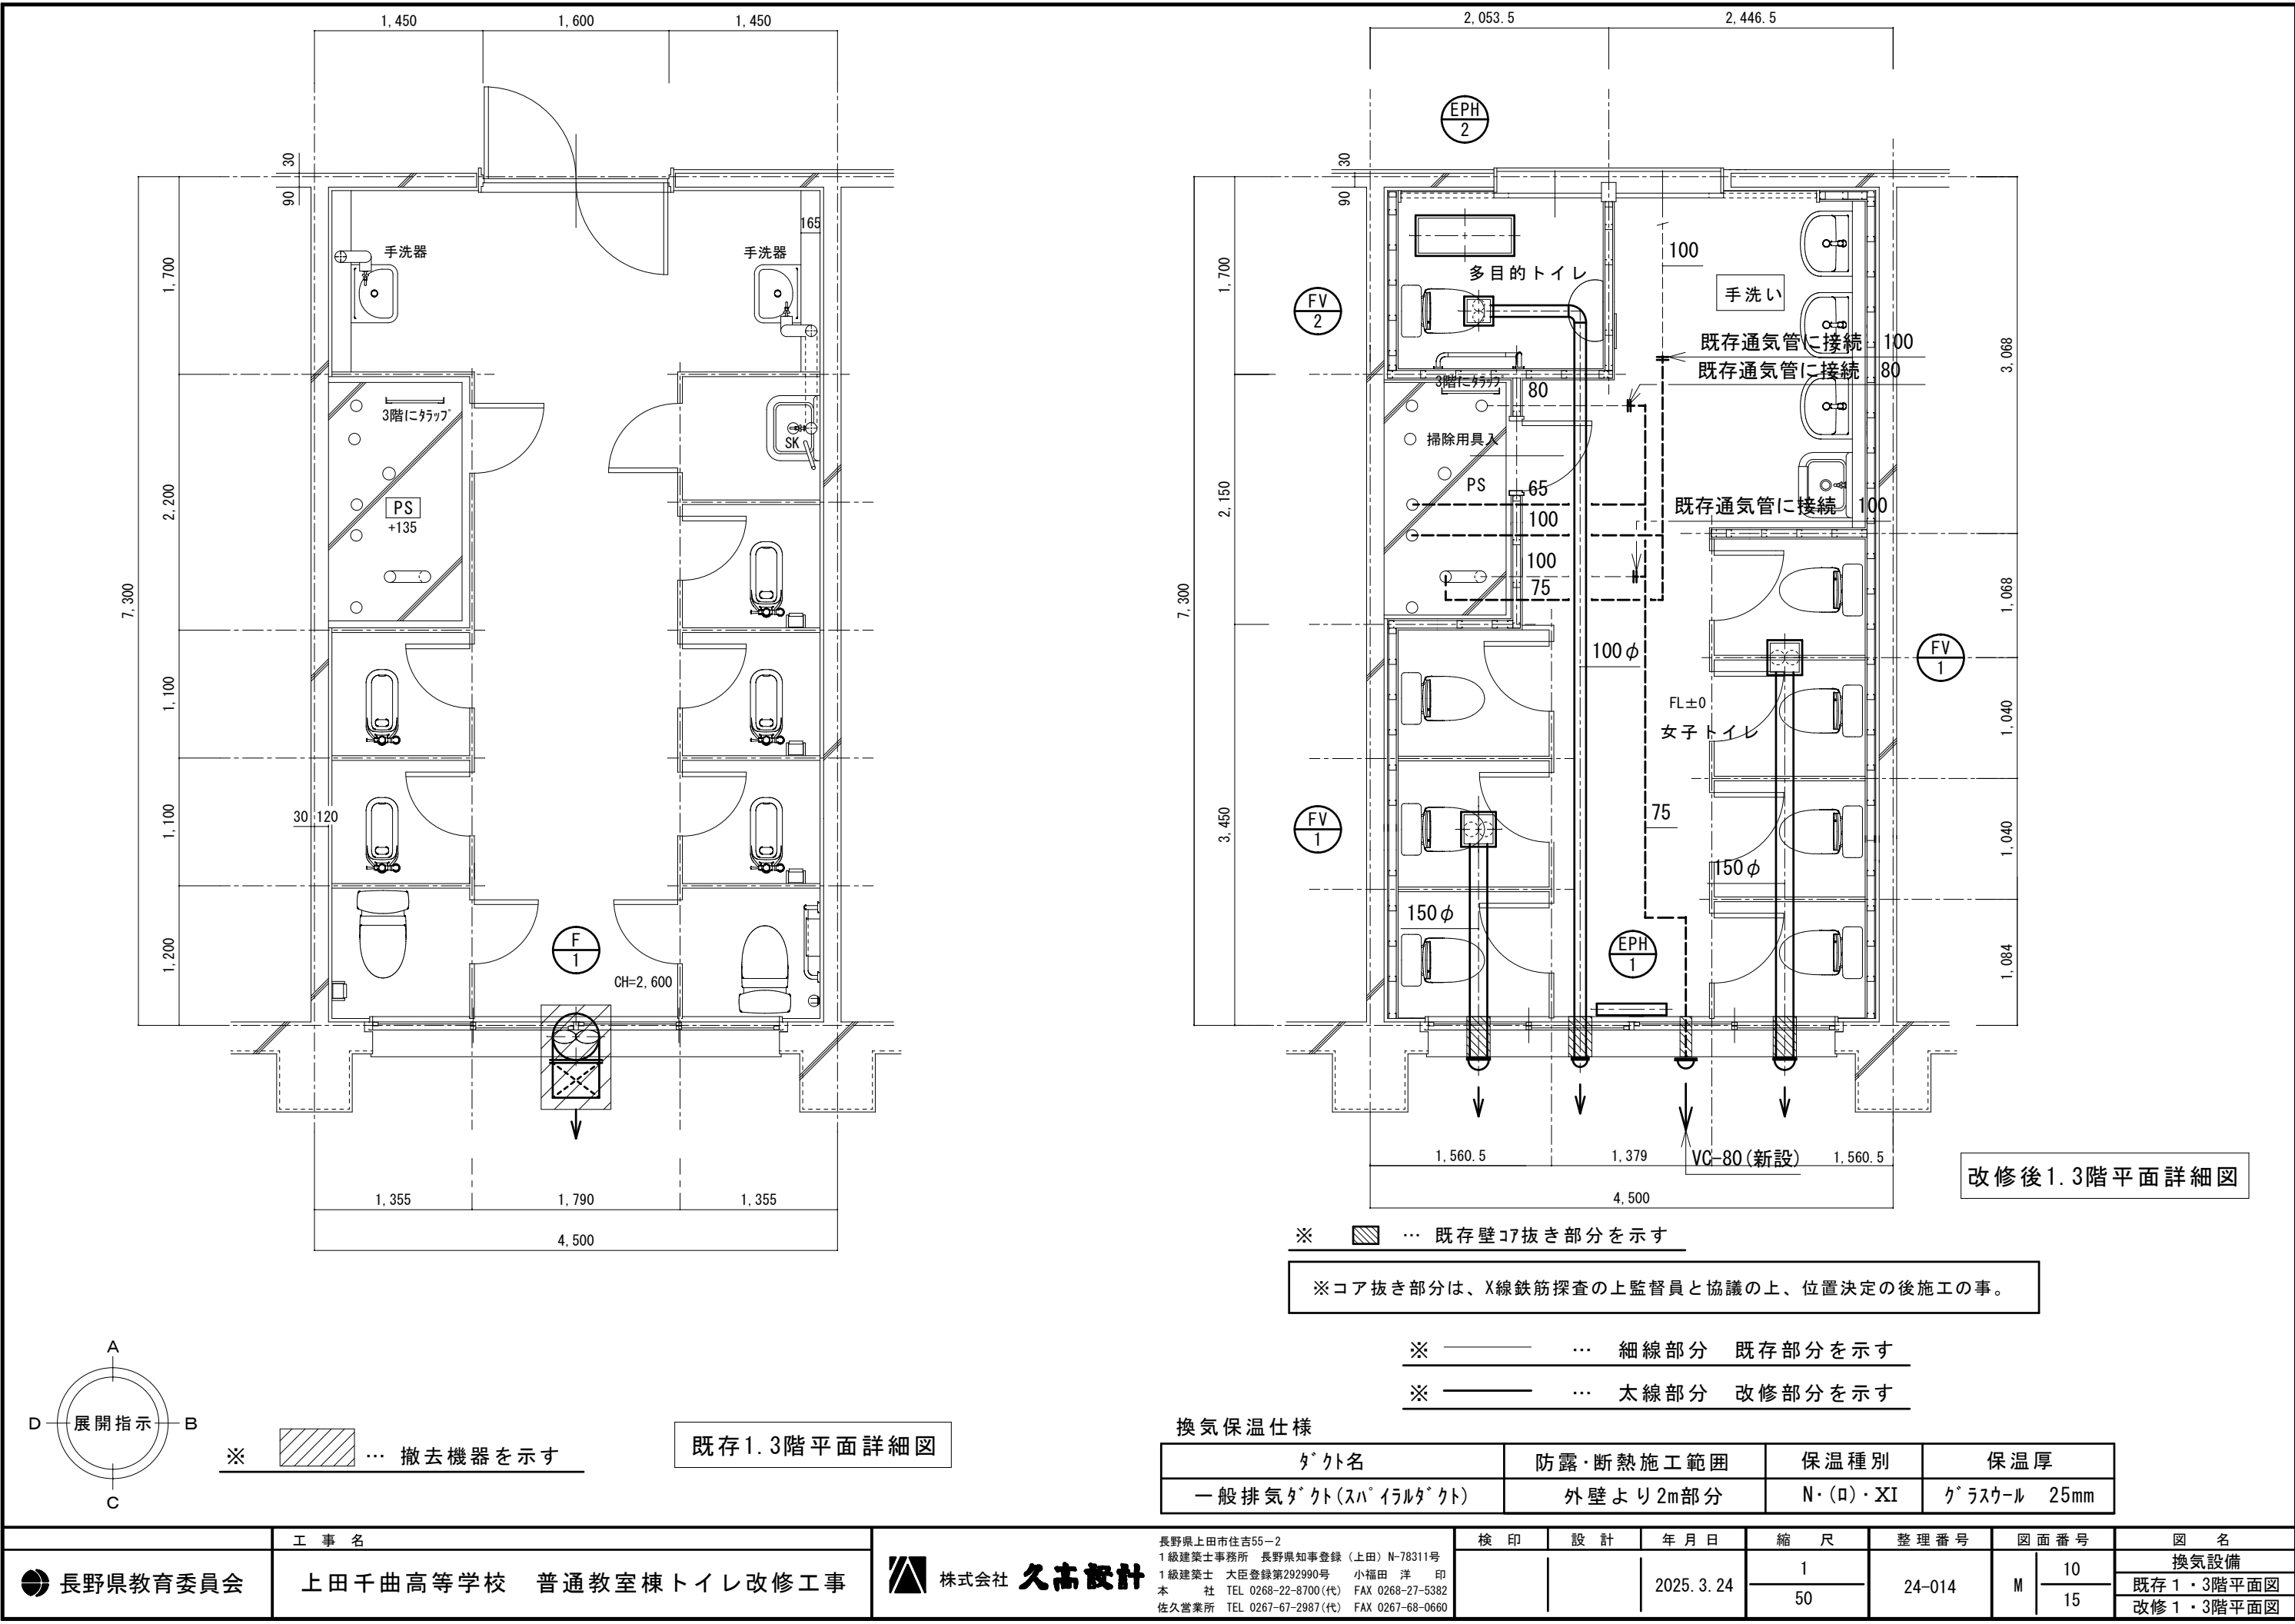

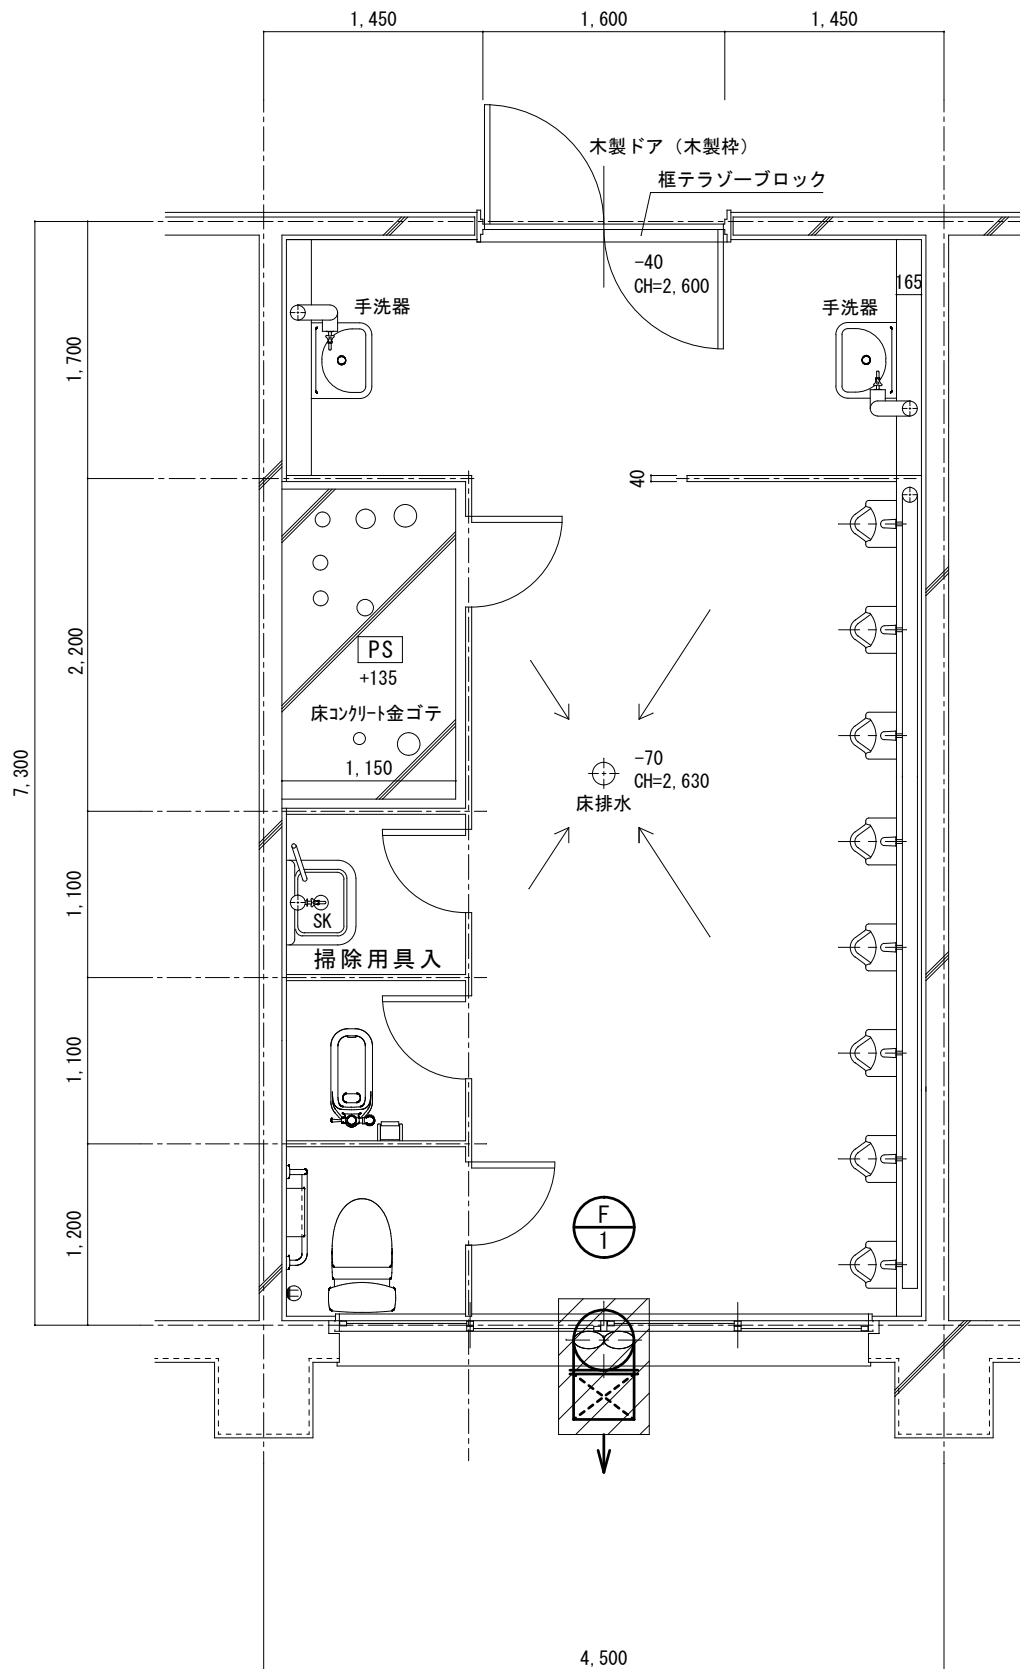

既存2階平面詳細図

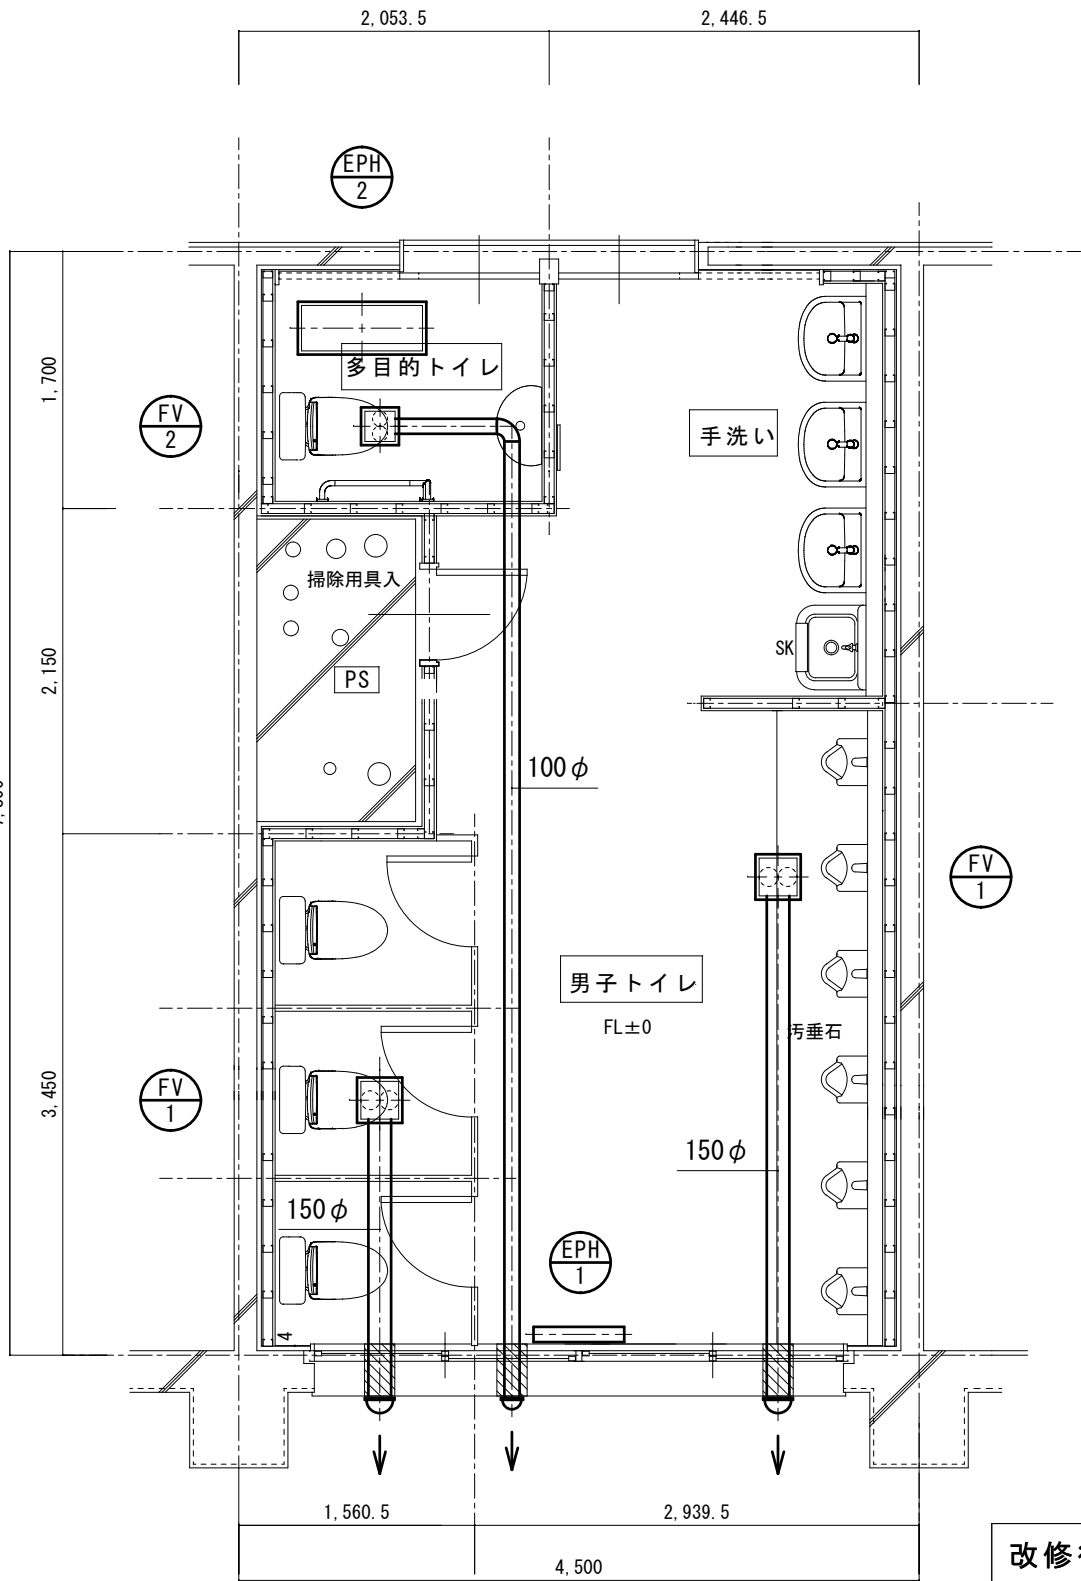

改修後2階平面詳細図

※ 既存壁コバ抜き部分を示す


※ コア抜き部分は、X線鉄筋探査の上監督員と協議の上、位置決定の後施工の事。

※ 細線部分 既存部分を示す


※ 太線部分 改修部分を示す

換気保温仕様

タケ名	防露・断熱施工範囲	保温種別	保温厚
一般排気ダクト(スパイラルダクト)	外壁より2m部分	N・(ロ)・XI	グラスウール 25mm

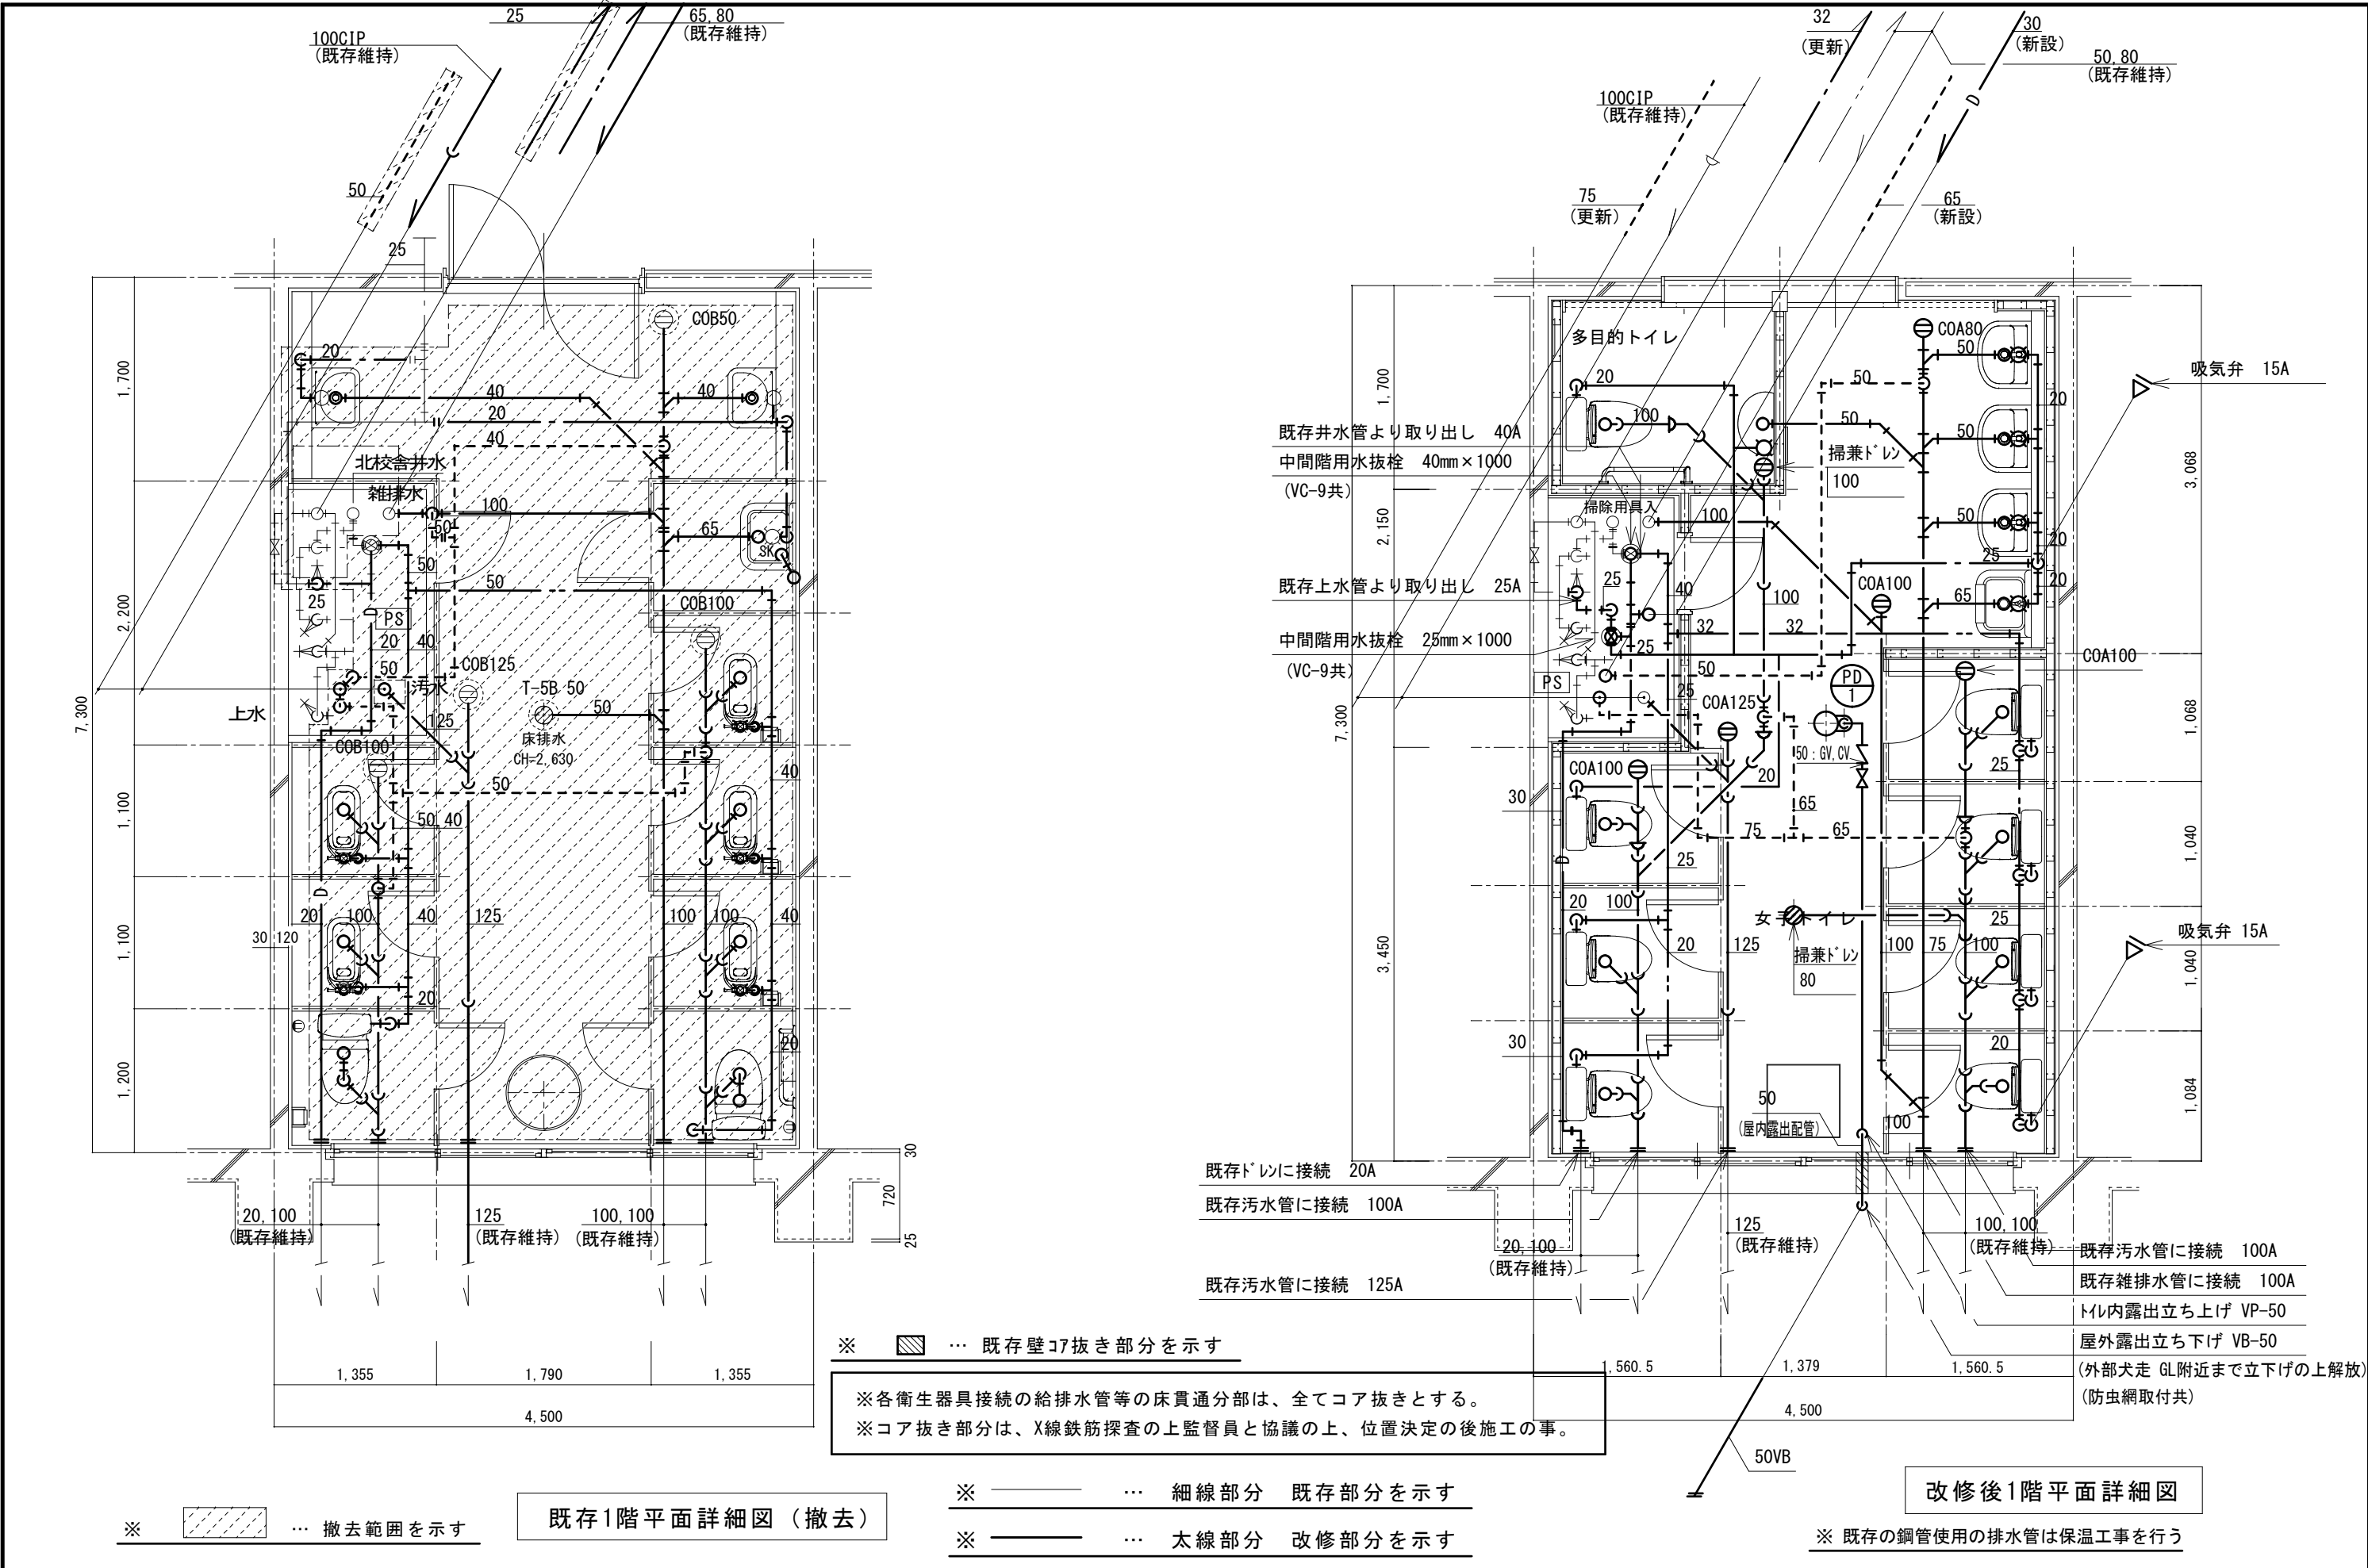

長野県教育委員会	工事名 上田千曲高等学校 普通教室棟トイレ改修工事	株式会社 久高設計	長野県上田市住吉55-2 1級建築士事務所 長野県知事登録 (上田) N-78311号 1級建築士 大臣登録第292990号 小福田 洋 印 本 社 TEL 0268-22-8700 (代) FAX 0268-27-5382 佐久営業所 TEL 0267-67-2987 (代) FAX 0267-68-0660	検 印	設 計	年 月 日	縮 尺	整 理 番 号	図 面 番 号	図 名
						2025. 3. 24	1 50	24-014	M 12 15	給排水設備 1階既存平面詳細図 1階改修平面詳細図

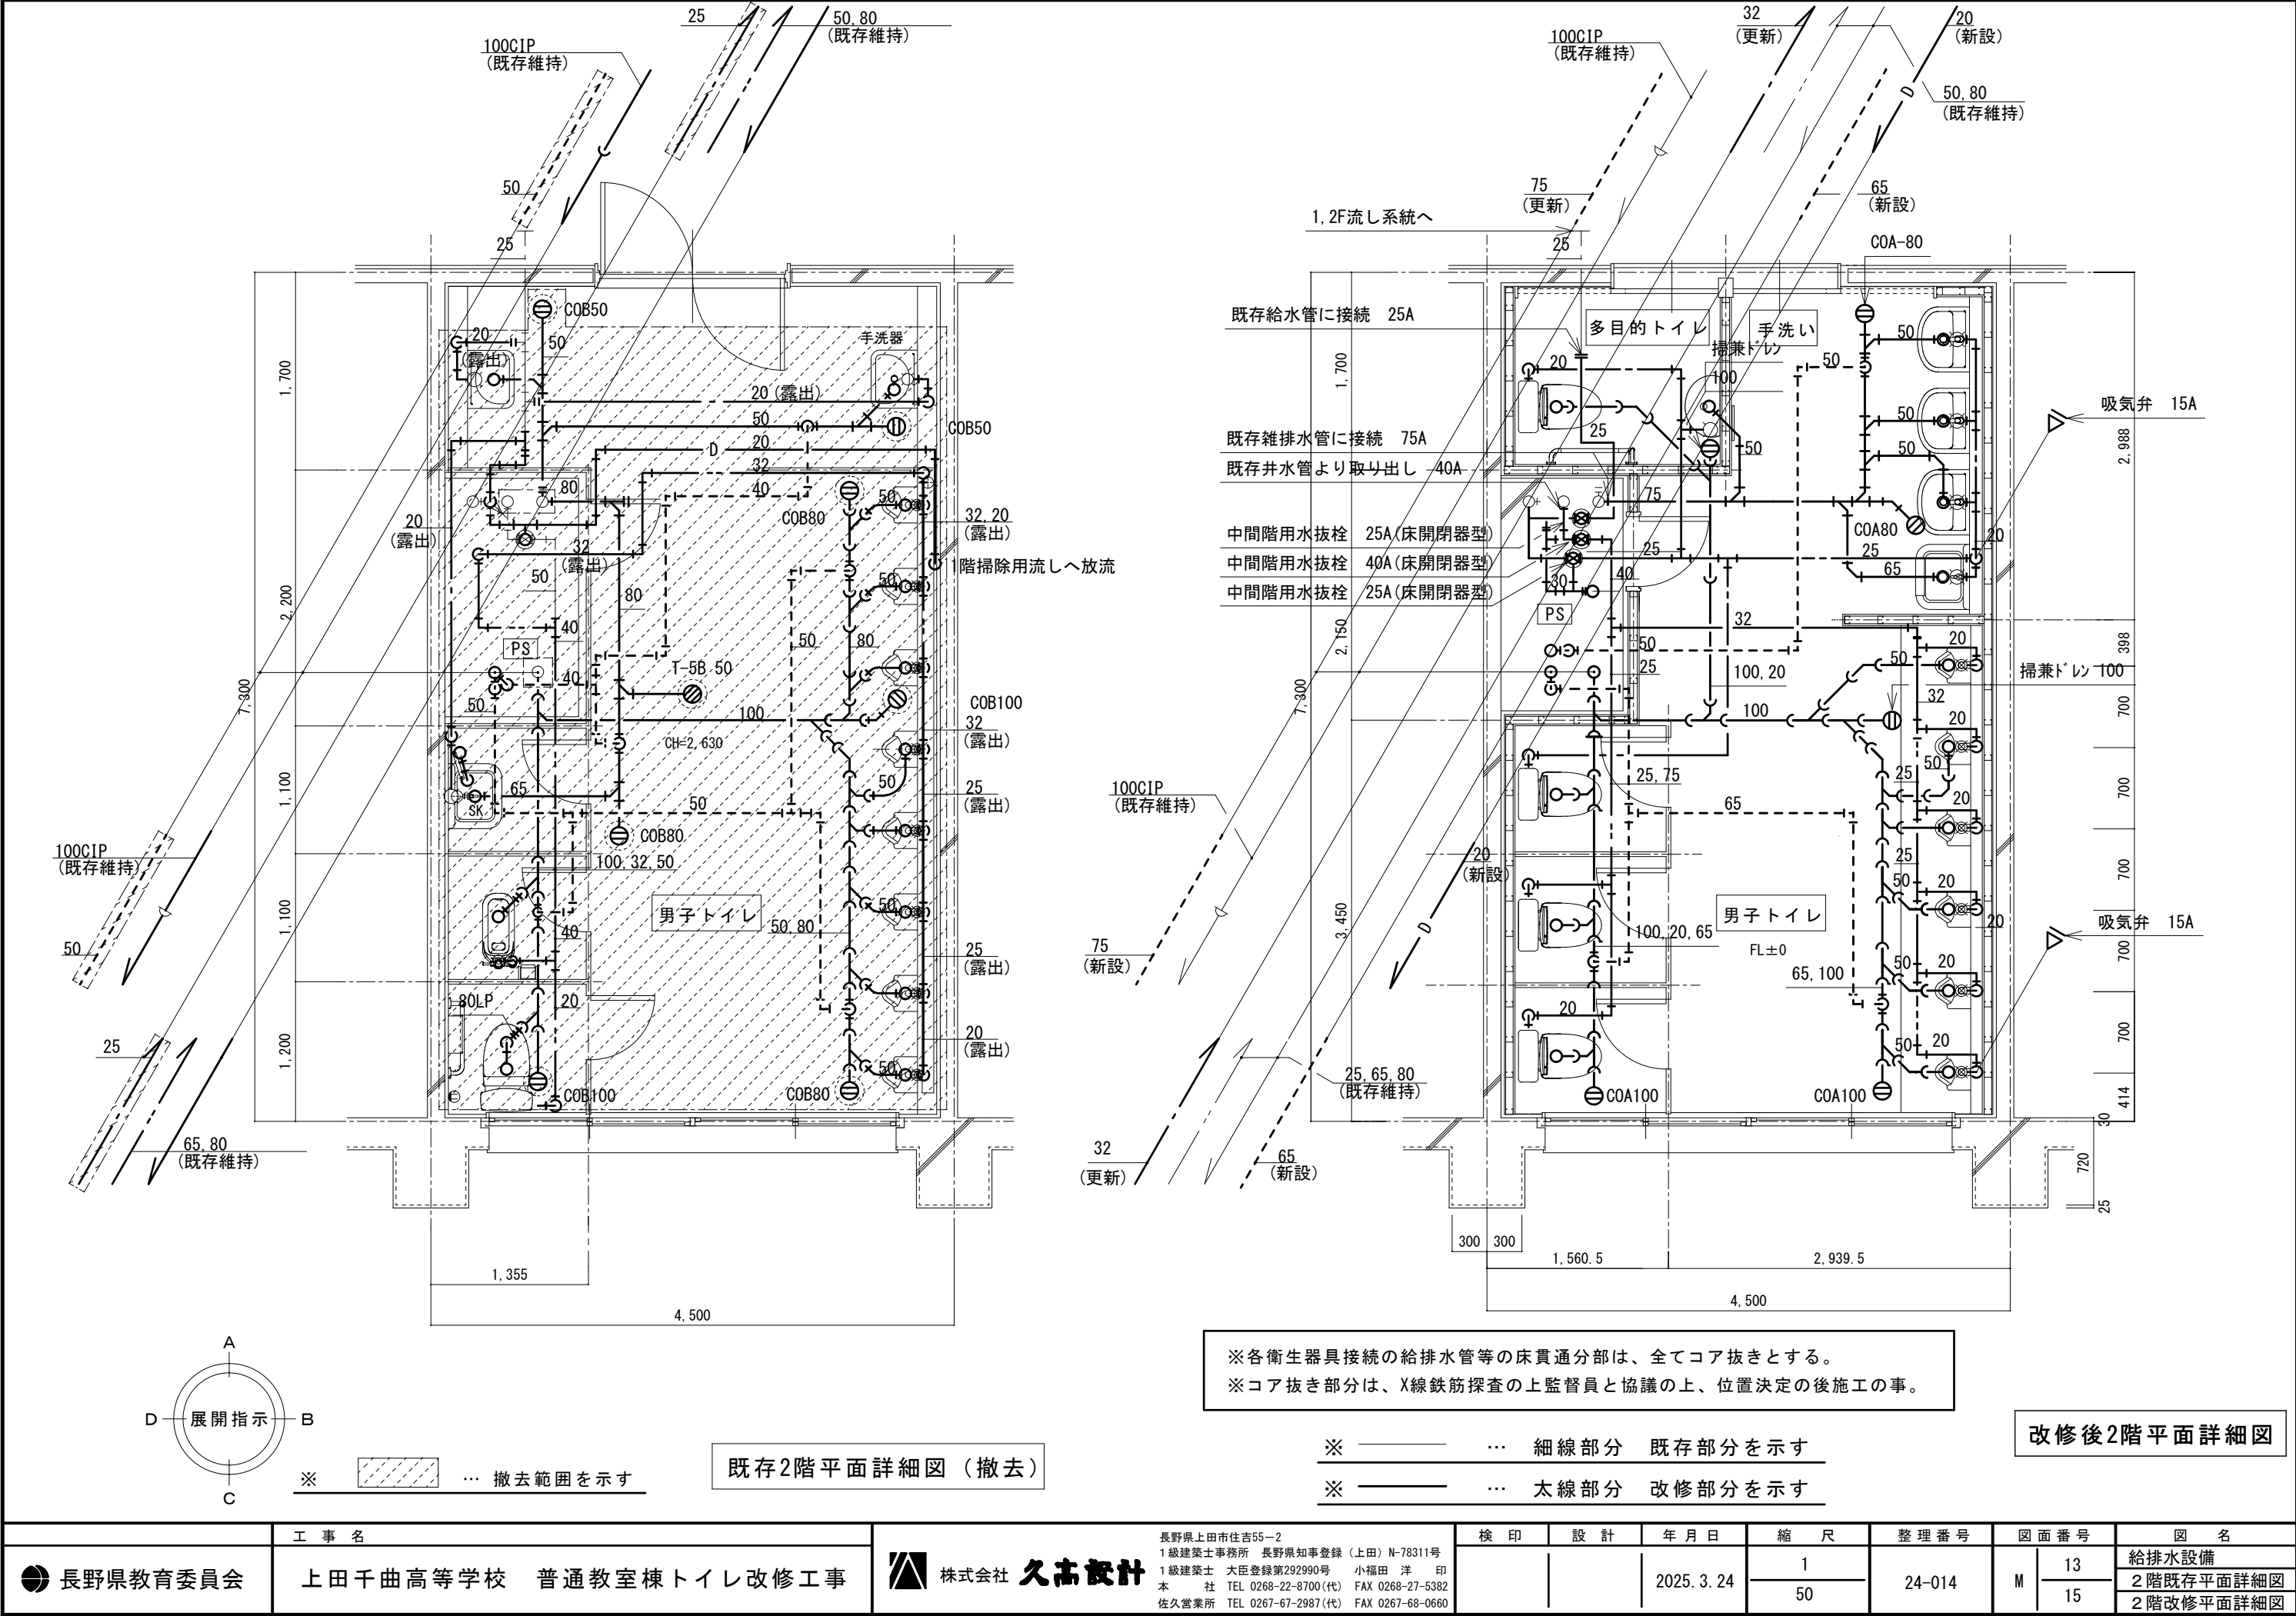


既存2階平面詳細図（撤去）

改修後2階平面詳細図


※各衛生器具接続の給排水管等の床貫通分は、全てコア抜きとする。
※コア抜き部分は、X線鉄筋探査の上監督員と協議の上、位置決定の後施工の事。

- ※ ———— … 細線部分 既存部分を示す
※ ———— … 太線部分 改修部分を示す

長野県教育委員会	工 事 名 上田千曲高等学校 普通教室棟トイレ改修工事	株式会社 久米設計	長野県上田市住吉55-2 1級建築士事務所 長野県知事登録（上田）N-78311号 1級建築士 大臣登録第292990号 小福田 洋 印 本 社 TEL 0268-22-8700(代) FAX 0268-27-5382 佐久営業所 TEL 0267-67-2987(代) FAX 0267-68-0660	検 印	設 計	年 月 日	縮 尺	整 理 番 号	図 面 番 号	図 名
						2025. 3. 24	1 50	24-014	M 13	給排水設備
									15	2階既存平面詳細図 2階改修平面詳細図


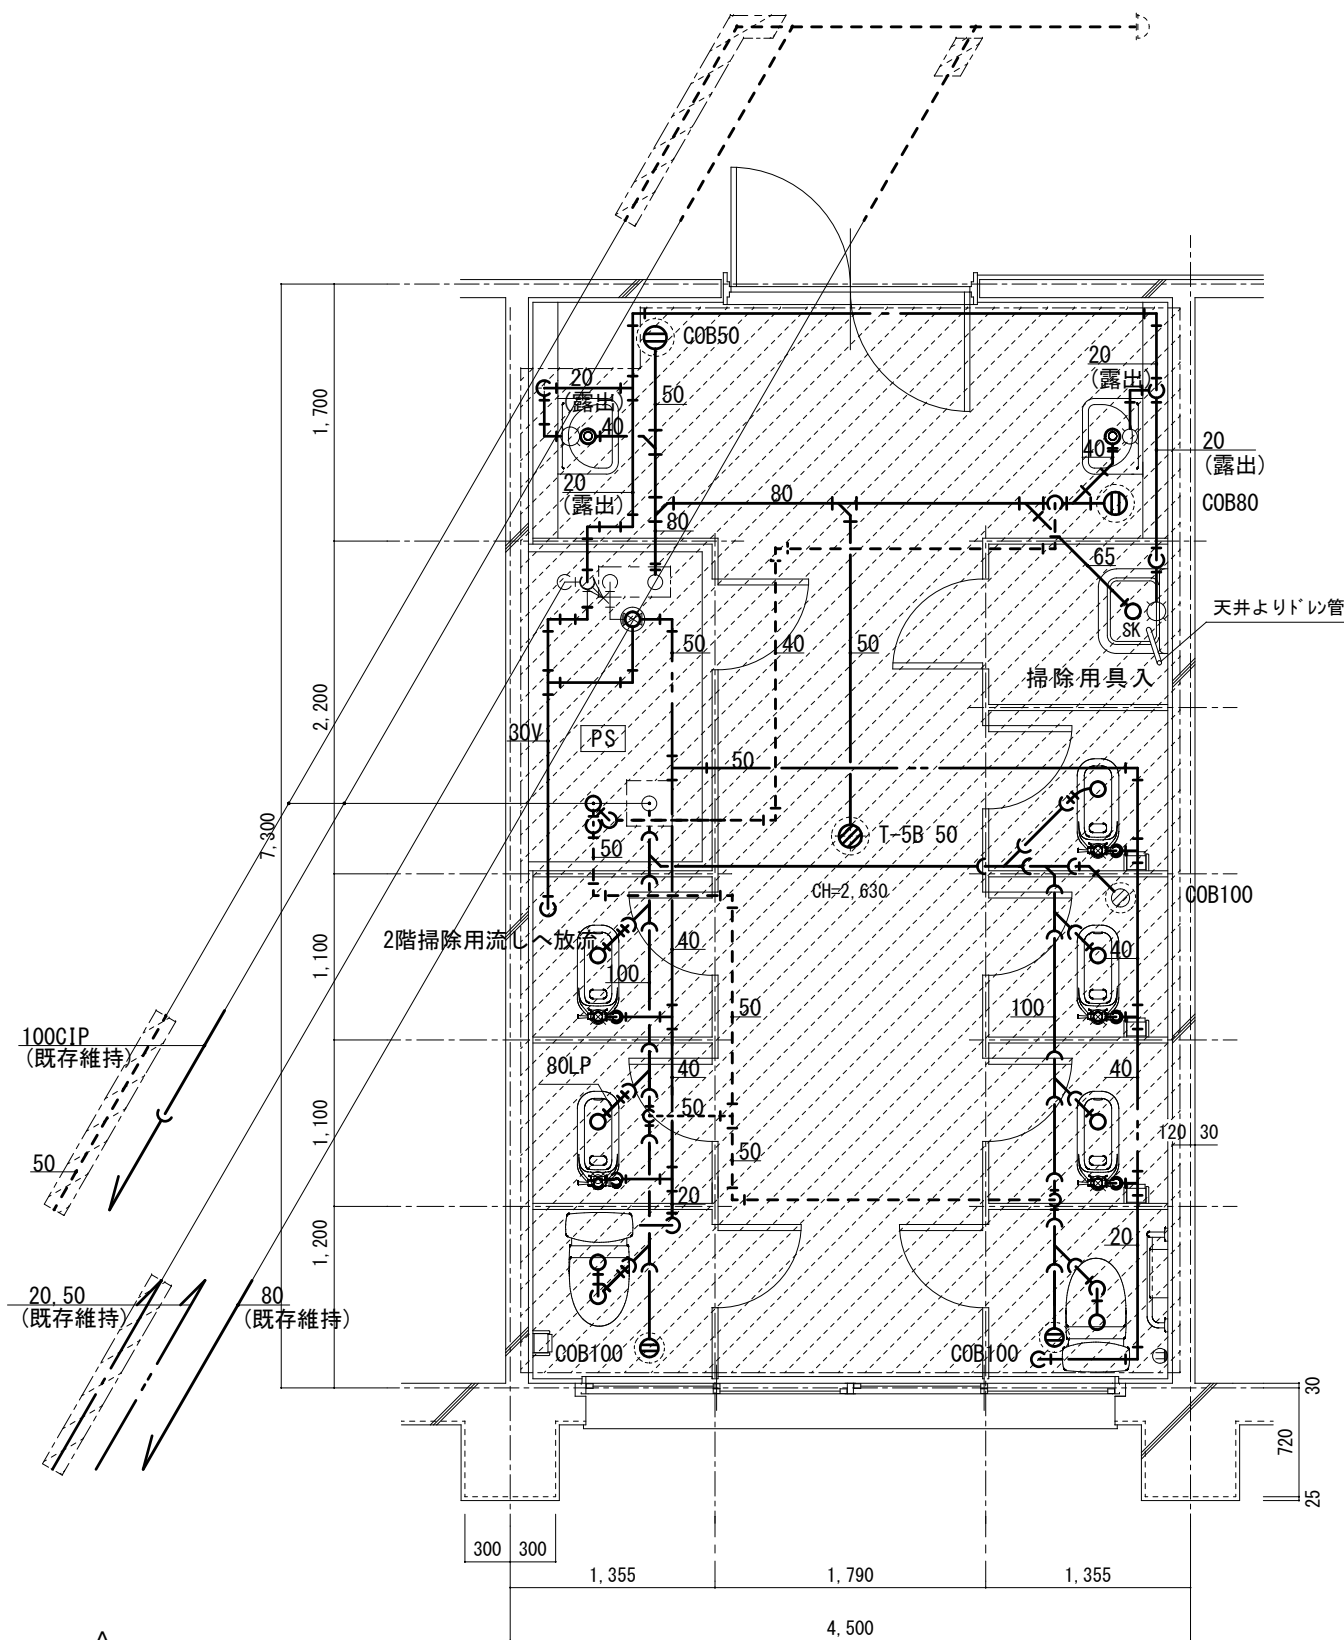


天井扇取付（振れ止め）参考図

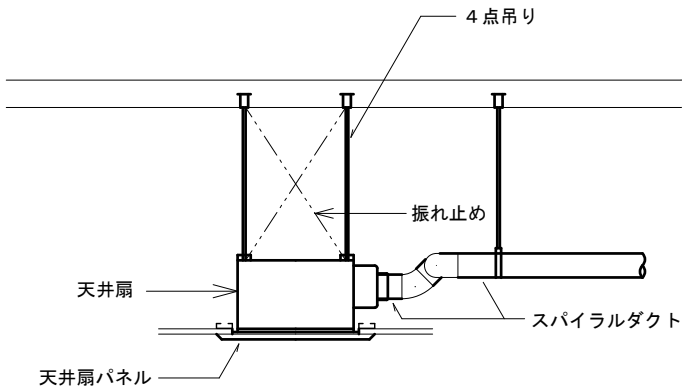


※ 浴室及び厨房の天井裏等の湿度が高くなると予想される部分の吊り金物及び支持金物は、SUS製とする。

不凍栓床開閉器

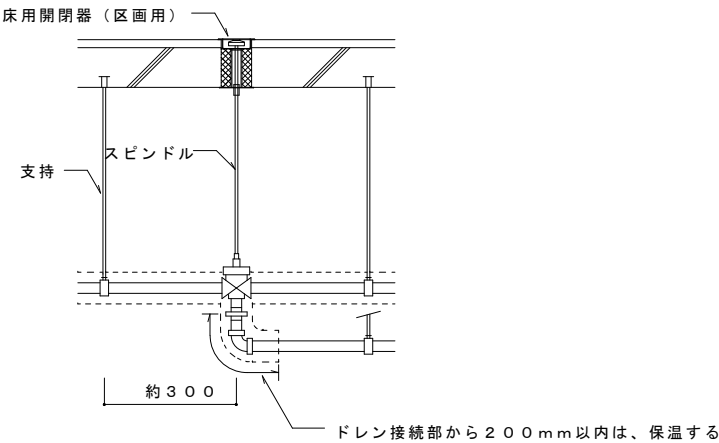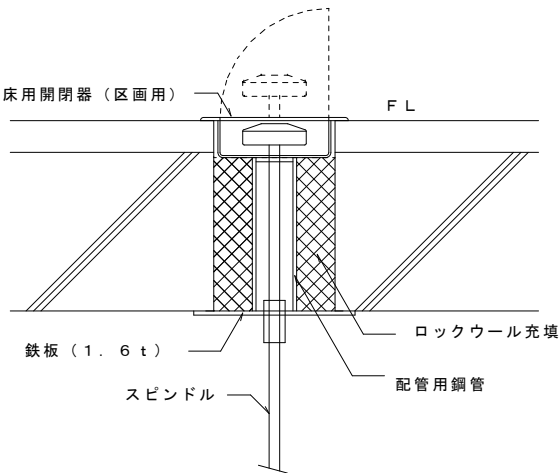


1. 弁体の前後で吊りをとる。

排水水中ポンプ取付断面詳細図

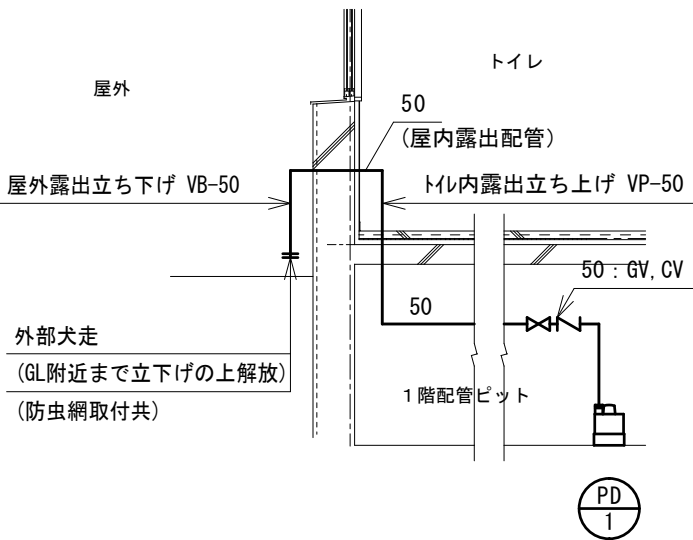

防火区画貫通部の処理

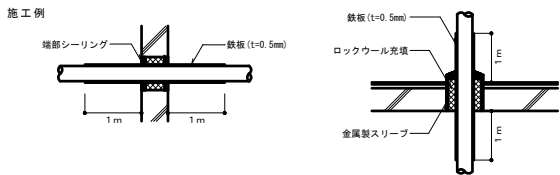

解説 & 留意事項

1. 防火区画貫通部の処理が必要なもの、面積区画、壁穴区画、異種用途区画、防火壁、界壁
防火上主要な間仕切壁、隔壁等
2. 処理の方法
- (1) 排水及び通気用塩化ビニル管 (VP) の場合、下表に示す寸法以下で配管する。（VU管を除く）
- | お お い の 有 無 | 貫通する部分の構造区分 | | | |
|-------------------|-------------|------|------|---------|
| | 防 火 30 分 | 1 時間 | 2 時間 | 耐 火 耐 火 |
| お お い の な い 場 合 | 100 | 100 | 75 | 50 |
| 鉄板（t=0.5mm）でおおう場合 | 125 | 125 | 100 | 75 |
- (呼び寸法mm)
- ・ 2 時間耐火 最上階から数えた階数が5 以上14 以内の階の区画
・ 1 時間耐火 最上階から数えた階数が4 以内の階の区画
- (2) 上記 (1) によらない場合は、鋼管等で施工すること
- (3) 耐火二層管の施工については、性能評価内容の資料を監督員に提出し、承諾を受けること。
また、使用径、目地の処理等の制限を熟知の上で施工する。
- (4) 自己消火性排水管等の採用は認定条件を確認の上、監督員と協議し使用する。



株式会社 久高設計

長野県上田市住吉55-2
1級建築士事務所 長野県知事登録（上田）N-78311号
1級建築士 大臣登録第292990号 小福田 洋 印
本 社 TEL 0268-22-8700(代) FAX 0268-27-5382
佐久営業所 TEL 0267-67-2987(代) FAX 0267-68-0660

検 印

設 計

年 月 日

縮 尺

整 理 番 号

図 面 番 号

図 名



長野県教育委員会

上田千曲高等学校 普通教室棟トイレ改修工事

NO SCALE

24-014

M

15

15

施工要領図